

Twee-onder-een-kapwoning

Fase 3C optietekeningen

Bnrs: 133 t/m 139

K-Tekeningenlijst opties bnr 133 t/m 139

<u>Document</u>	<u>Omschrijving</u>	<u>Formaat</u>	<u>Getekend</u>	<u>Schaal</u>	<u>Gewijzigd</u>
K.101	RB-04 uitbouw 1,2m / KE-01 keukenopstelling verplaatsen / BE-17 Dubbele deuren ipv kanteldeur		28-06-2022	1:50	04-07-2022
K.102	RB-05 uitbouw 2,4m / BE-10 loopdeur berging		28-06-2022	1:50	04-07-2022
K.103	RB-07 schuifpui achtergevel		28-06-2022	1:50	04-07-2022
K.104	RB-09 tuindeuren achtergevel		28-06-2022	1:50	04-07-2022
K.106	RB-23 dakraam (78 x 118 cm)		28-06-2022	1:50	04-07-2022
K.107	RB-52 Opstelplaats wasmachine in de berging		28-06-2022	1:50	04-07-2022
K.108	RB-05 uitbouw 2,4m / BE-02 Verlengen berging 1,2m / BE-52 berging isoleren / BE-53 bijkeuken / BE-14 Sectionaaldeur		28-06-2022	1:50	04-07-2022
K.109	BE-09 Kruipluik berging / BE-13 Loopdeur in kanteldeur		28-06-2022	1:50	04-07-2022


project Drachstervaart - in de Luwte, Drachten
 opdrachtg. vanWonen
 onderdeel Twee-onder-een-kapwoning Fase 3C optietekeningen Bnrs: 133 t/m 139

formaat A3
 werk 17584
 blad K.100

gewijzigd 04-07-2022

getekend 28-06-2022
 schaal 1:0,67

RB-04 uitbouw 1,2m / KE-01 keukenopstelling verplaatsen / BE-17 Dubbele deuren ipv kanteldeur

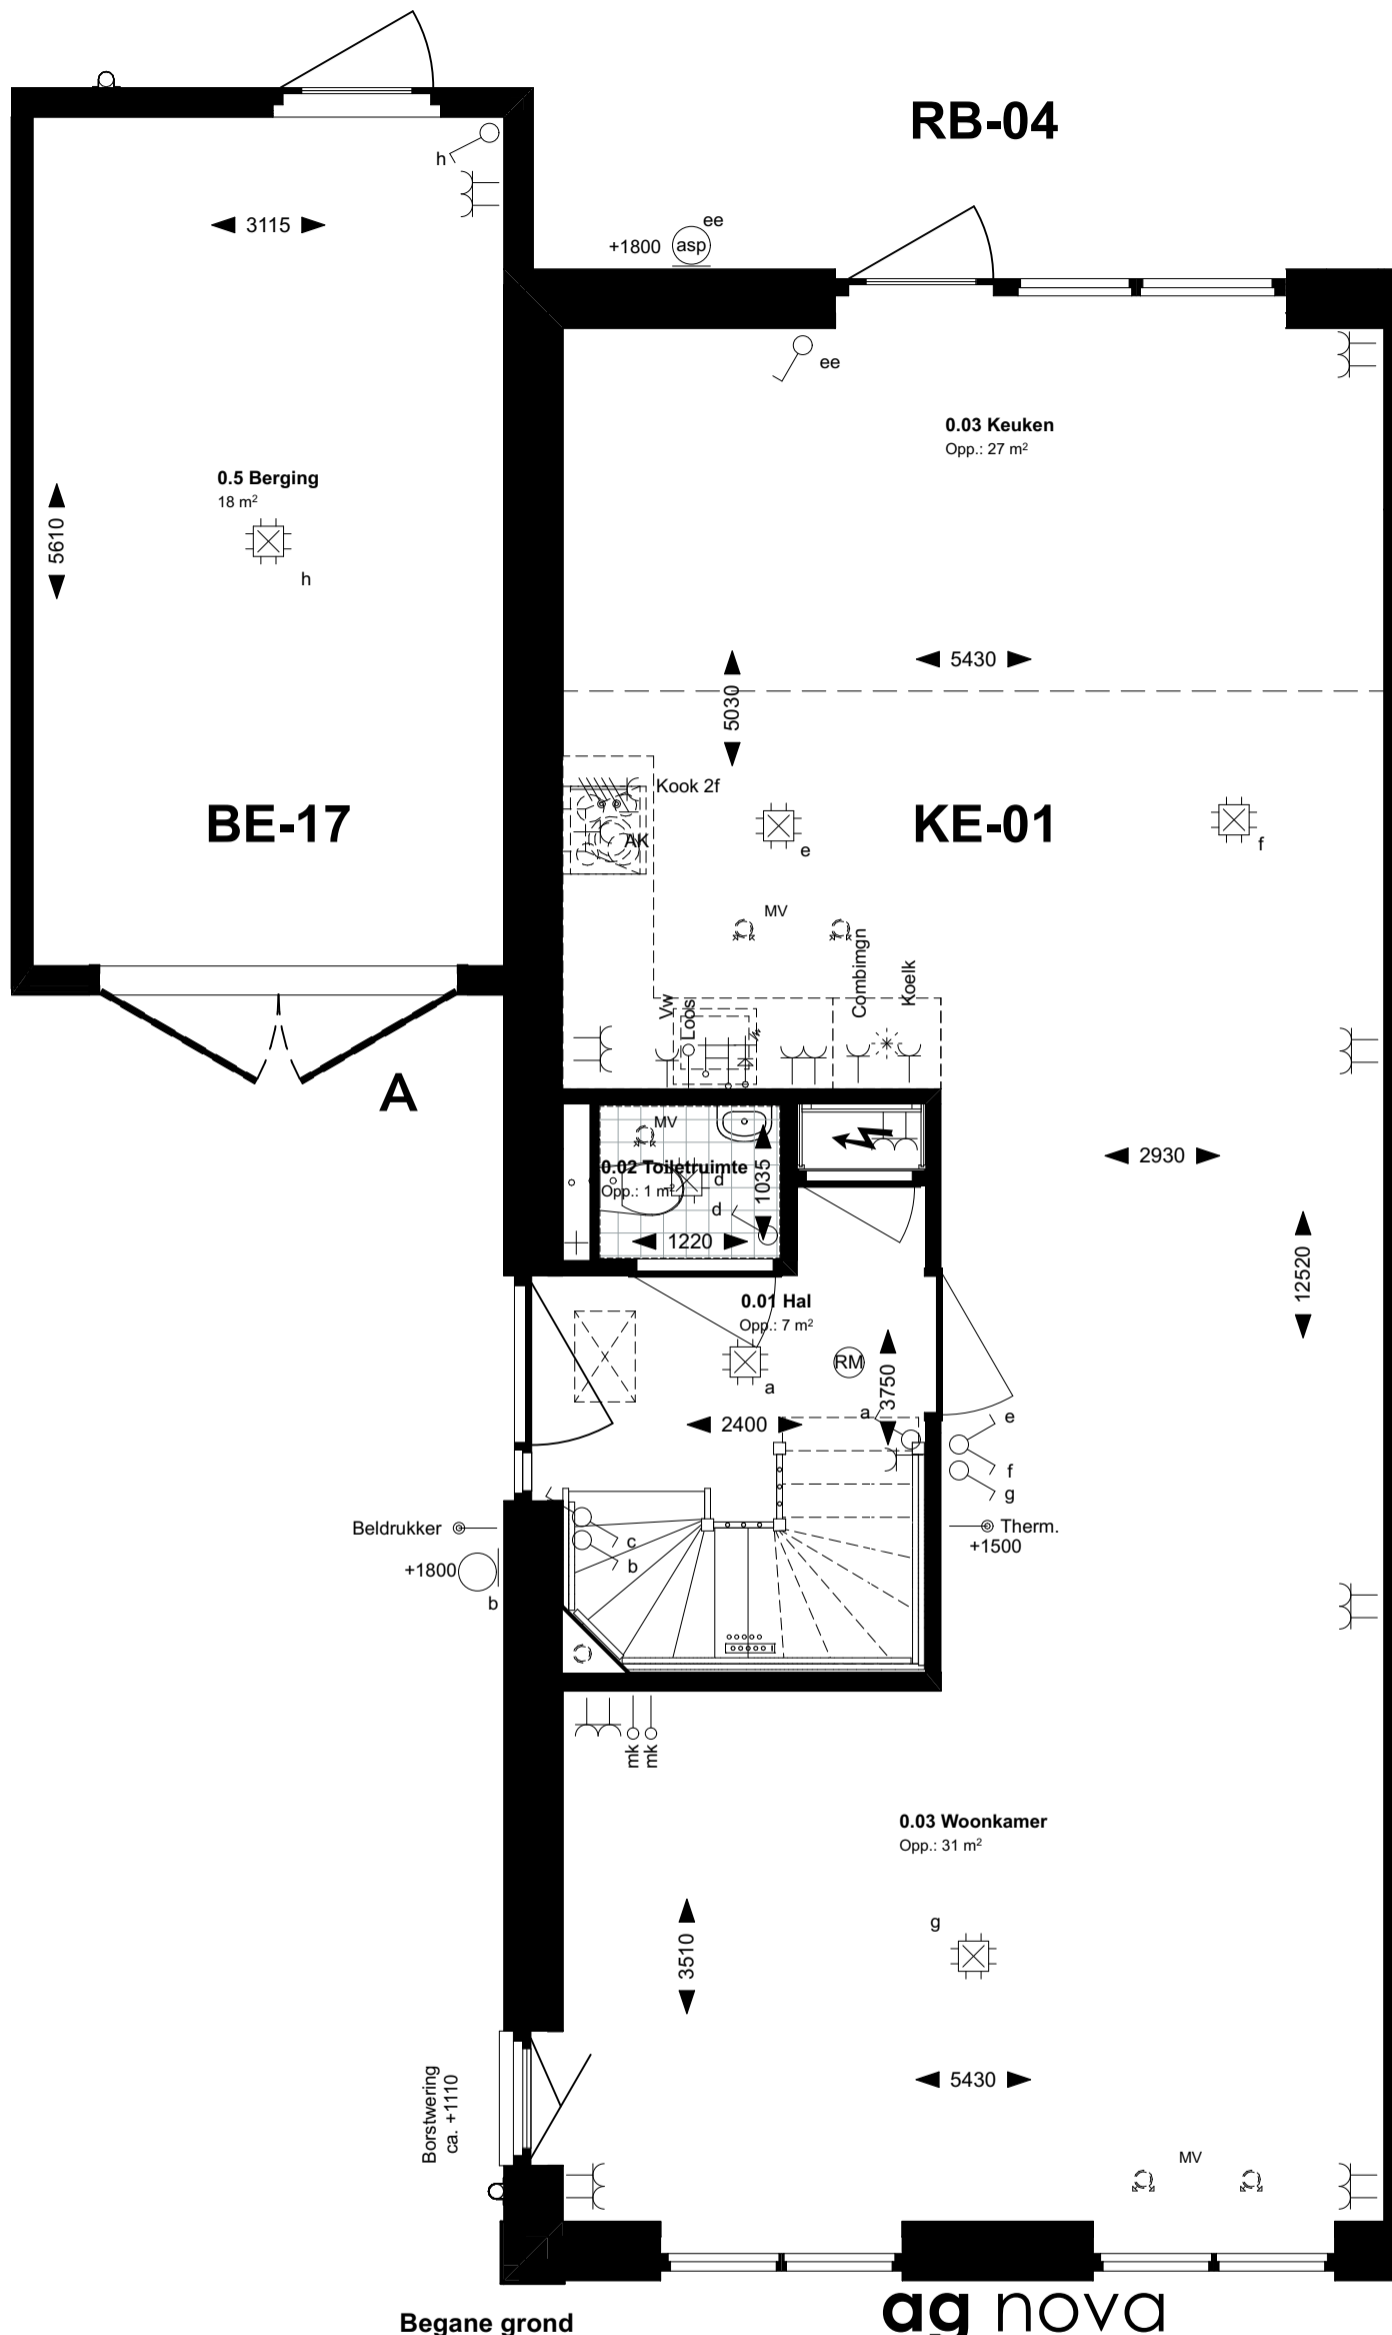

Renvooi electra conform NEN 1010

Elektra

- Bel
- Wandlichtpunt
- Aansluitpunt armatuur
- Plafondlichtpunt
- Plafondlichtpunt (LED)
- enkelpolige schakelaar
- wisselschakelaar
- dubbelpolige schakelaar
- enkele wandcontactdoos geaard
- dubbele wandcontactdoos geaard
- brandmelder
- PV-omvormer
- aardingsmatje
- centraal aardpunt

Symbolen ventilatie

- Mechanische ventilatie aanvoer
- Mechanische ventilatie afvoer

Aansluitpunten keuken/techniek

- Kookgroep 2f
- aansluiting combimagnetron
- aansluiting koelkast
- aansluiting vaatwasser
- aansluiting wasmachine
- aansluiting afzuigkap
- aansluiting droger
- aansluiting wasmachine
- thermostaataansluiting
- Tappunt incl. wasmachinekraan
- Loze aansluiting warmtepomp
- Loze aansluiting (tot aan meterkast)

Symbolen sanitair/gas/water

- Afvoer/douche drain
- Vloerverwarmingsverdeler
- elektrische radiator
- Aansluiting warmtepomp
- Boilervat

ag nova
ARCHITECTEN

Bnrs (getekend): 133, 135, 137 & 139

Bnrs (gespiegeld): 134, 136 & 138

AGNOVA Architecten
Paulus Borstraat 43
3812 TA Amersfoort
033 455 4004
www.agnova.nl




VanWonen vastgoedontwikkeling
Willemsvaart 21
8019 AB Zwolle
038 303 3600
www.vanwonen.com

project Drachtstervaart, Drachten
getekend 28-06-2022
gewijzigd 04-07-2022

schaal 1:50
formaat A3
werk 17584

RB-05 uitbouw 2,4m / BE-10 loopdeur berging

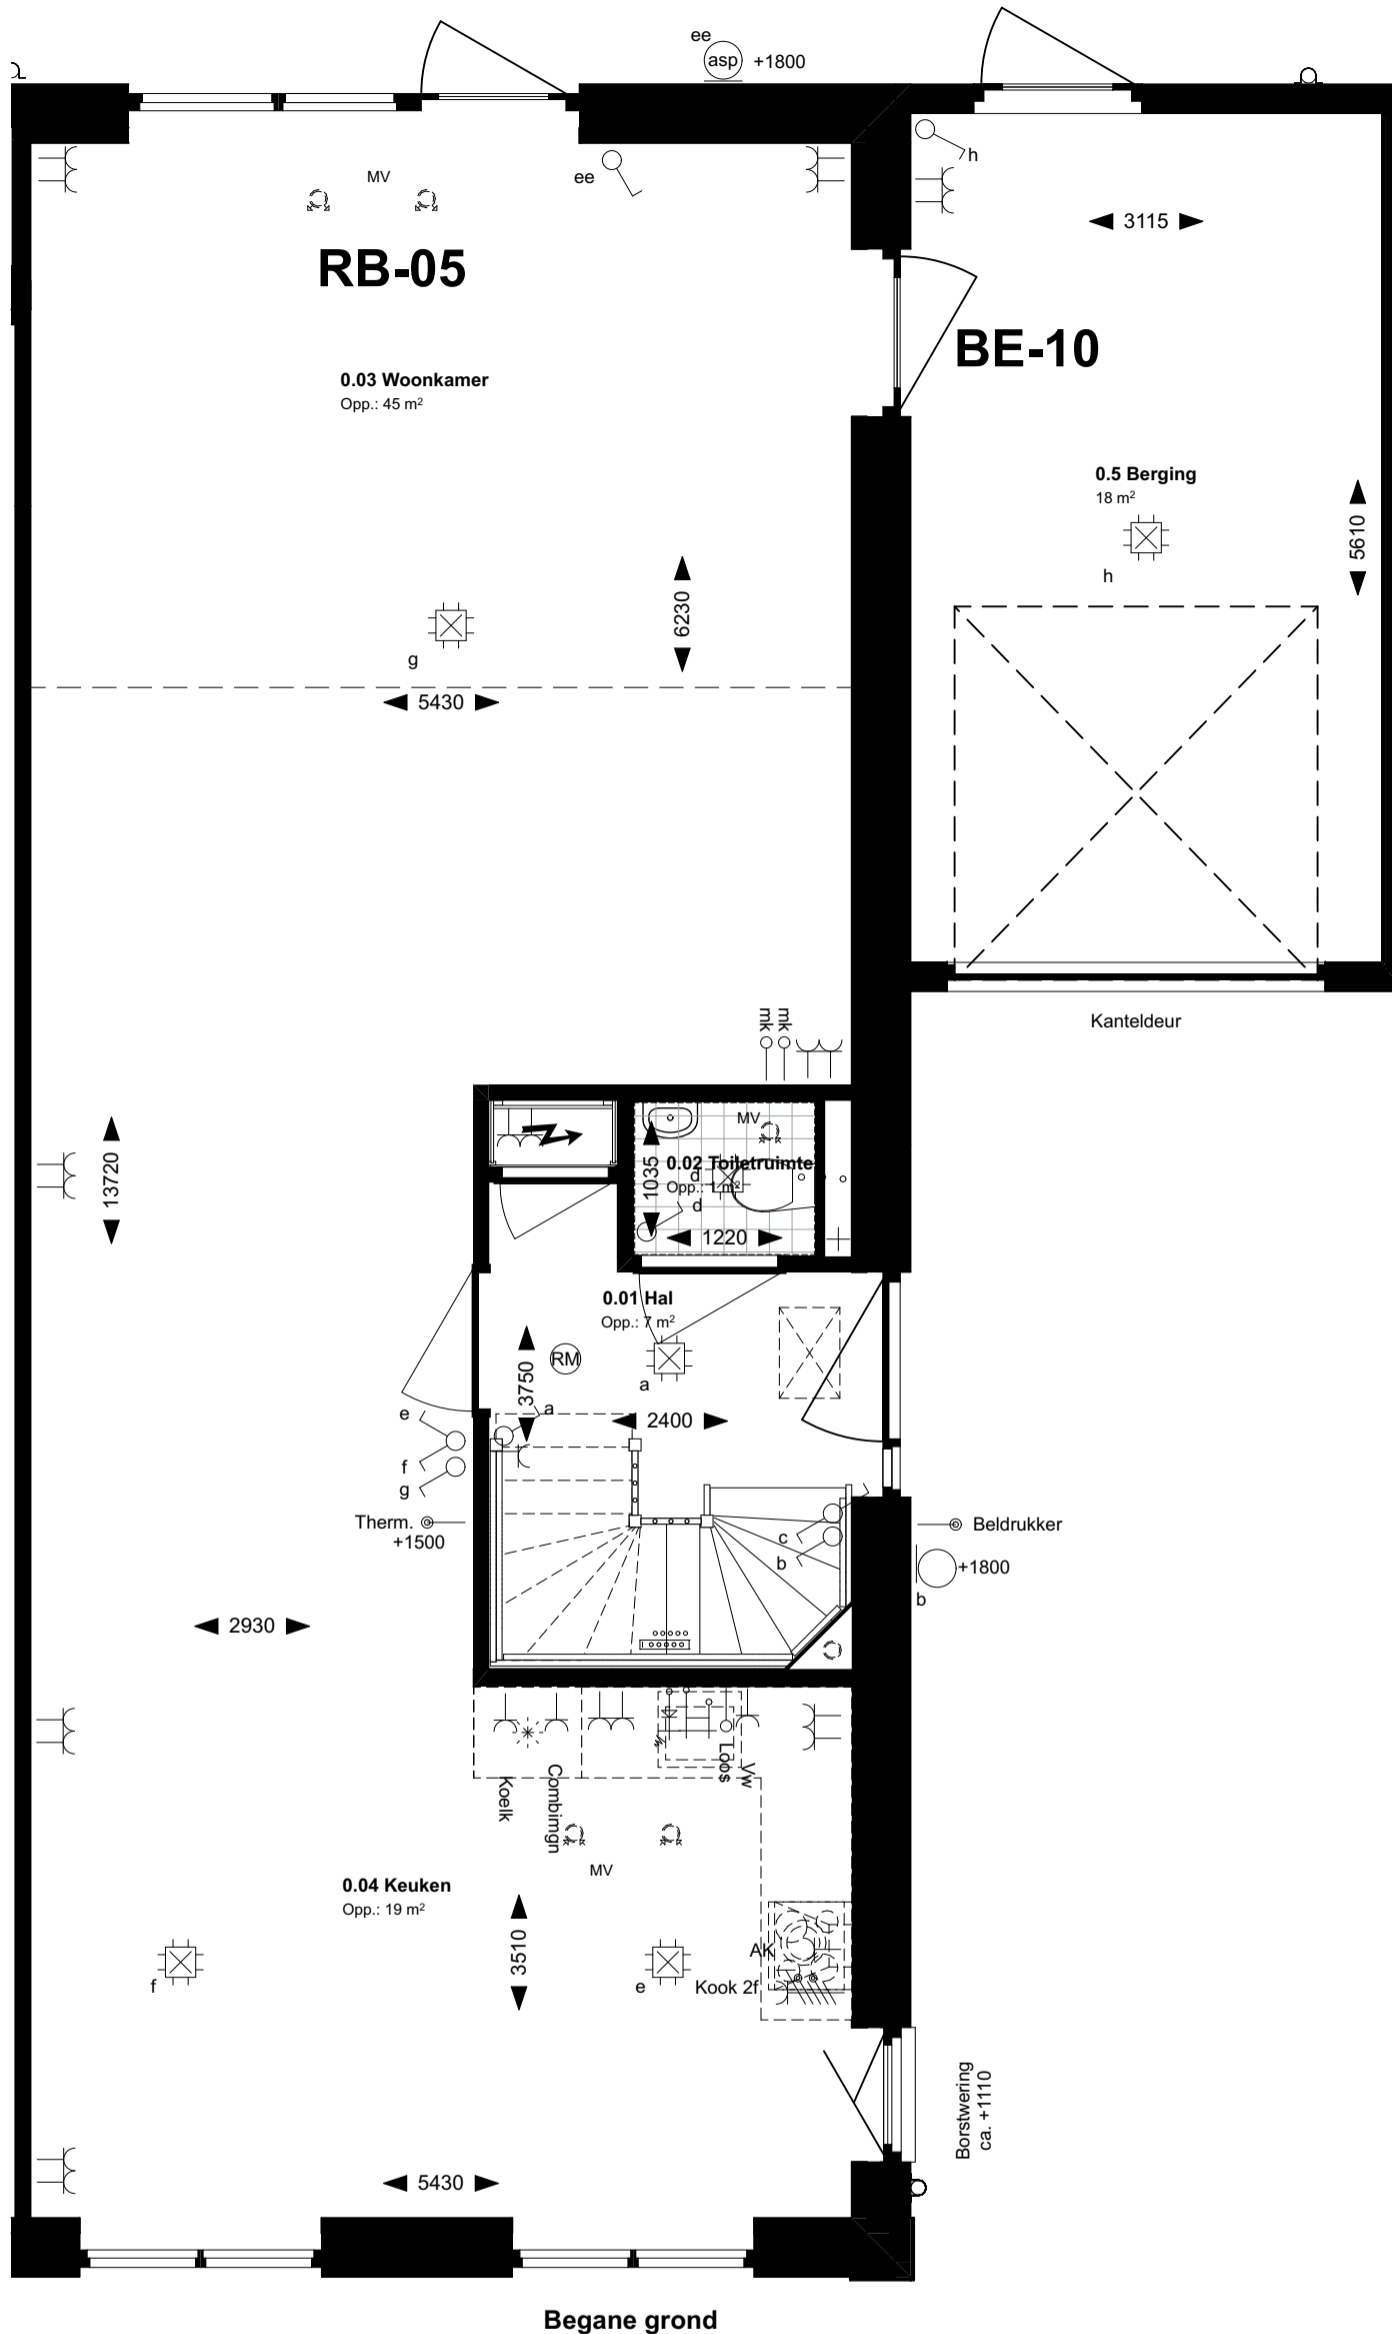

Renvooi electra conform NEN 1010

Elektra

- Bel
- Wandlichtpunt
- Aansluitpunt armatuur
- Plafondlichtpunt
- Plafondlichtpunt (LED)
- enkelpolige schakelaar
- wisselschakelaar
- dubbelpolige schakelaar
- enkele wandcontactdoos geaard
- dubbele wandcontactdoos geaard
- brandmelder
- PV-omvormer
- aardingsmatje
- centraal aardpunt

Symbolen ventilatie

- MV Mechanische ventilatie aanvoer
- MV Mechanische ventilatie afvoer

Aansluitpunten keuken/techniek

- Kookgroep 2f
- aansluiting combimagnetron
- aansluiting koelkast
- aansluiting vaatwasser
- aansluiting wasmachine
- aansluiting afzuigkap
- aansluiting droger
- aansluiting wasmachine
- thermostaataansluiting
- Tappunt incl. wasmachinekraan
- Loze aansluiting warmtepomp
- Loze aansluiting (tot aan meterkast)

Symbolen sanitair/gas/water

- Afvoer/douche drain
- Vloerverwarmingsverdeler
- elektrische radiator
- Aansluiting warmtepomp
- Boilervat

Begane grond

ag nova
ARCHITECTEN

Bnrs (getekend): 134, 136 & 138

Bnrs (Gespiegeld): 133, 135, 137 & 139

AGNOVA Architecten
Paulus Borstraat 43
3812 TA Amersfoort
033 455 4004
www.agnova.nl




VanWonen vastgoedontwikkeling
Willemsvaart 21
8019 AB Zwolle
038 303 3600
www.vanwonen.com

project Drachtstervaart, Drachten
getekend 28-06-2022
gewijzigd 04-07-2022

schaal 1:50
formaat A3
werk 17584

RB-07 schuifpui achtergevel

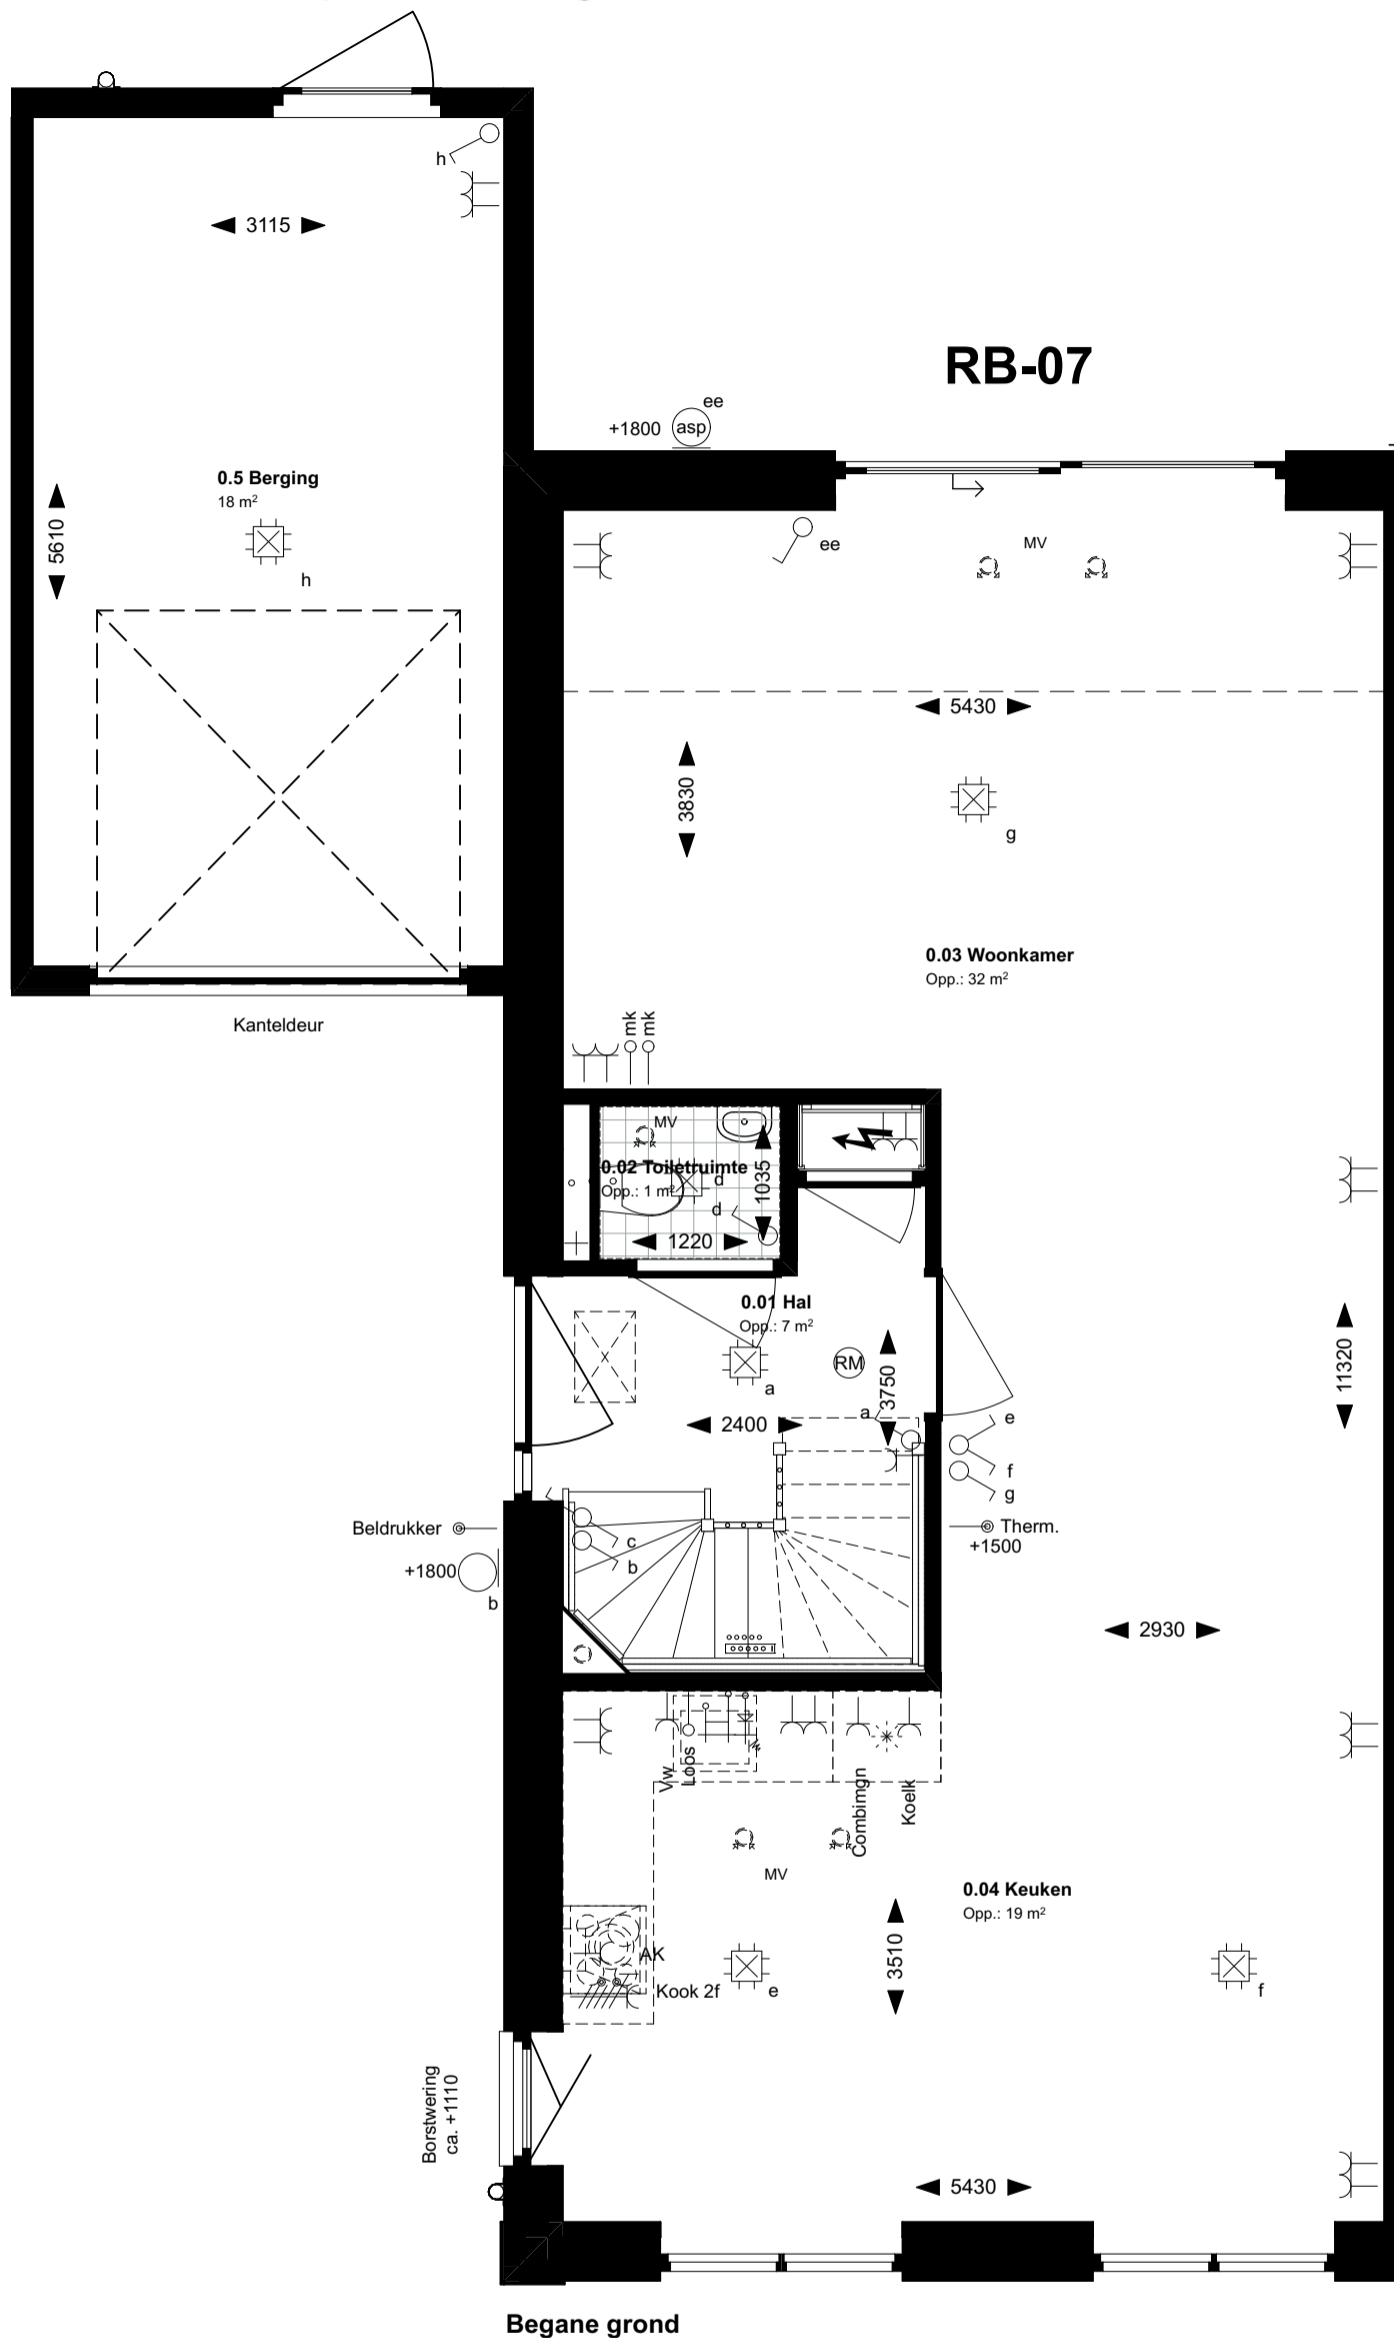

Renvooi electra conform NEN 1010

Elektra

- Bel
- Wandlichtpunt
- Aansluitpunt armatuur
- Plafondlichtpunt
- Plafondlichtpunt (LED)
- enkelpolige schakelaar
- wisselschakelaar
- dubbelpolige schakelaar
- enkele wandcontactdoos geaard
- dubbele wandcontactdoos geaard
- brandmelder
- PV-omvormer
- aardingsmatje
- centraal aardpunt

Symbolen ventilatie

- Mechanische ventilatie aanvoer
- Mechanische ventilatie afvoer

Aansluitpunten keuken/techniek

- Kookgroep 2f
- aansluiting combimagnetron
- aansluiting koelkast
- aansluiting vaatwasser
- aansluiting wasmachine
- aansluiting afzuigkap
- aansluiting droger
- aansluiting wasmachine
- thermostaataansluiting
- Tappunt incl. wasmachinekraan
- Loze aansluiting warmtepomp
- Loze aansluiting (tot aan meterkast)

Symbolen sanitair/gas/water

- Afvoer/douche drain
- Vloerverwarmingsverdeler
- elektrische radiator
- Aansluiting warmtepomp
- Boilervat

ag nova
ARCHITECTEN

Bnrs (getekend): 133, 135, 137 & 139

Bnrs (gespiegeld): 134, 136 & 138

AGNOVA Architecten
Paulus Borstraat 43
3812 TA Amersfoort
033 455 4004
www.agnova.nl




VanWonen vastgoedontwikkeling
Willemsvaart 21
8019 AB Zwolle
038 303 3600
www.vanwonen.com

project Drachtstervaart, Drachten
getekend 28-06-2022
gewijzigd 04-07-2022

schaal 1:50
formaat A3
werk 17584

RB-09 tuindeuren achtergevel

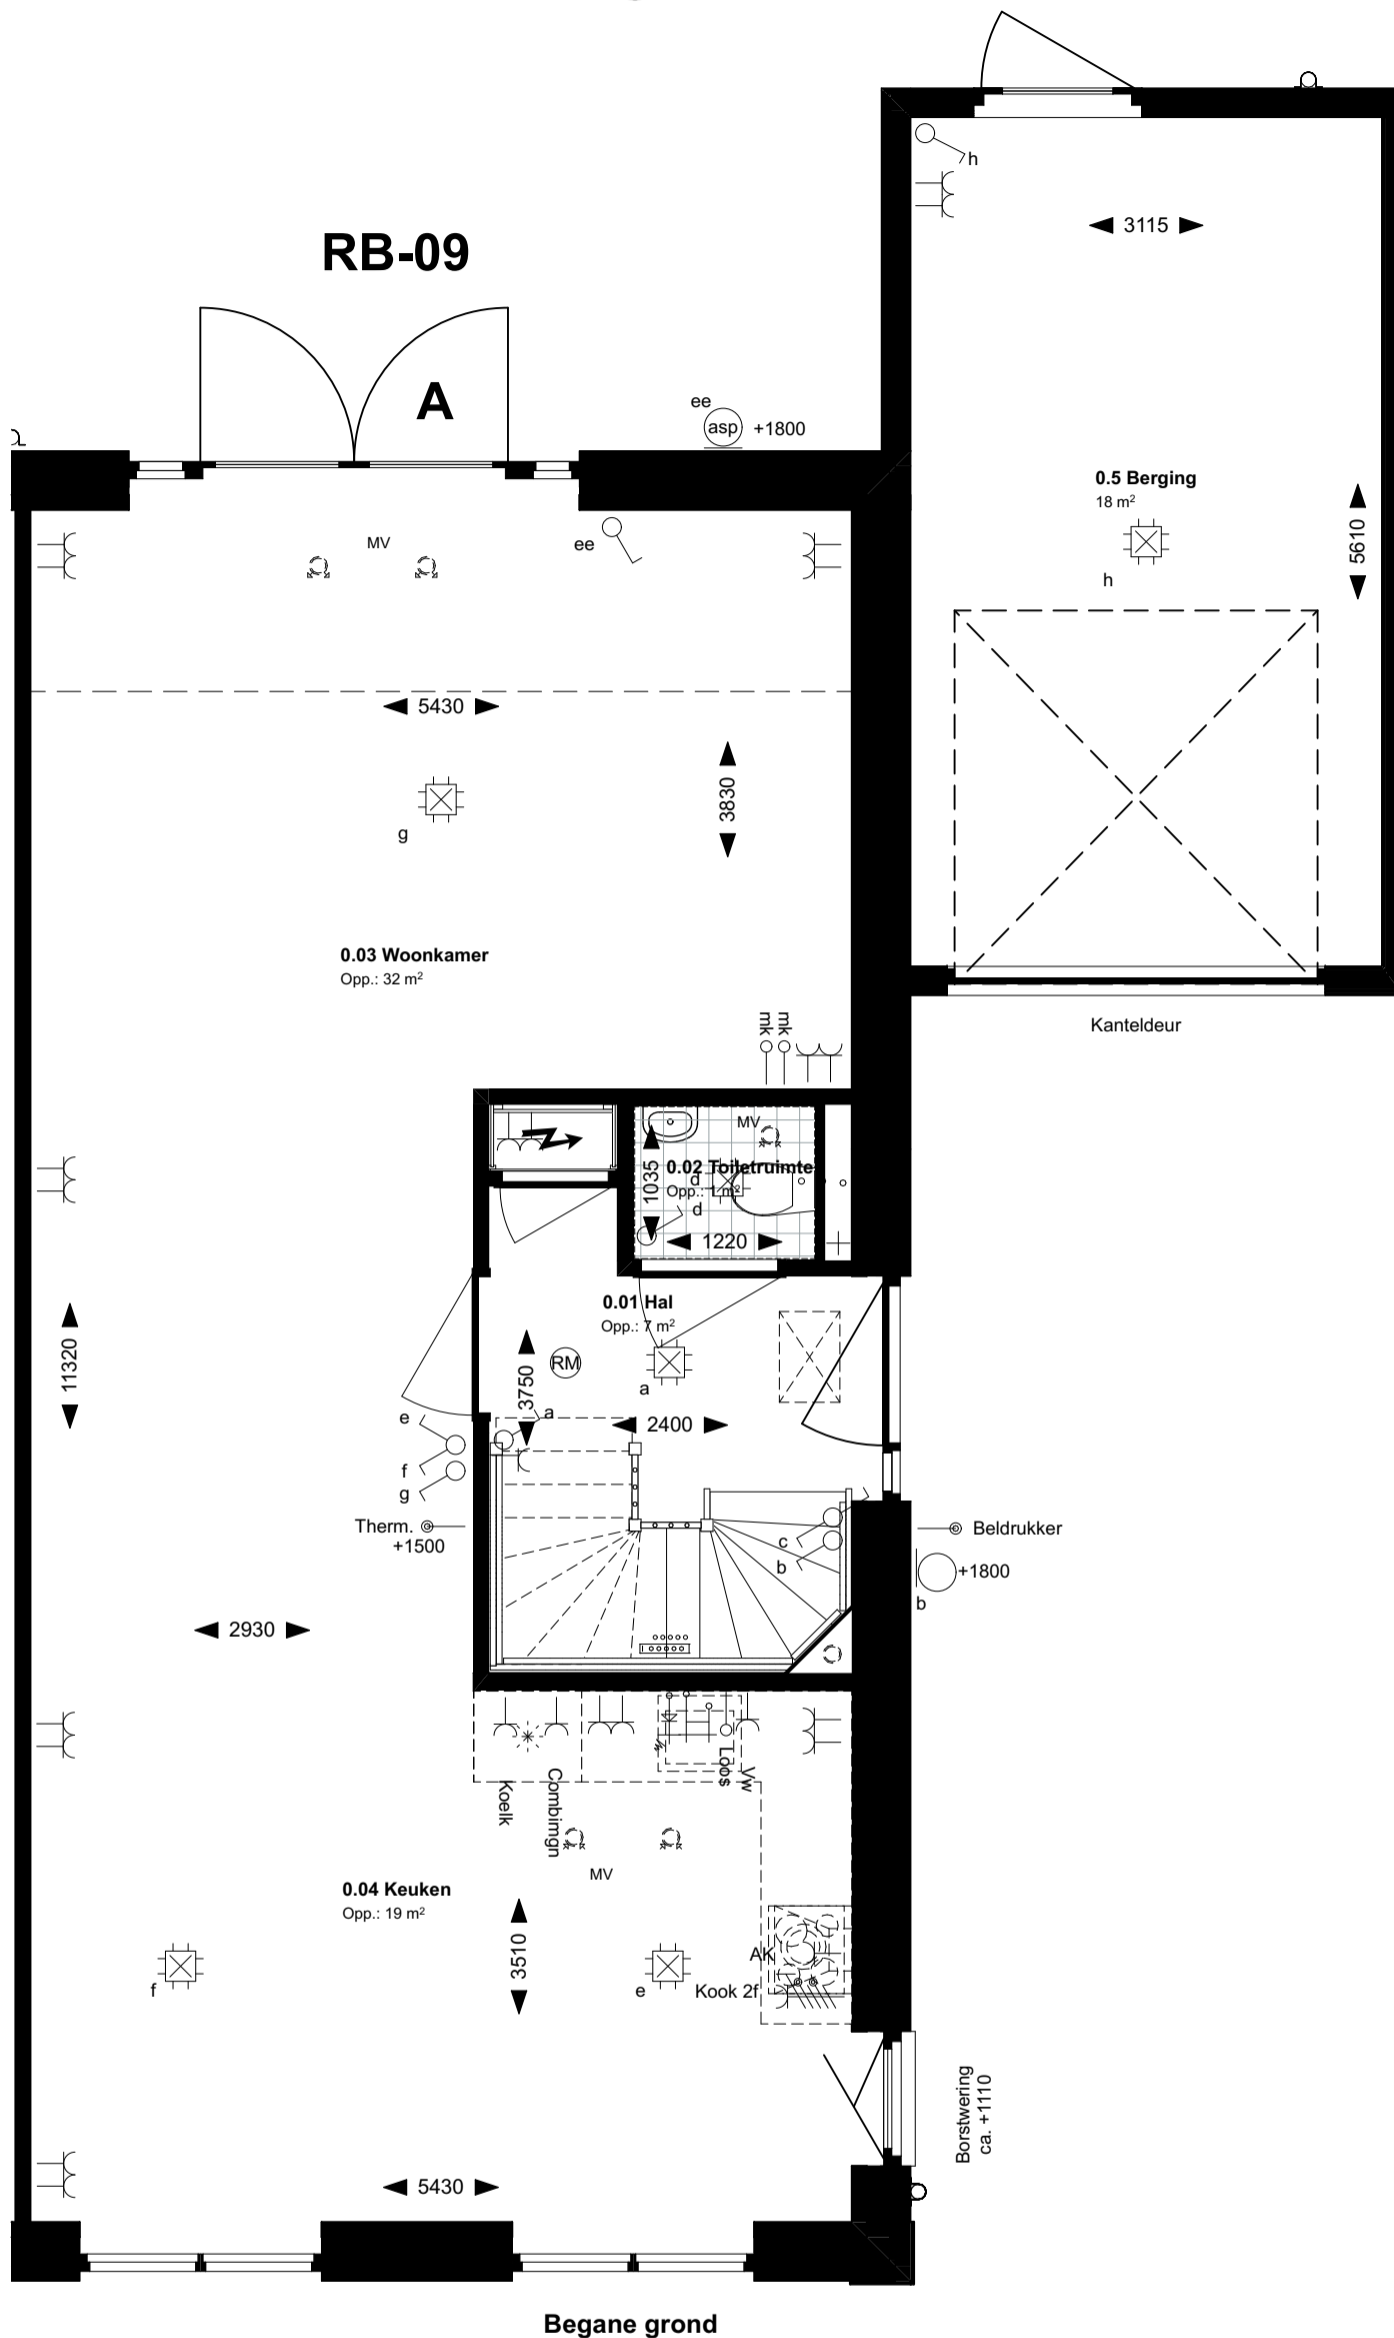

Renvooi electra conform NEN 1010

Elektra

- Bel
- Wandlichtpunt
- Aansluitpunt armatuur
- Plafondlichtpunt
- Plafondlichtpunt (LED)
- enkelpolige schakelaar
- wisselschakelaar
- dubbelpolige schakelaar
- enkele wandcontactdoos geaard
- dubbele wandcontactdoos geaard
- brandmelder
- PV-omvormer
- aardingsmatje
- centraal aardpunt

Symbolen ventilatie

- MV Mechanische ventilatie aanvoer
- MV Mechanische ventilatie afvoer

Aansluitpunten keuken/techniek

- Kookgroep 2f
- aansluiting combimagnetron
- aansluiting koelkast
- aansluiting vaatwasser
- aansluiting wasmachine
- aansluiting afzuigkap
- aansluiting droger
- aansluiting wasmachine
- thermostaataansluiting
- Tappunt incl. wasmachinekraan
- Loze aansluiting warmtepomp
- Loze aansluiting (tot aan meterkast)

Symbolen sanitair/gas/water

- Afvoer/douche drain
- Vloerverwarmingsverdeler
- el. rad. elektrische radiator
- Aansluiting warmtepomp
- Boilervat

Begane grond

ag nova
ARCHITECTEN

Bnrs (getekend): 134, 136 & 138

Bnrs (Gespiegeld): 133, 135, 137 & 139

AGNOVA Architecten
Paulus Borstraat 43
3812 TA Amersfoort
033 455 4004
www.agnova.nl




VanWonen vastgoedontwikkeling
Willemsvaart 21
8019 AB Zwolle
038 303 3600
www.vanwonen.com

project Drachtstervaart, Drachten
getekend 28-06-2022
gewijzigd 04-07-2022

schaal 1:50
formaat A3
werk 17584

RB-23 dakraam (78 x 118 cm)

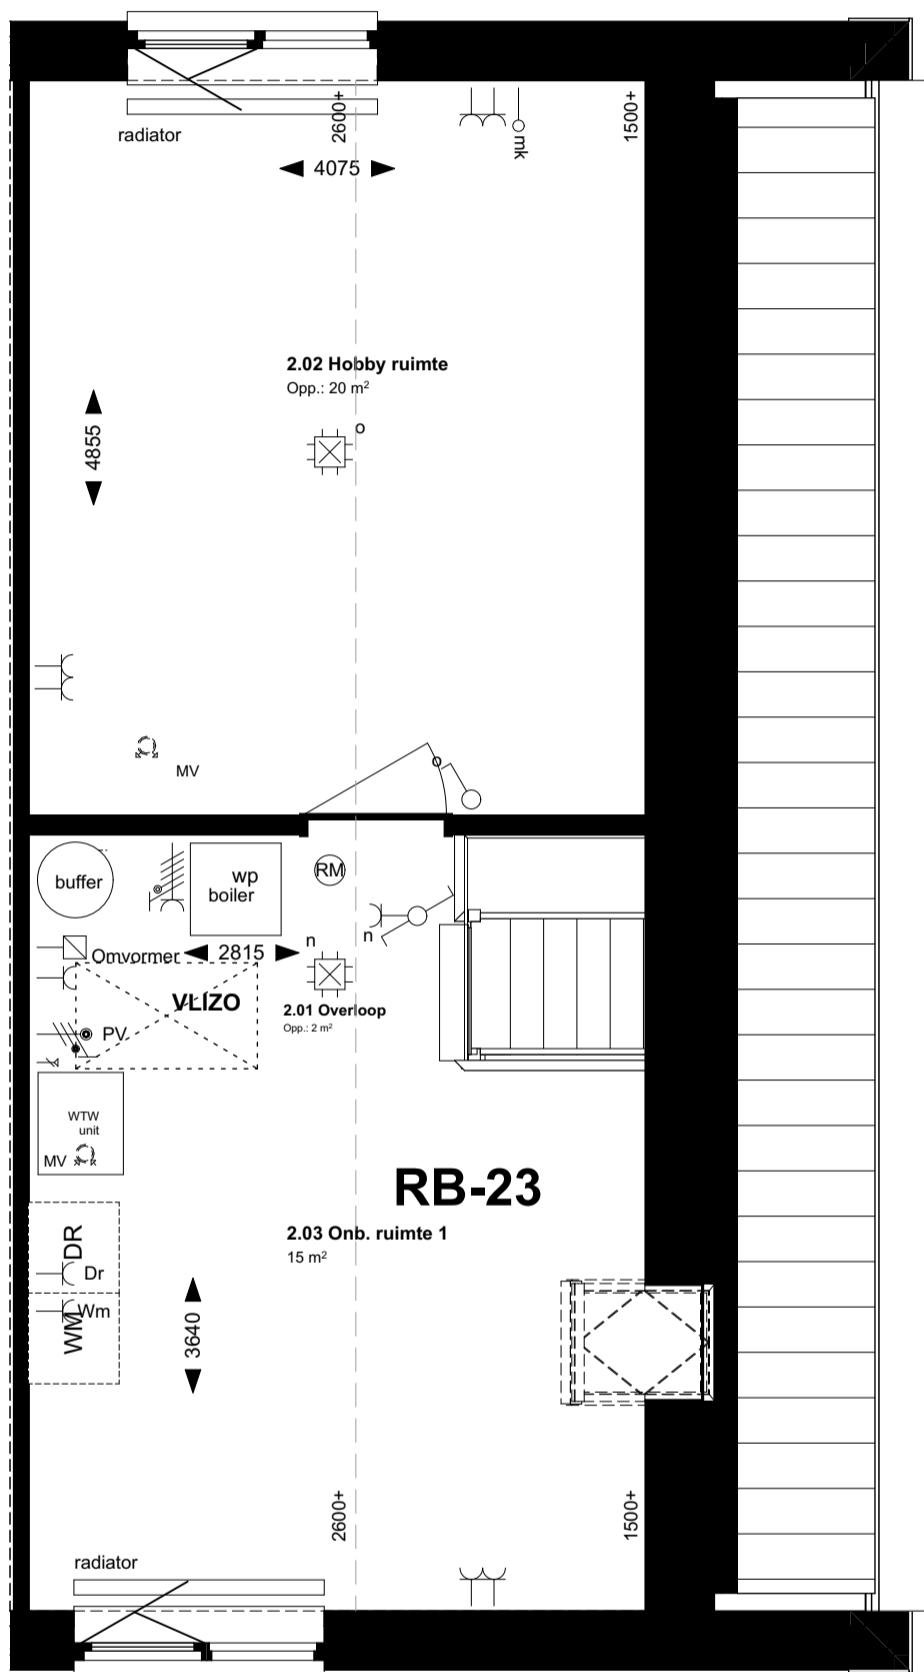

2e verdieping

Renvooi electra conform NEN 1010

Elektra

- Bel
- Wandlichtpunt
- Aansluitpunt armatuur
- Plafondlichtpunt
- Plafondlichtpunt (LED)
- enkelpolige schakelaar
- wisselschakelaar
- dubbelpolige schakelaar
- enkele wandcontactdoos geaard
- dubbele wandcontactdoos geaard
- brandmelder
- PV-omvormer
- aardingsmatje
- centraal aardpunt

Symbolen ventilatie

- Mechanische ventilatie aanvoer
- Mechanische ventilatie afvoer

Aansluitpunten keuken/techniek

- Kookgroep 2f
- aansluiting combimagnetron
- aansluiting koelkast
- aansluiting vaatwasser
- aansluiting wasmachine
- aansluiting afzuigkap
- aansluiting droger
- aansluiting wasmachine
- thermostaataansluiting
- Tappunt incl. wasmachinekraan
- Loze aansluiting warmtepomp
- Loze aansluiting (tot aan meterkast)

Symbolen sanitair/gas/water

- Afvoer/douche drain
- Vloerverwarmingsverdeler
- elektrische radiator
- Aansluiting warmtepomp
- Boilervat

ag nova
ARCHITECTEN

AGNOVA Architecten
Paulus Borstraat 43
3812 TA Amersfoort
033 455 4004
www.agnova.nl



Bnrs (getekend): 134, 136 & 138



Bnrs (Gespiegeld): 133, 135, 137 & 139

VanWonen vastgoedontwikkeling
Willemsvaart 21
8019 AB Zwolle
038 303 3600
www.vanwonen.com

project Drachtstervaart, Drachten
getekend 28-06-2022
gewijzigd 04-07-2022

schaal 1:50
formaat A3
werk 17584

 RB-52 Opstelplaats wasmachine in de berging

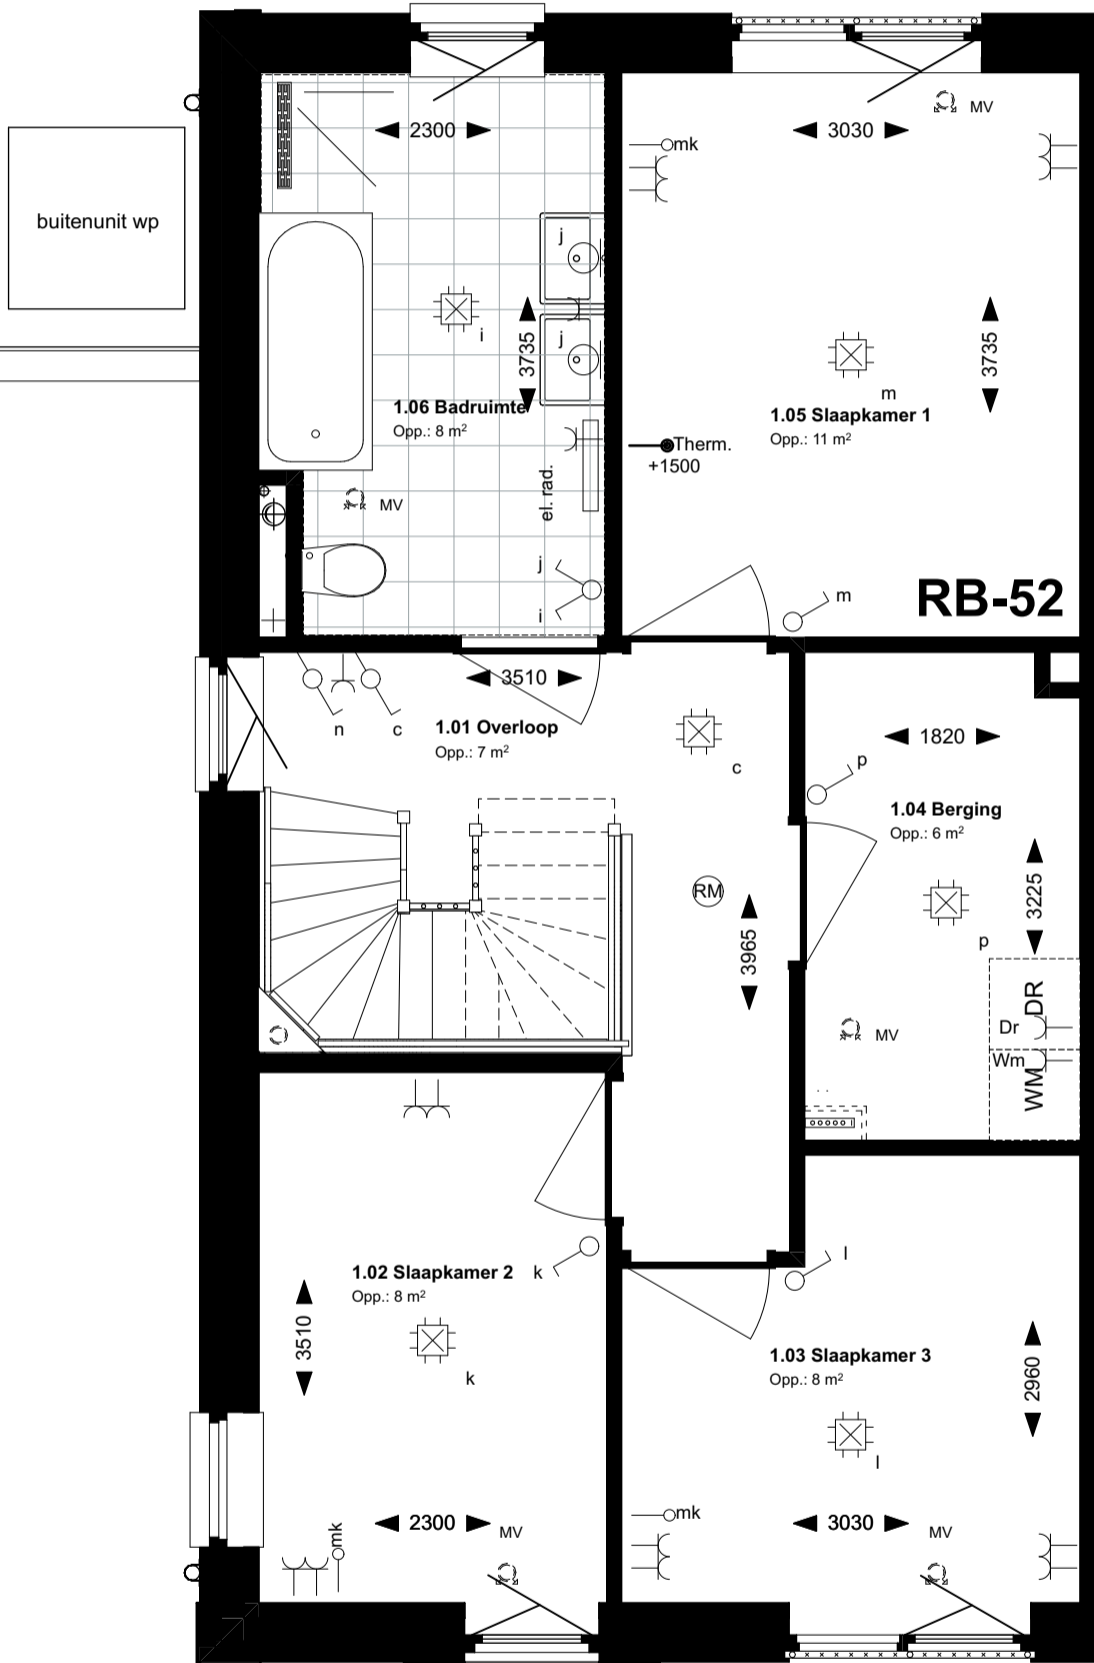

1e verdieping

Renvooi electra conform NEN 1010

Elektra

- Bel
- Wandlichtpunt
- Aansluitpunt armatuur
- Plafondlichtpunt
- Plafondlichtpunt (LED)
- enkelpolige schakelaar
- dubbelpolige schakelaar
- enkele wandcontactdoos geaard
- dubbele wandcontactdoos geaard
- brandmelder
- PV-omvormer
- aardingsmatje
- centraal aardpunt

Symbolen ventilatie

- Mechanische ventilatie aanvoer
- Mechanische ventilatie afvoer

Aansluitpunten keuken/techniek

- Kookgroep 2f
- aansluiting combimagnetron
- aansluiting koelkast
- aansluiting vaatwasser
- aansluiting wasmachine
- aansluiting afzuigkap
- aansluiting droger
- aansluiting wasmachine
- thermostaataansluiting
- Tappunt incl. wasmachinekraan
- Loze aansluiting warmtepomp
- Loze aansluiting (tot aan meterkast)

Symbolen sanitair/gas/water

- Afvoer/douche drain
- Vloerverwarmingsverdeler
- elektrische radiator
- Aansluiting warmtepomp
- Boilervat

ag nova
ARCHITECTEN

Bnrs (getekend): 133, 135, 137 & 139

Bnrs (gespiegeld): 134, 136 & 138

AGNOVA Architecten
Paulus Borstraat 43
3812 TA Amersfoort
033 455 4004
www.agnova.nl




VanWonen vastgoedontwikkeling
Willemsvaart 21
8019 AB Zwolle
038 303 3600
www.vanwonen.com

project Drachtstervaart, Drachten
getekend 28-06-2022
gewijzigd 04-07-2022

schaal 1:50
formaat A3
werk 17584

RB-05 uitbouw 2,4m / BE-02 Verlengen berging 1,2m / BE-52 berging isoleren / BE-53 bijkeuken / BE-14 Sectionaaldeur

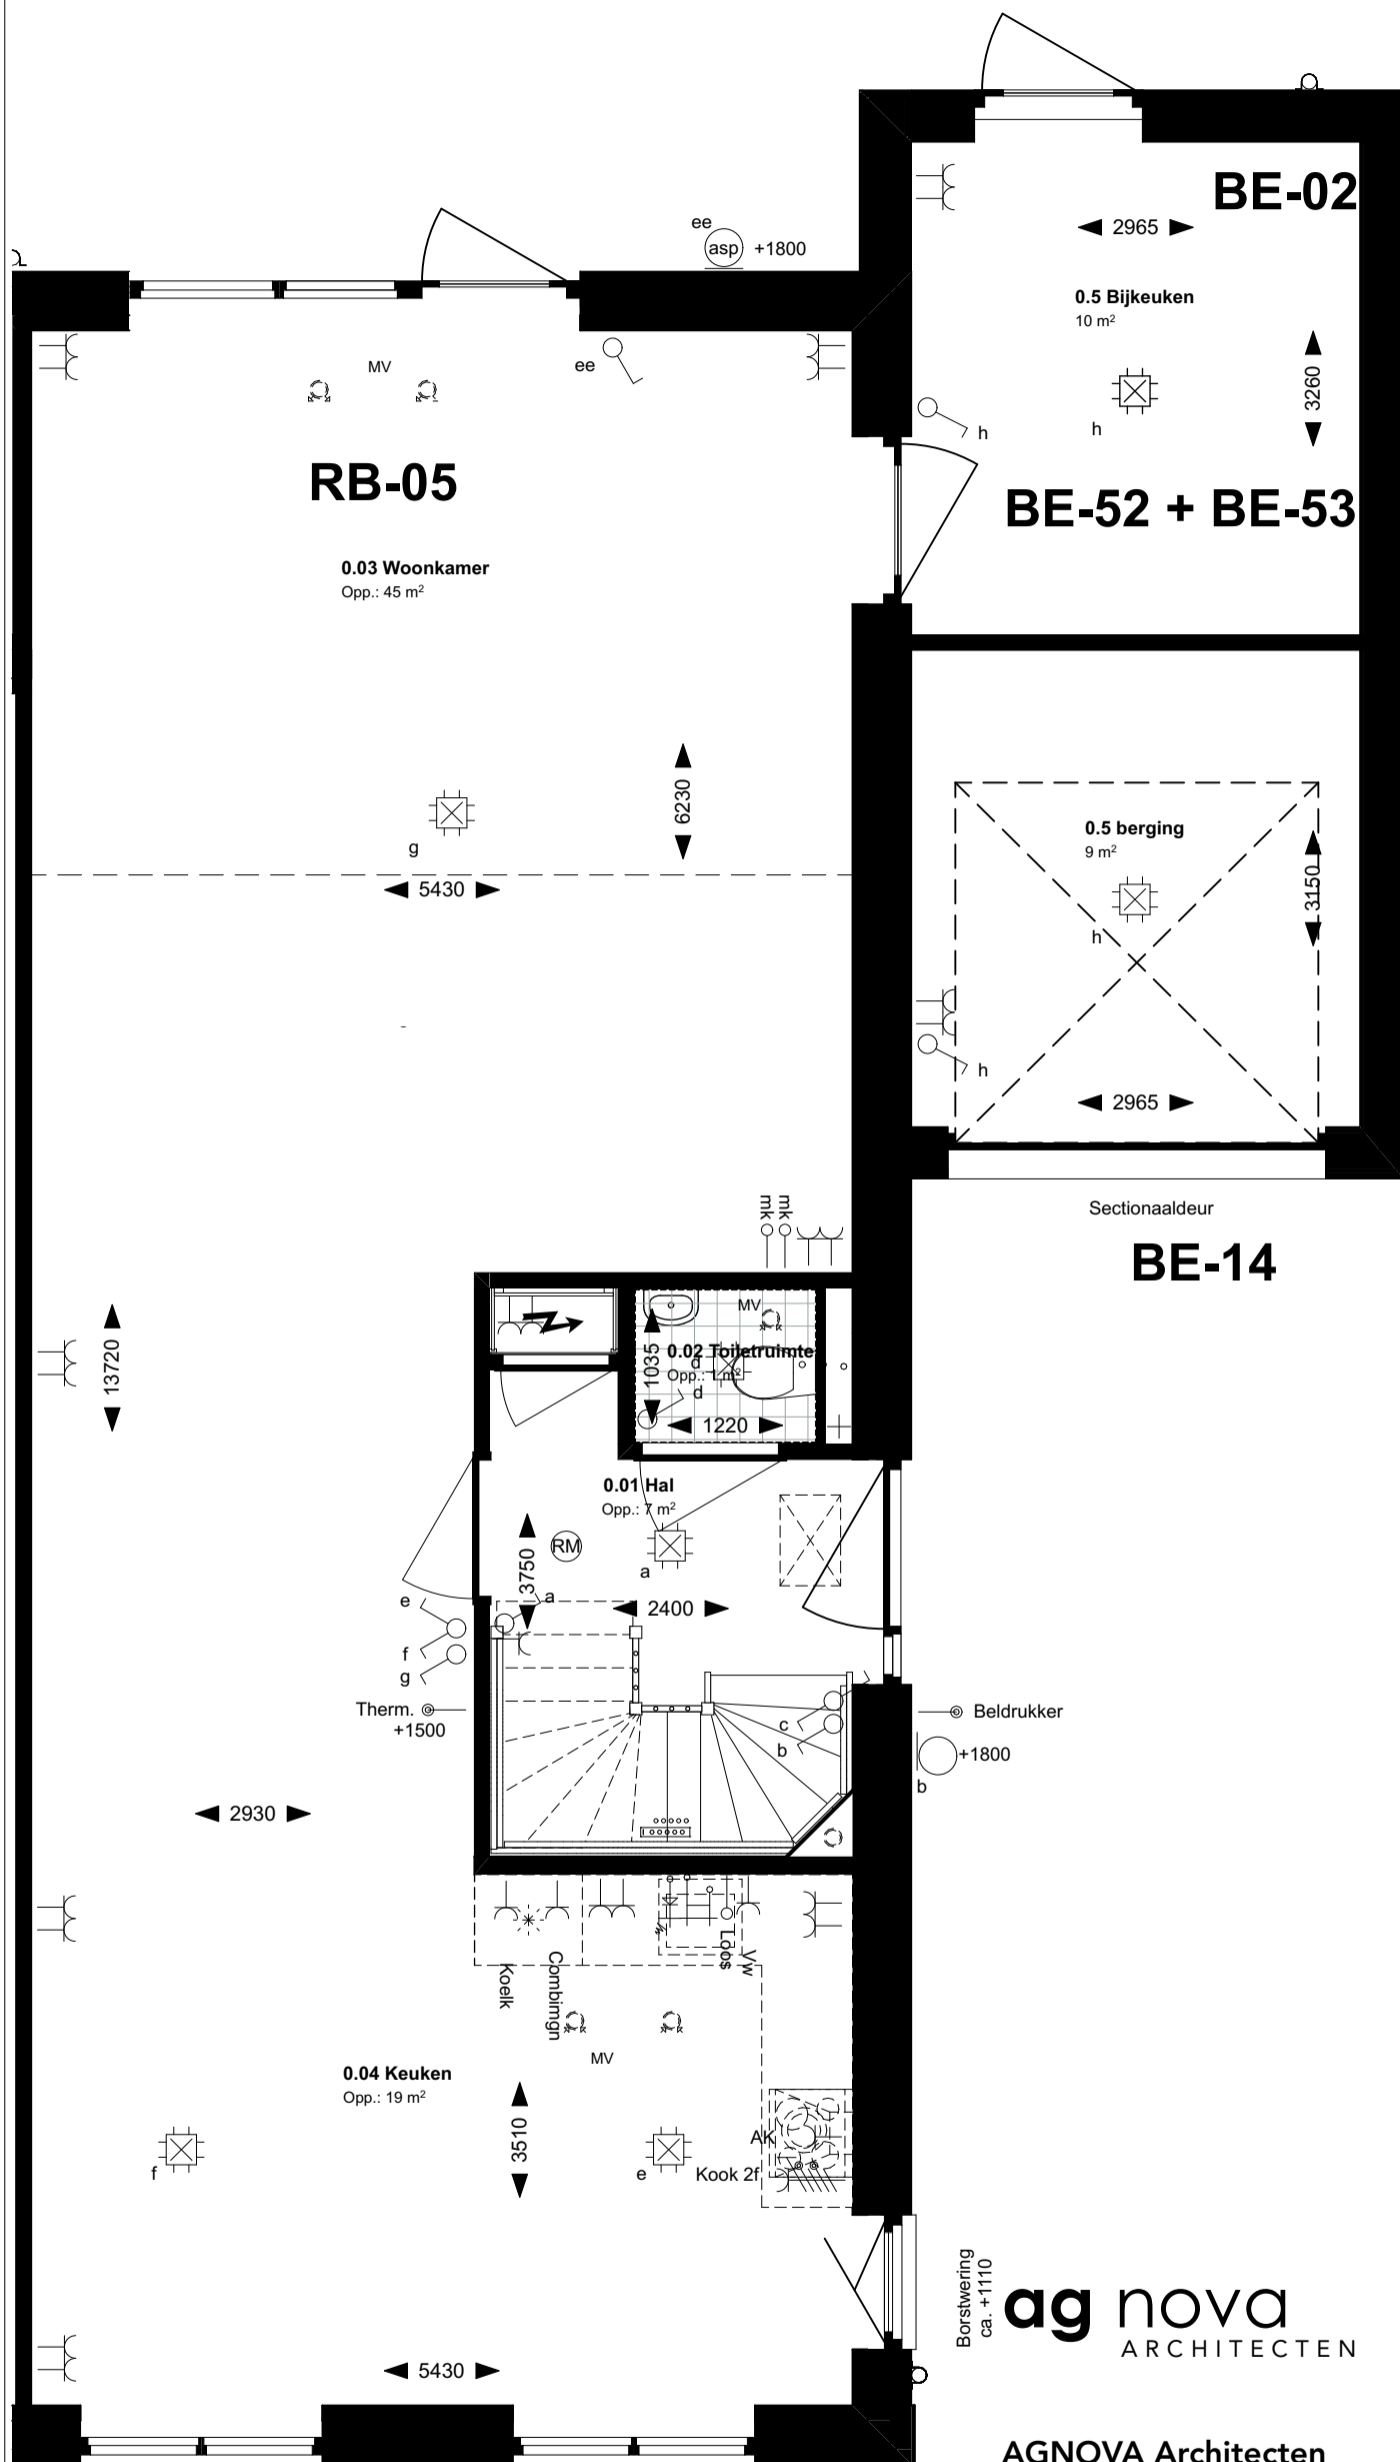

Renvooi electra conform NEN 1010

Elektra

- Bel
- Wandlichtpunt
- Aansluitpunt armatuur
- Plafondlichtpunt
- Plafondlichtpunt (LED)
- enkelpolige schakelaar
- wisselschakelaar
- dubbelpolige schakelaar
- enkele wandcontactdoos geaard
- dubbele wandcontactdoos geaard
- brandmelder
- PV-omvormer
- aardingsmatje
- centraal aardpunt

Symbolen ventilatie

- MV Mechanische ventilatie aanvoer
- MV Mechanische ventilatie afvoer

Aansluitpunten keuken/techniek

- Kookgroep 2f
- aansluiting combimagnetron
- aansluiting koelkast
- aansluiting vaatwasser
- aansluiting wasmachine
- aansluiting afzuigkap
- aansluiting droger
- aansluiting wasmachine
- thermostaataansluiting
- Tappunt incl. wasmachinekraan
- Loze aansluiting warmtepomp
- Loze aansluiting (tot aan meterkast)

Symbolen sanitair/gas/water

- Afvoer/douche drain
- Vloerverwarmingsverdeler
- el. rad. elektrische radiator
- Aansluiting warmtepomp
- Boilervat

Begane grond
Bnrs (getekend): 134, 136 & 138
Bnrs (Gespiegeld): 133, 135, 137 & 139

Borstwering ca. +1110
ag nova
 ARCHITECTEN

AGNOVA Architecten
 Paulus Borstraat 43
 3812 TA Amersfoort
 033 455 4004
 www.agnova.nl




VanWonen vastgoedontwikkeling
 Willemsvaart 21
 8019 AB Zwolle
 038 303 3600
 www.vanwonen.com



project	Drachstervaart, Drachten	schaal	1:50
getekend	28-06-2022	formaat	A3
gewijzigd	04-07-2022	werk	17584

BE-09 Kruipluik berging / BE-13 Loopdeur in kanteldeur

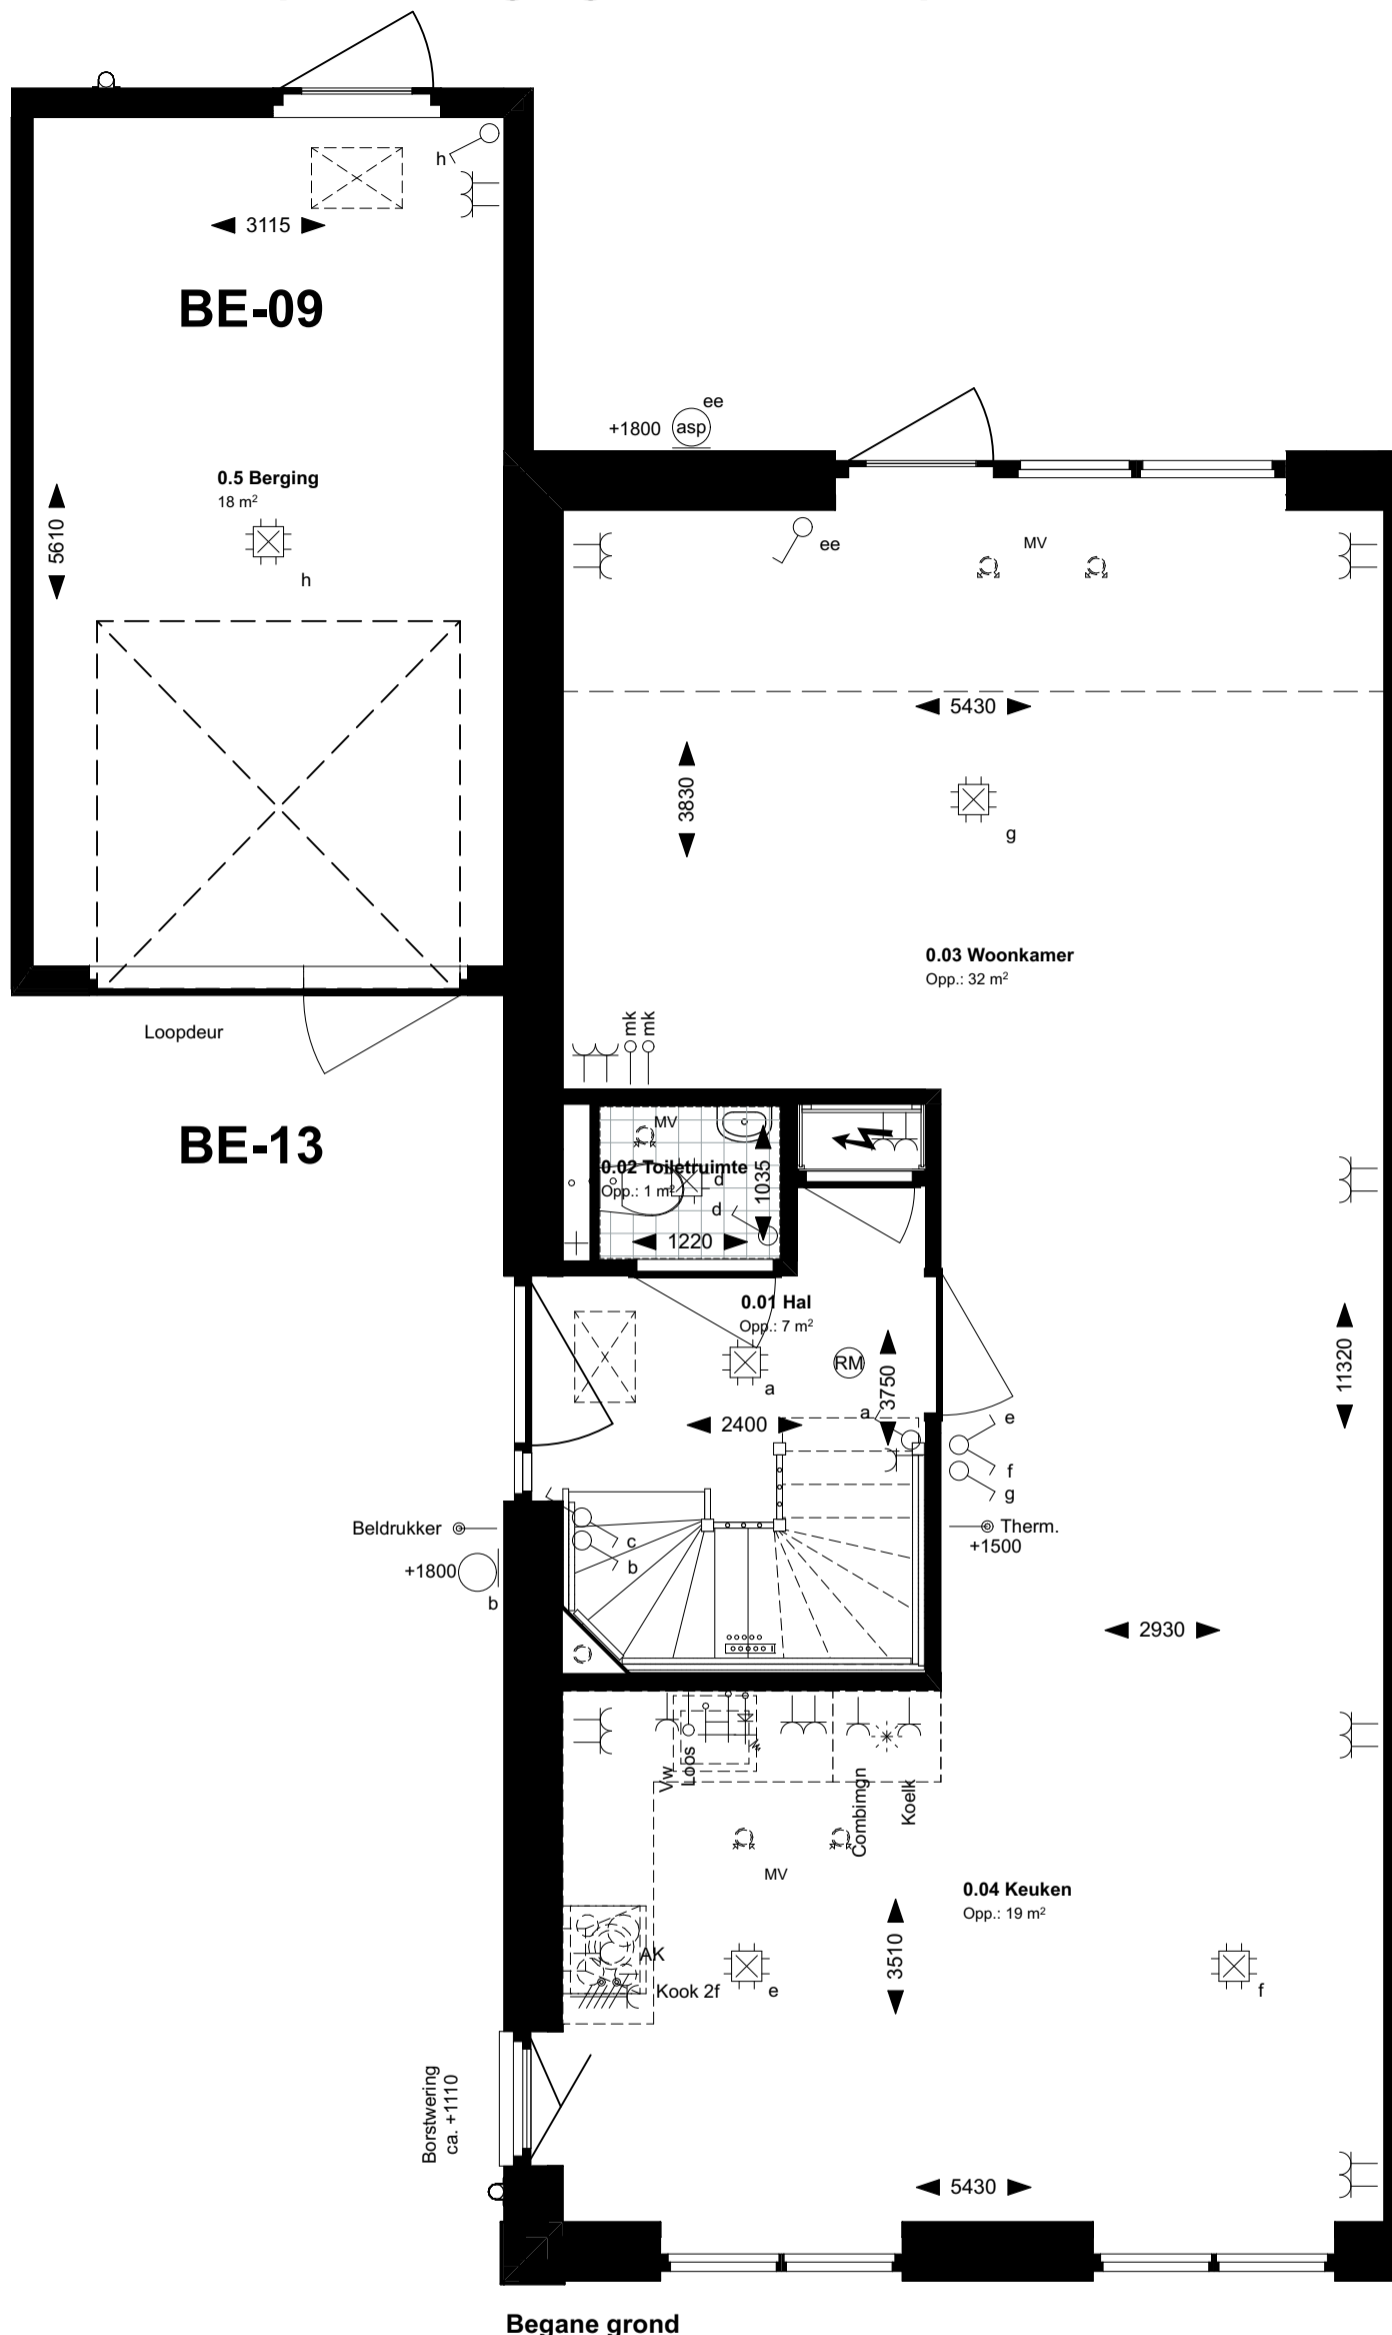

Renvooi electra conform NEN 1010

Elektra

- Bel
- Wandlichtpunt
- Aansluitpunt armatuur
- Plafondlichtpunt
- Plafondlichtpunt (LED)
- enkelpolige schakelaar
- dubbelpolige schakelaar
- enkele wandcontactdoos geaard
- dubbele wandcontactdoos geaard
- brandmelder
- PV-omvormer
- aardingsmatje
- centraal aardpunt

Symbolen ventilatie

- MV Mechanische ventilatie aanvoer
- MV Mechanische ventilatie afvoer

Aansluitpunten keuken/techniek

- Kookgroep 2f
- aansluiting combimagnetron
- aansluiting koelkast
- aansluiting vaatwasser
- aansluiting wasmachine
- aansluiting afzuigkap
- aansluiting droger
- aansluiting wasmachine
- thermostaataansluiting
- Tappunt incl. wasmachinekraan
- Loze aansluiting warmtepomp
- Loze aansluiting (tot aan meterkast)

Symbolen sanitair/gas/water

- Afvoer/douche drain
- Vloerverwarmingsverdeler
- elektrische radiator
- Aansluiting warmtepomp
- Boilervat

Begane grond

ag nova
ARCHITECTEN

Bnrs (getekend): 133, 135, 137 & 139

Bnrs (gespiegeld): 134, 136 & 138

AGNOVA Architecten
Paulus Borstraat 43
3812 TA Amersfoort
033 455 4004
www.agnova.nl



VanWonen vastgoedontwikkeling
Willemsvaart 21
8019 AB Zwolle
038 303 3600
www.vanwonen.com

project Drachtstervaart, Drachten
getekend 28-06-2022
gewijzigd 04-07-2022

schaal 1:50
formaat A3
werk 17584