

Twee-onder-een-kapwoning

Fase 3C optietekeningen

Bnrs: 140

K-Tekeningenlijst opties bnr 140

<u>Document</u>	<u>Omschrijving</u>	<u>Formaat</u>	<u>Getekend</u>	<u>Schaal</u>	<u>Gewijzigd</u>
K.101	RB-04 uitbouw 1,2m / KE-01 keukenopstelling verplaatsen / BE-17 Dubbele deuren ipv kanteldeur		28-06-2022	1:50	04-07-2022
K.102	RB-05 uitbouw 2,4m / BE-10 loopdeur berging		28-06-2022	1:50	04-07-2022
K.103	RB-07 schuifpui achtergevel		28-06-2022	1:50	04-07-2022
K.104	RB-09 tuindeuren achtergevel		28-06-2022	1:50	04-07-2022
K.106	RB-23 dakraam (78 x 118 cm)		28-06-2022	1:50	04-07-2022
K.107	RB-52 Opstelplaats wasmachine in de berging		28-06-2022	1:50	04-07-2022
K.108	RB-05 uitbouw 2,4m / BE-02 Verlengen berging 1,2m / BE-52 berging isoleren / BE-53 bijkeuken / BE-14 Sectionaaldeur		28-06-2022	1:50	04-07-2022
K.109	BE-09 Kruipluik berging / BE-13 Loopdeur in kanteldeur		28-06-2022	1:50	04-07-2022

project Drachstervaart - in de Luwte, Drachten
 opdrachtg. vanWonen
 onderdeel Twee-onder-een-kapwoning Fase 3C optietekeningen Bnrs: 140


formaat A3
 werk 17584
 blad K.100

gewijzigd 04-07-2022

28-06-2022
 1:0,67

getekend
 schaal

RB-04 uitbouw 1,2m / KE-01 keukenopstelling verplaatsen / BE-17 Dubbele deuren ipv kanteldeur

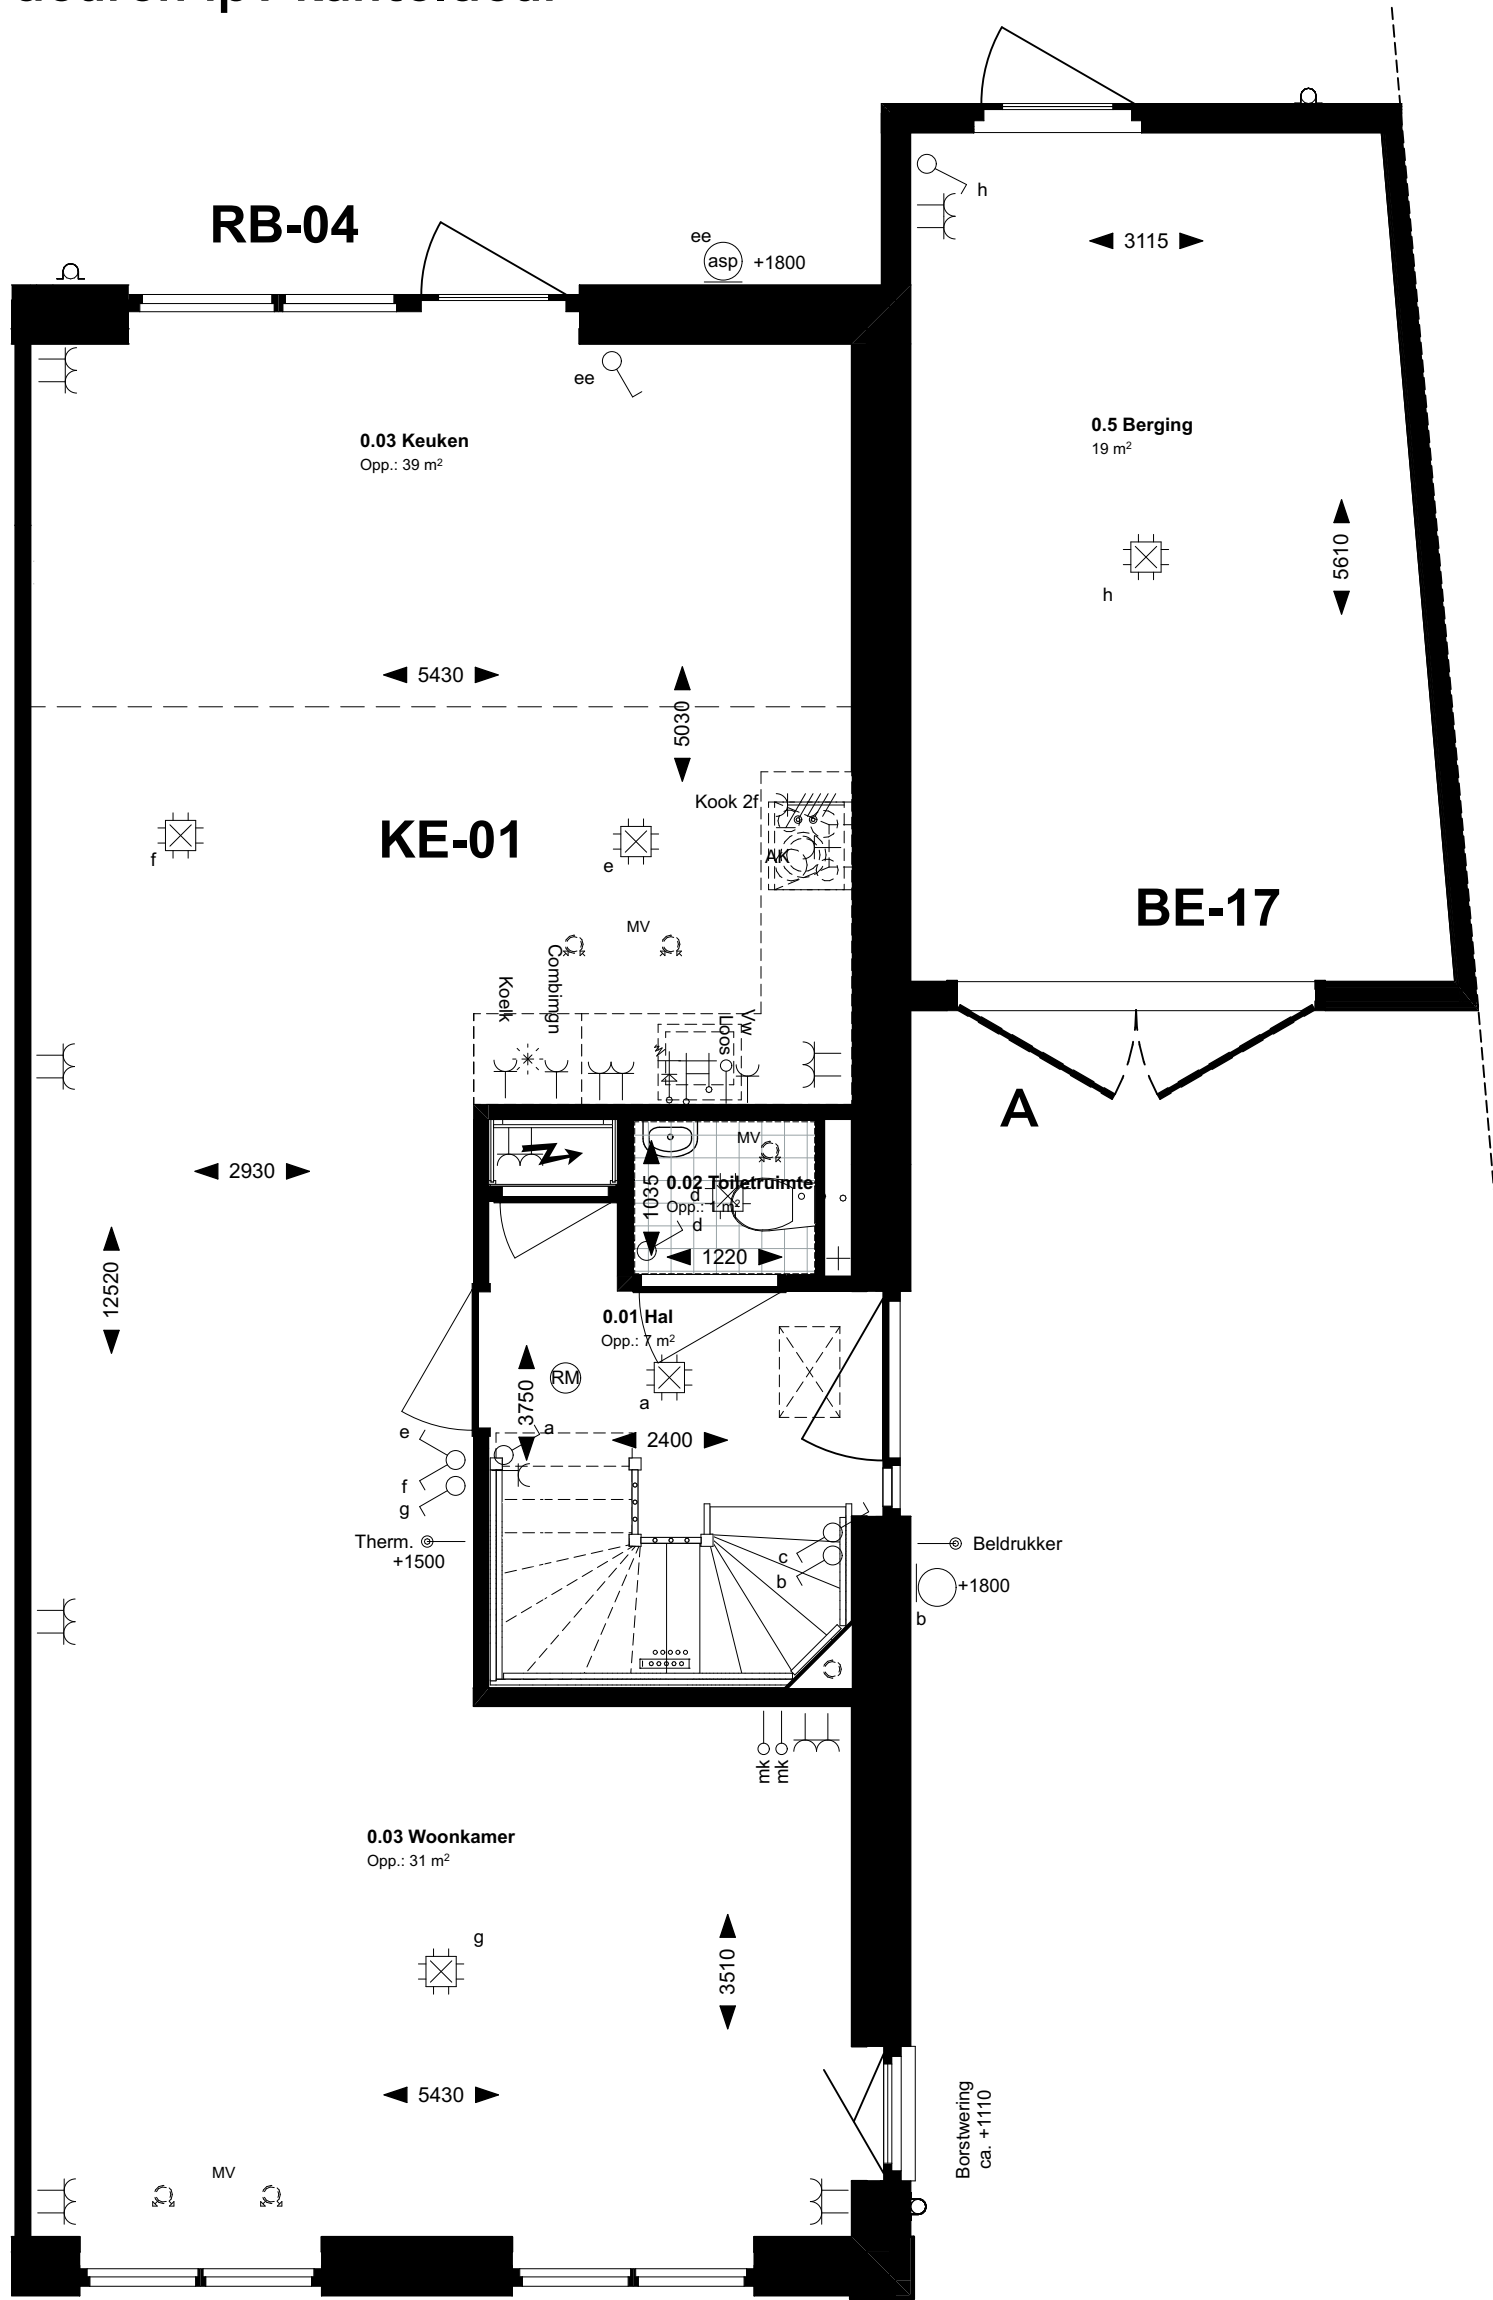

Renvooi electra conform NEN 1010

Elektra

- Bel
- Wandlichtpunt
- Aansluitpunt armatuur
- Plafondlichtpunt
- Plafondlichtpunt (LED)
- enkelpolige schakelaar
- dubbelpolige schakelaar
- enkele wandcontactdoos geaard
- dubbele wandcontactdoos geaard
- brandmelder
- PV-omvormer
- aardingsmatje
- centraal aardpunt

Symbolen ventilatie

- MV Mechanische ventilatie aanvoer
- MV Mechanische ventilatie afvoer

Aansluitpunten keuken/techniek

- Kookgroep 2f
- aansluiting combimagnetron
- aansluiting koelkast
- aansluiting vaatwasser
- aansluiting wasmachine
- aansluiting afzuigkap
- aansluiting droger
- aansluiting wasmachine
- thermostaataansluiting
- Tappunt incl. wasmachinekraan
- Loze aansluiting warmtepomp
- Loze aansluiting (tot aan meterkast)

Symbolen sanitair/gas/water

- Afvoer/douche drain
- Vloerverwarmingsverdeler
- elektrische radiator
- Aansluiting warmtepomp
- Boilervat

ag nova
ARCHITECTEN

Bnrs: 140

AGNOVA Architecten
Paulus Borstraat 43
3812 TA Amersfoort
033 455 4004
www.agnova.nl




VanWonen vastgoedontwikkeling
Willemsvaart 21
8019 AB Zwolle
038 303 3600
www.vanwonen.com

project Drachtstervaart, Drachten
getekend 28-06-2022
gewijzigd 04-07-2022

schaal 1:50
formaat A3
werk 17584

RB-05 uitbouw 2,4m / BE-10 loopdeur berging

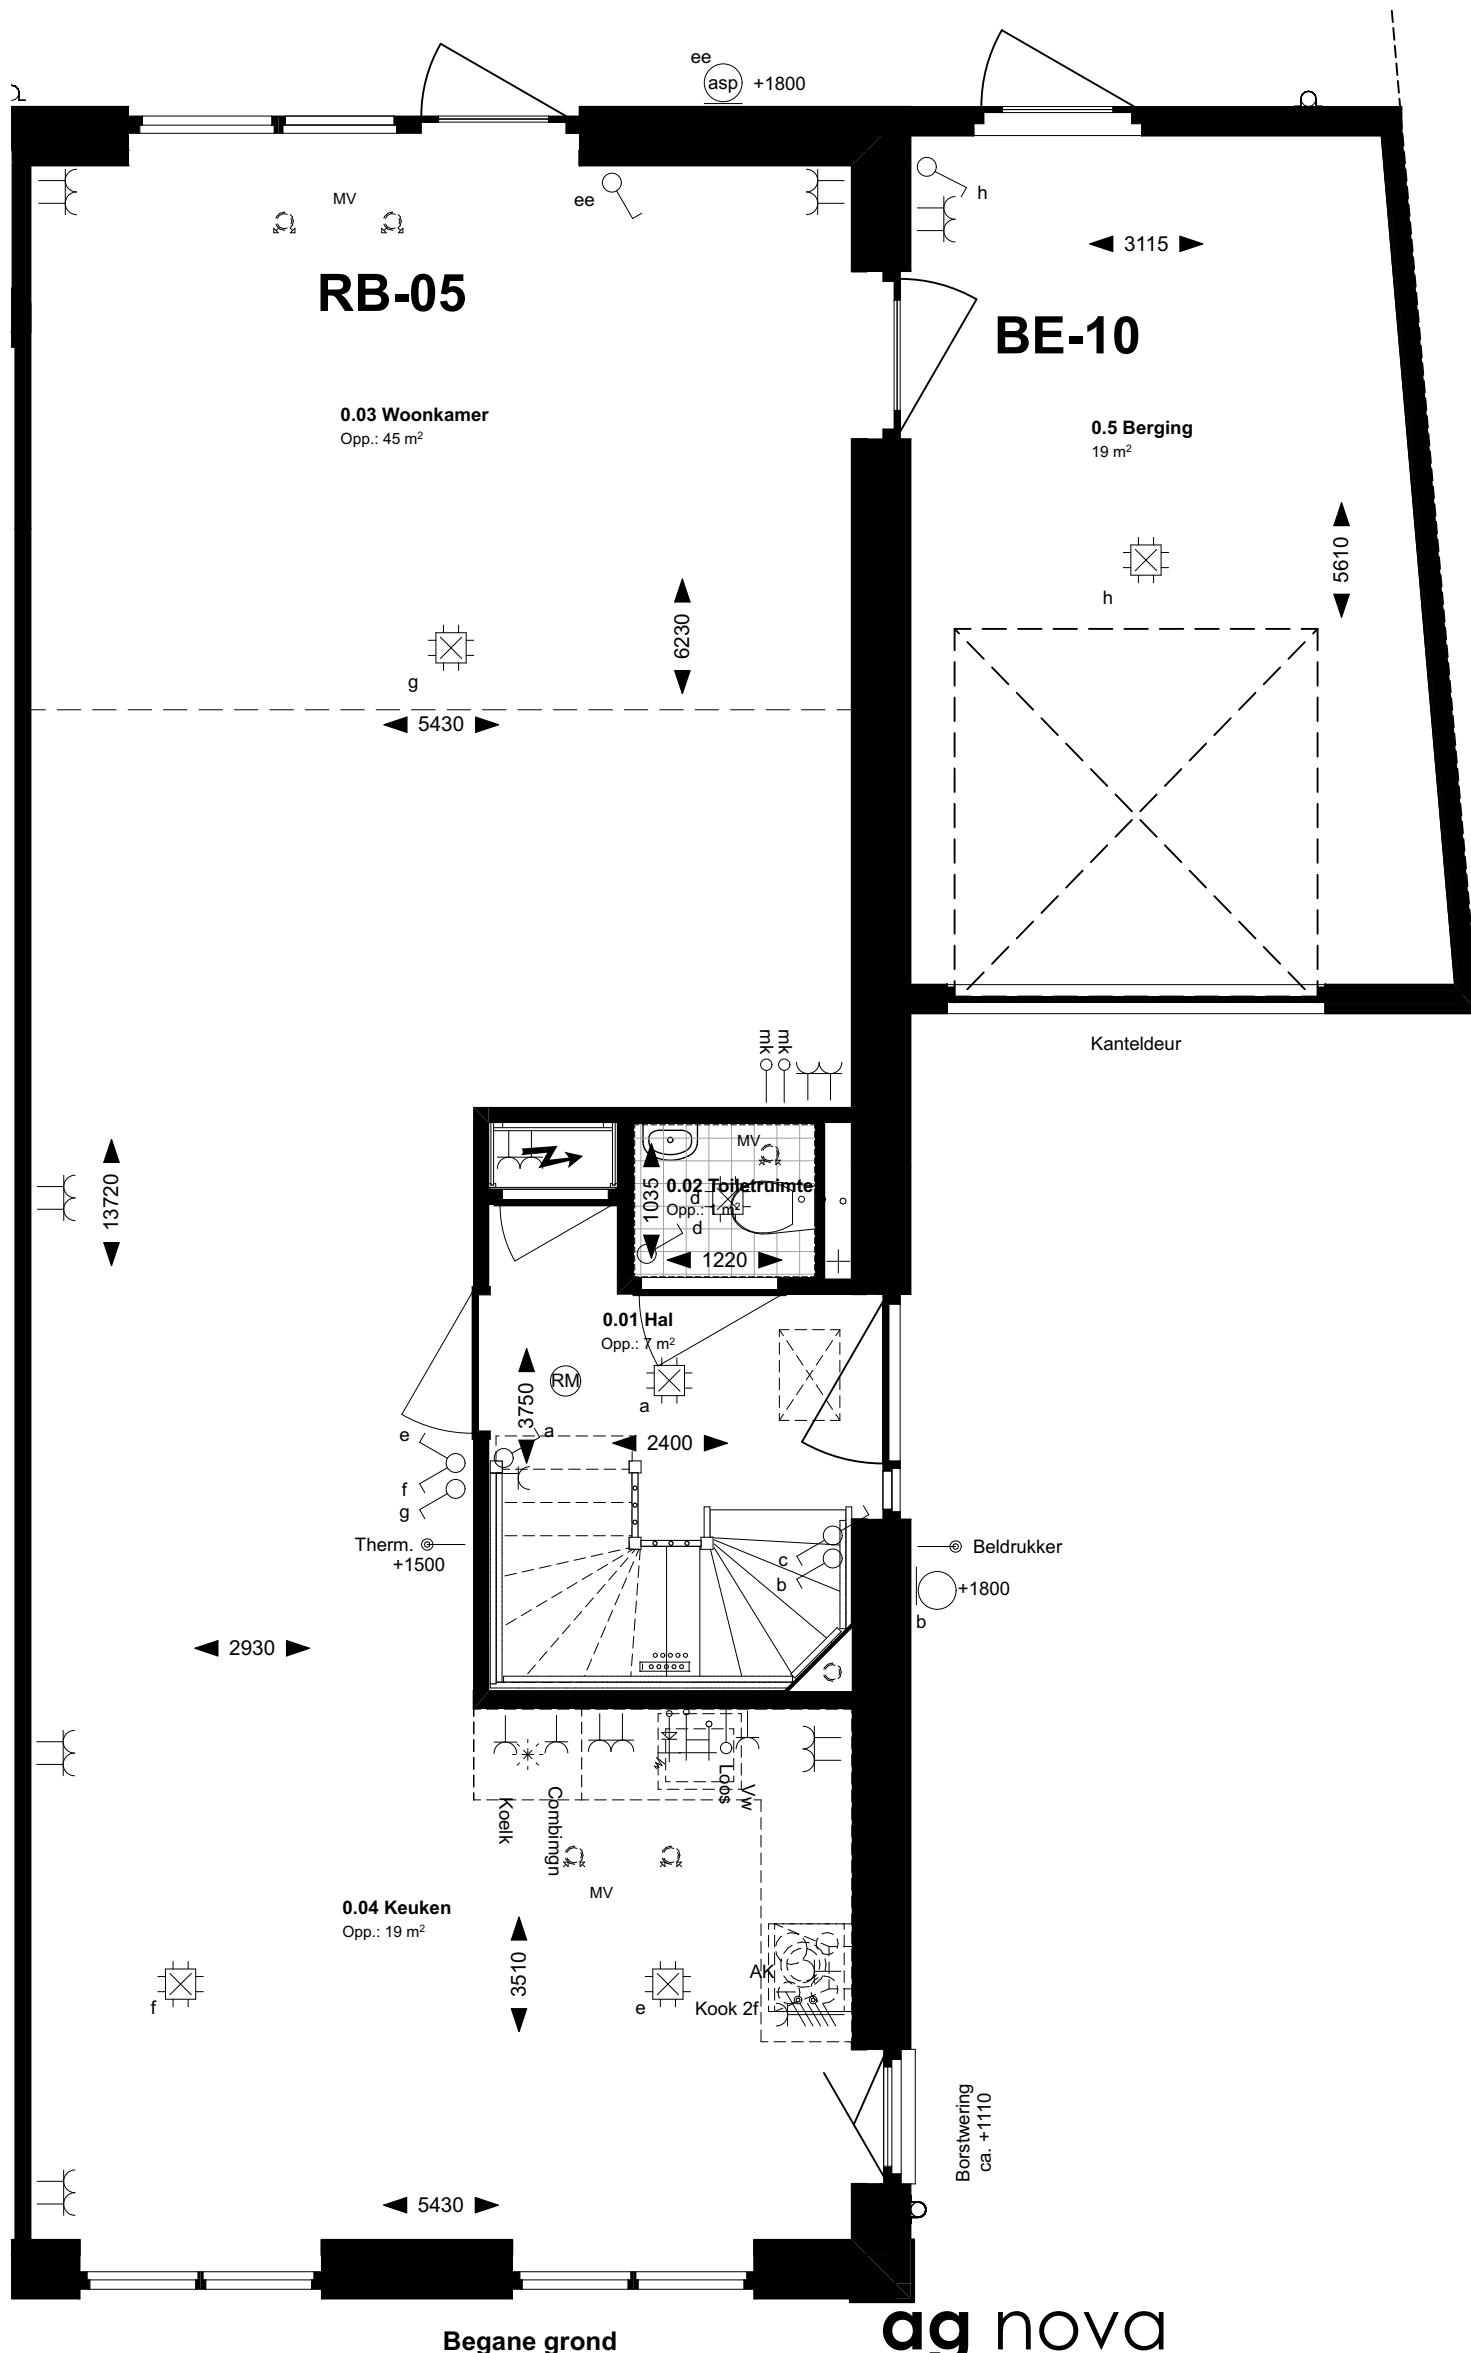

Renvooi electra conform NEN 1010

Elektra

- Bel
- Wandlichtpunt
- Aansluitpunt armatuur
- Plafondlichtpunt
- Plafondlichtpunt (LED)
- enkelpolige schakelaar
- dubbelpolige schakelaar
- enkele wandcontactdoos geaard
- dubbele wandcontactdoos geaard
- brandmelder
- PV-omvormer
- aardingsmatje
- centraal aardpunt

Symbolen ventilatie

- MV Mechanische ventilatie aanvoer
- MV Mechanische ventilatie afvoer

Aansluitpunten keuken/techniek

- Kookgroep 2f
- aansluiting combimagnetron
- aansluiting koelkast
- aansluiting vaatwasser
- aansluiting wasmachine
- aansluiting afzuigkap
- aansluiting droger
- aansluiting wasmachine
- thermostaataansluiting
- Tappunt incl. wasmachinekraan
- Loze aansluiting warmtepomp
- Loze aansluiting (tot aan meterkast)

Symbolen sanitair/gas/water

- Afvoer/douche drain
- Vloerverwarmingsverdeler
- elektrische radiator
- Aansluiting warmtepomp
- Boilervat

Bnrs: 140

Begane grond

ag nova
ARCHITECTEN

AGNOVA Architecten
Paulus Borstraat 43
3812 TA Amersfoort
033 455 4004
www.agnova.nl




VanWonen vastgoedontwikkeling
Willemsvaart 21
8019 AB Zwolle
038 303 3600
www.vanwonen.com

project Drachtstervaart, Drachten
getekend 28-06-2022
gewijzigd 04-07-2022

schaal 1:50
formaat A3
werk 17584

RB-07 schuifpui achtergevel

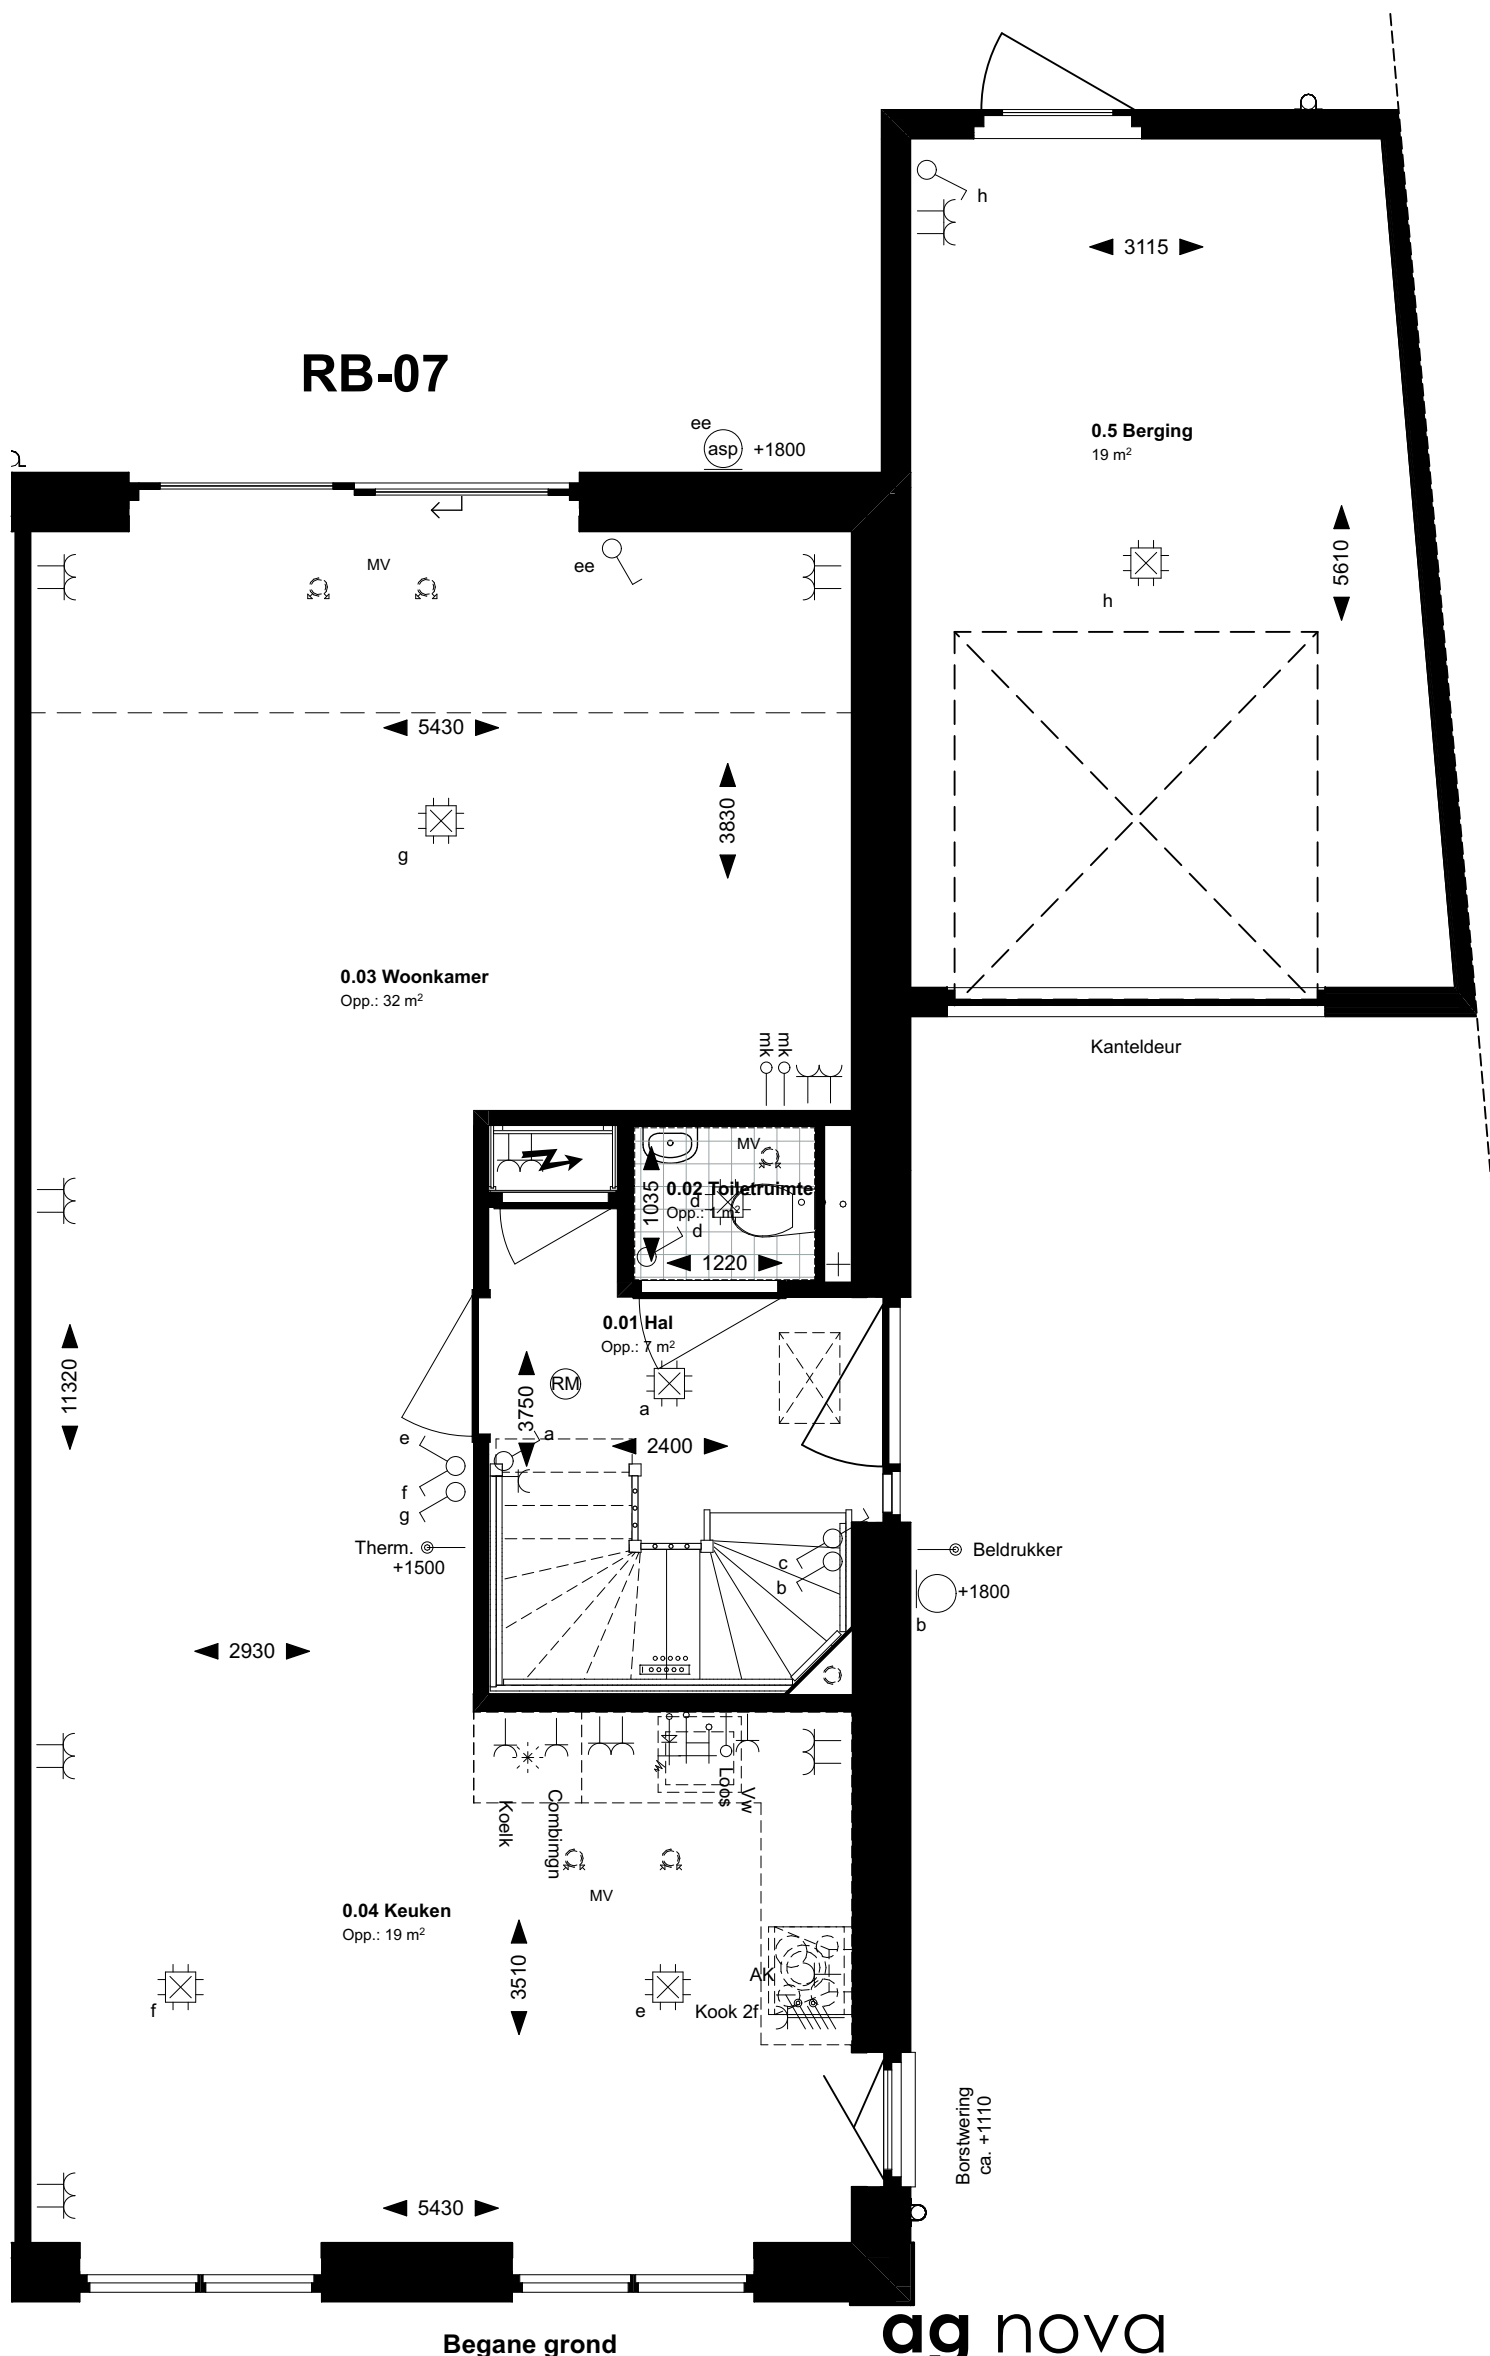

Renvooi electra conform NEN 1010

Elektra

- Bel
- Wandlichtpunt
- Aansluitpunt armatuur
- Plafondlichtpunt
- Plafondlichtpunt (LED)
- enkelpolige schakelaar
- wisselschakelaar
- dubbelpolige schakelaar
- enkele wandcontactdoos geaard
- dubbele wandcontactdoos geaard
- brandmelder
- PV-omvormer
- aardingsmatje
- centraal aardpunt

Symbolen ventilatie

- MV Mechanische ventilatie aanvoer
- MV Mechanische ventilatie afvoer

Aansluitpunten keuken/techniek

- Kookgroep 2f
- aansluiting combimagnetron
- aansluiting koelkast
- aansluiting vaatwasser
- aansluiting wasmachine
- aansluiting afzuigkap
- aansluiting droger
- aansluiting wasmachine
- thermostaataansluiting
- Tappunt incl. wasmachinekraan
- Loze aansluiting warmtepomp
- Loze aansluiting (tot aan meterkast)

Symbolen sanitair/gas/water

- Afvoer/douche drain
- Vloerverwarmingsverdeler
- el. rad. elektrische radiator
- Aansluiting warmtepomp
- Boilervat

Bnrs: 140

AGNOVA Architecten
Paulus Borstraat 43
3812 TA Amersfoort
033 455 4004
www.agnova.nl




VanWonen vastgoedontwikkeling
Willemsvaart 21
8019 AB Zwolle
038 303 3600
www.vanwonen.com

project Drachtstervaart, Drachten
getekend 28-06-2022
gewijzigd 04-07-2022

schaal 1:50
formaat A3
werk 17584

RB-23 dakraam (78 x 118 cm)

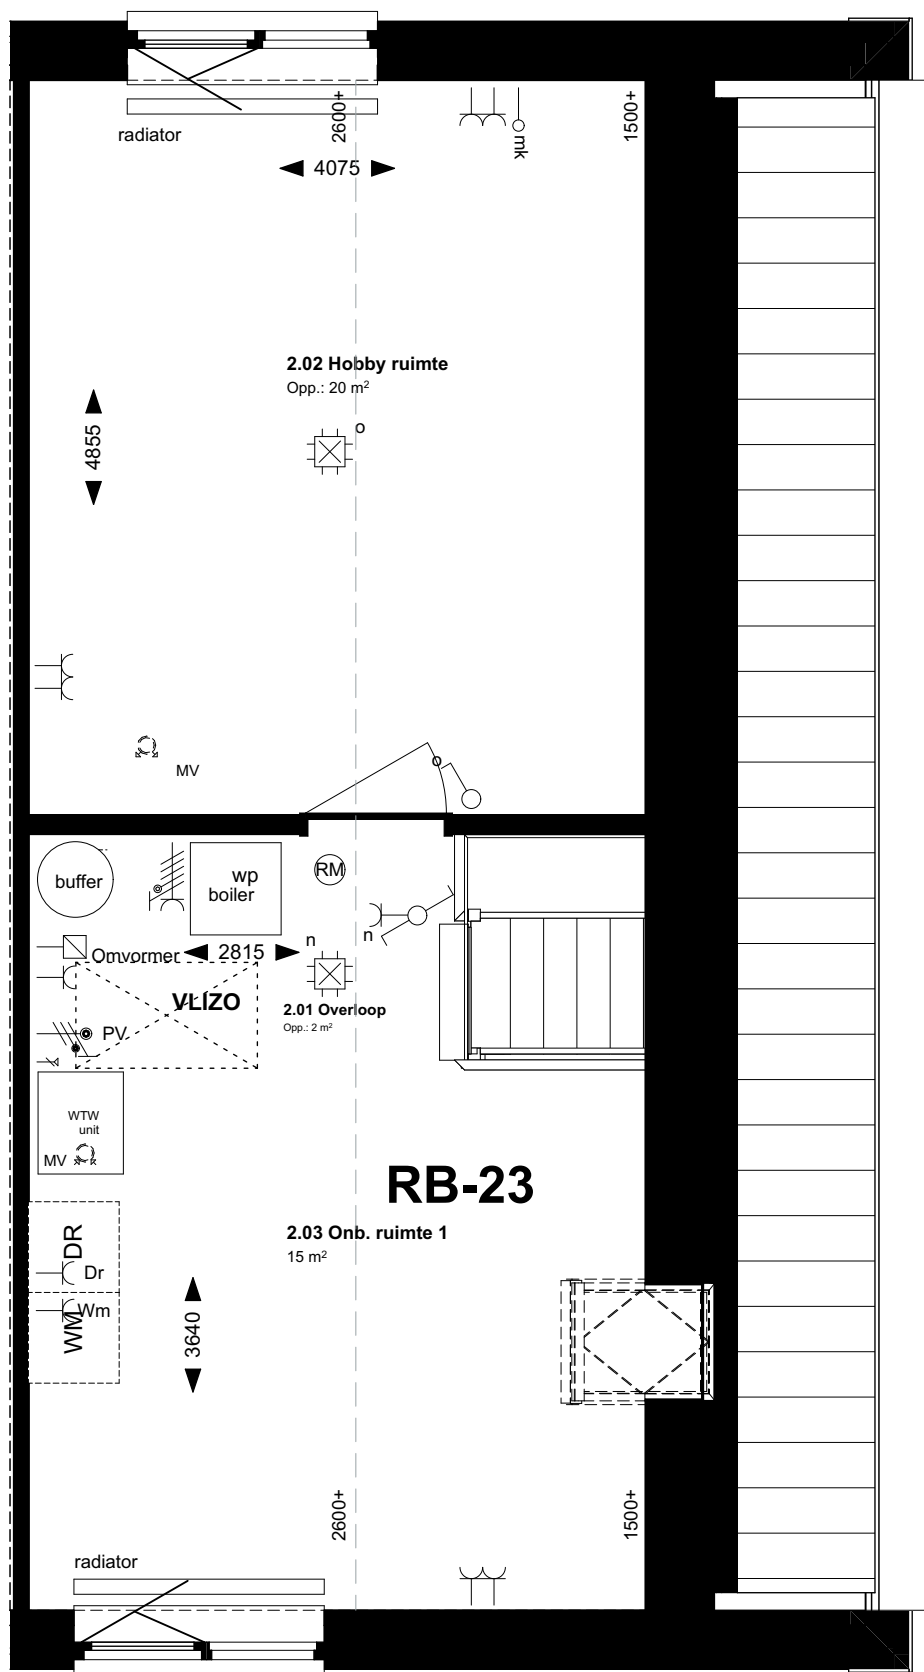

2e verdieping

Renvooi electra conform NEN 1010

Elektra

- Bel
- Wandlichtpunt
- Aansluitpunt armatuur
- Plafondlichtpunt
- Plafondlichtpunt (LED)
- enkelpolige schakelaar
- wisselschakelaar
- dubbelpolige schakelaar
- enkele wandcontactdoos geaard
- dubbele wandcontactdoos geaard
- brandmelder
- PV-omvormer
- aardingsmatje
- centraal aardpunt

Symbolen ventilatie

- Mechanische ventilatie aanvoer
- Mechanische ventilatie afvoer

Aansluitpunten keuken/techniek

- Kookgroep 2f
- aansluiting combimagnetron
- aansluiting koelkast
- aansluiting vaatwasser
- aansluiting wasmachine
- aansluiting afzuigkap
- aansluiting droger
- aansluiting wasmachine
- thermostaataansluiting
- Tappunt incl. wasmachinekraan
- Loze aansluiting warmtepomp
- Loze aansluiting (tot aan meterkast)

Symbolen sanitair/gas/water

- Afvoer/douche drain
- Vloerverwarmingsverdeler
- elektrische radiator
- Aansluiting warmtepomp
- Boilervat

Bnrs: 140

ag nova
ARCHITECTEN

AGNOVA Architecten
Paulus Borstraat 43
3812 TA Amersfoort
033 455 4004
www.agnova.nl




VanWonen vastgoedontwikkeling
Willemsvaart 21
8019 AB Zwolle
038 303 3600
www.vanwonen.com

project Drachtstervaart, Drachten
getekend 28-06-2022
gewijzigd 04-07-2022

schaal 1:50
formaat A3
werk 17584

RB-52 Opstelplaats wasmachine in de berging

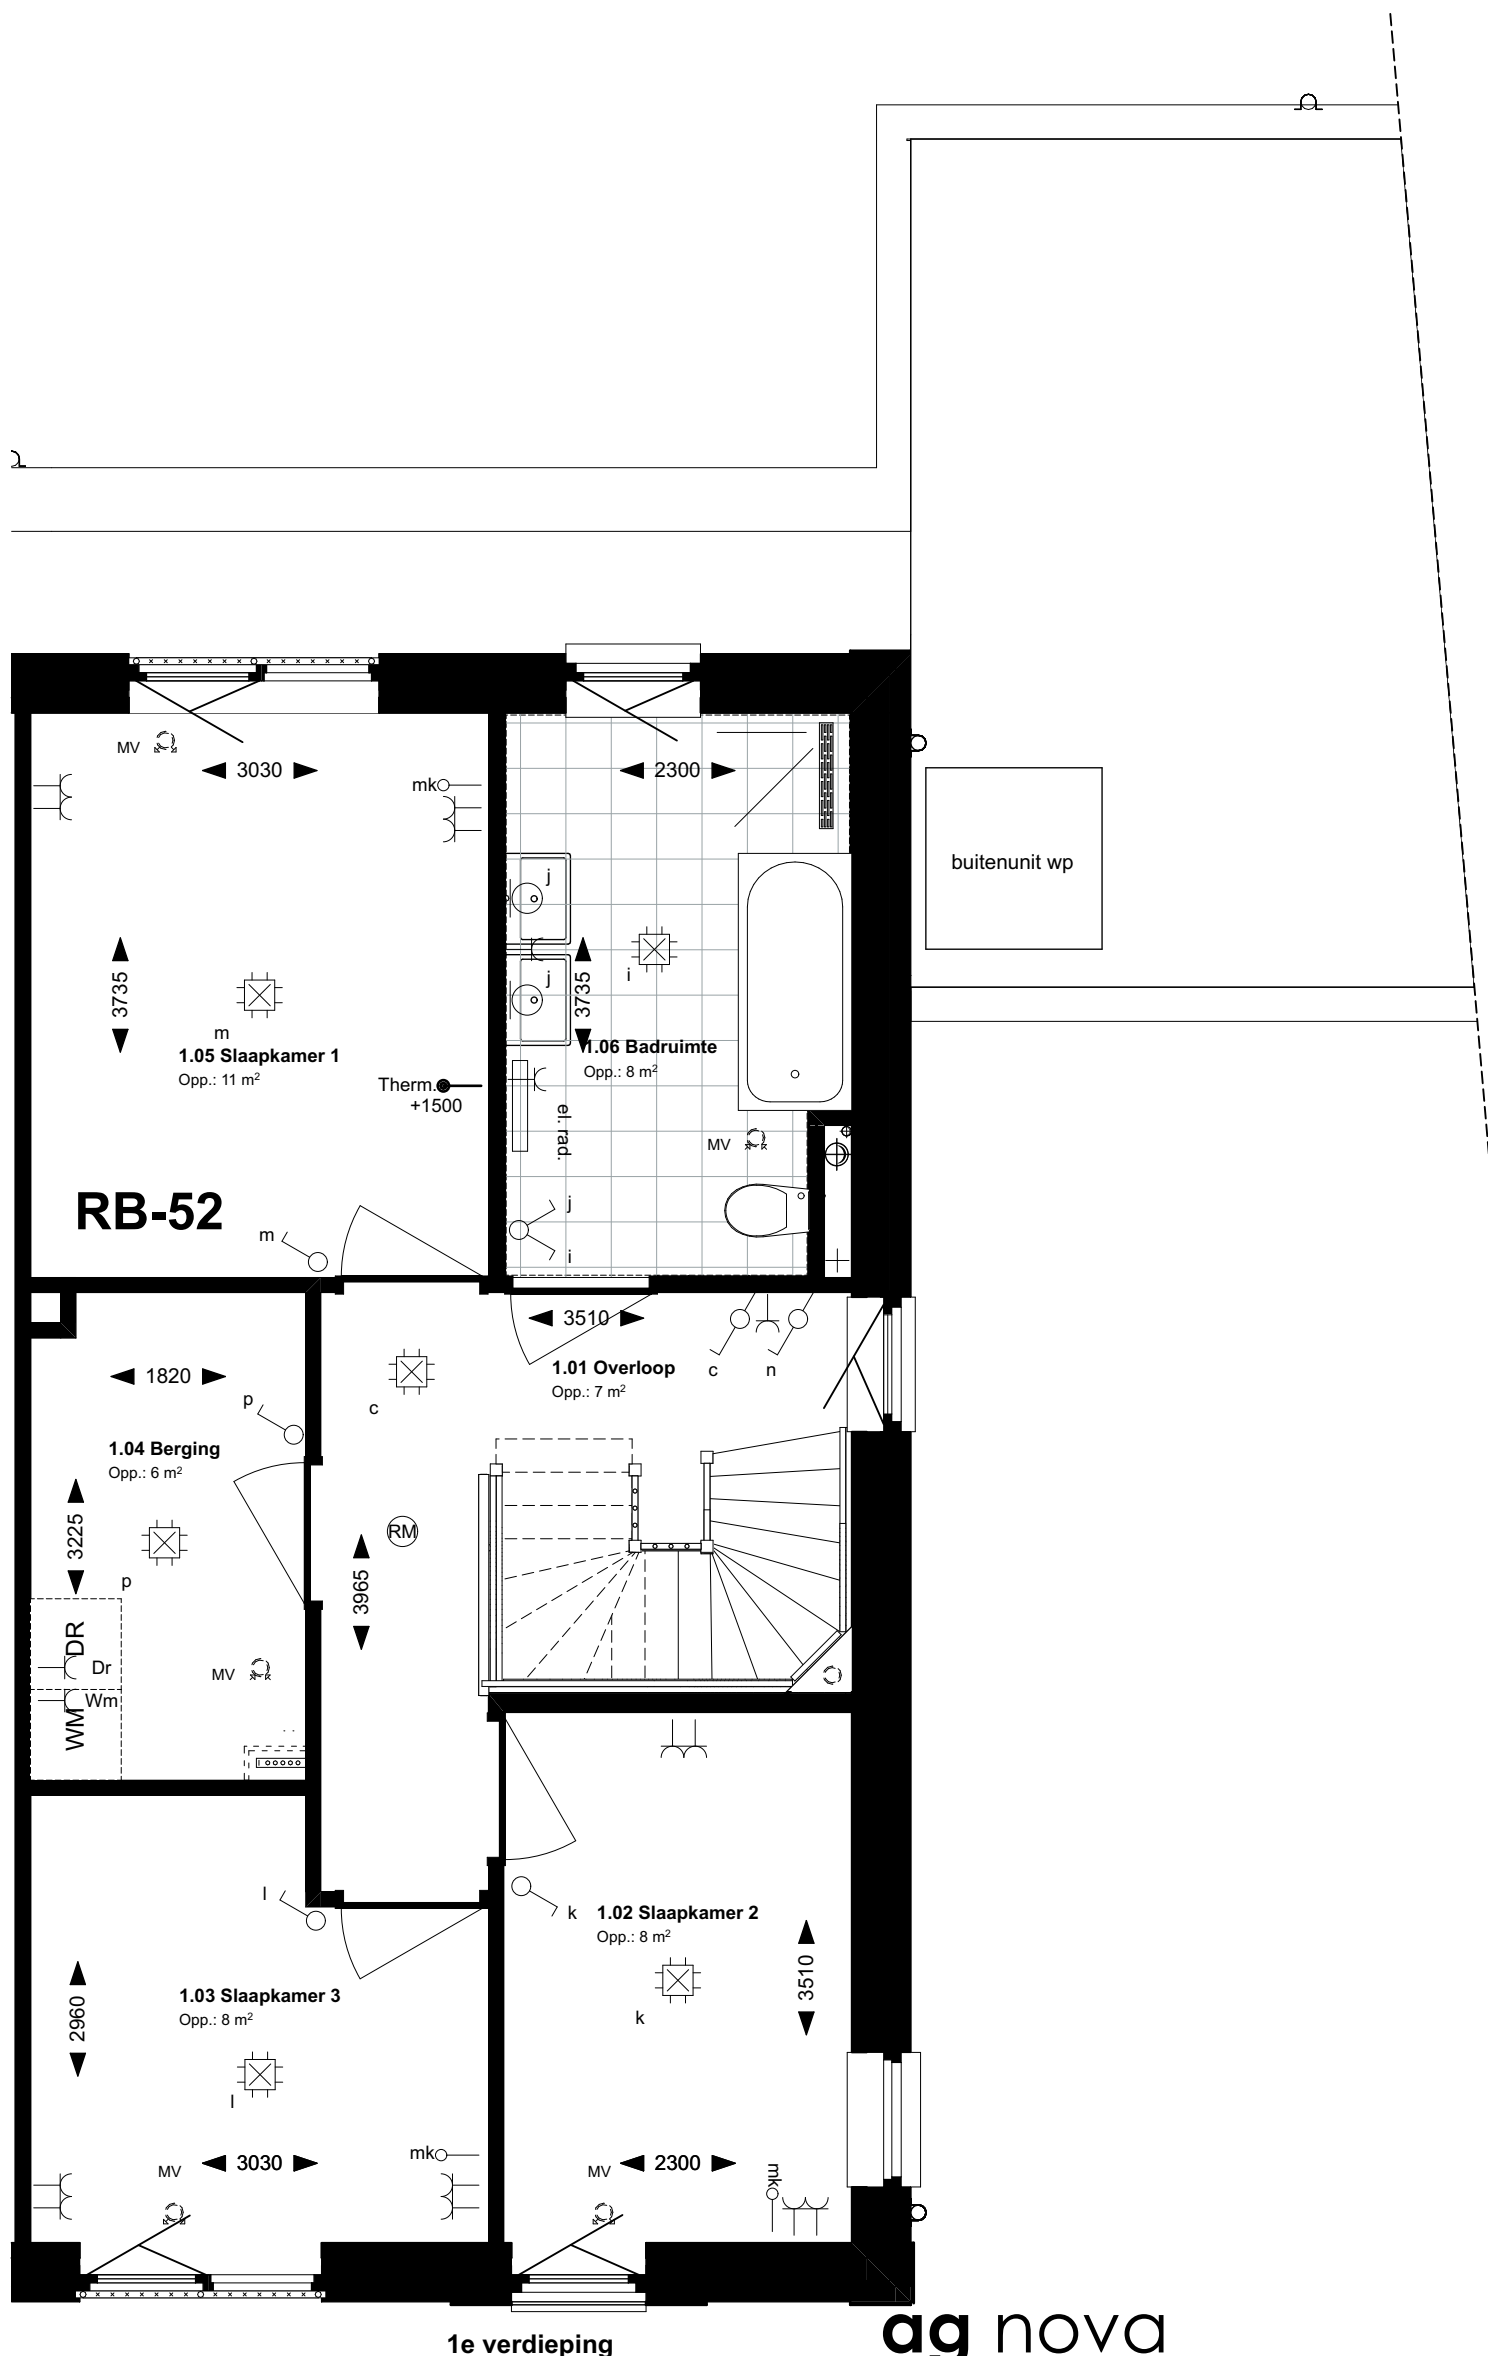

Renvooi electra conform NEN 1010

Elektra

- Bel
- Wandlichtpunt
- Aansluitpunt armatuur
- Plafondlichtpunt
- Plafondlichtpunt (LED)
- enkelpolige schakelaar
- wisselschakelaar
- dubbelpolige schakelaar
- enkele wandcontactdoos geaard
- dubbele wandcontactdoos geaard
- brandmelder
- PV-omvormer
- aardingsmatje
- centraal aardpunt

Symbolen ventilatie

- MV Mechanische ventilatie aanvoer
- MV Mechanische ventilatie afvoer

Aansluitpunten keuken/techniek

- Kookgroep 2f
- aansluiting combimagnetron
- aansluiting koelkast
- aansluiting vaatwasser
- aansluiting wasmachine
- aansluiting afzuigkap
- aansluiting droger
- aansluiting wasmachine
- thermostaataansluiting
- Tappunt incl. wasmachinekraan
- Loze aansluiting warmtepomp
- Loze aansluiting (tot aan meterkast)

Symbolen sanitair/gas/water

- Afvoer/douche drain
- Vloerverwarmingsverdeler
- elektrische radiator
- Aansluiting warmtepomp
- Boilervat



Bnrs: 140

ag nova
ARCHITECTEN


AGNOVA Architecten
Paulus Borstraat 43
3812 TA Amersfoort
033 455 4004
www.agnova.nl

VanWonen vastgoedontwikkeling
Willemsvaart 21
8019 AB Zwolle
038 303 3600
www.vanwonen.com

project Drachtstervaart, Drachten
getekend 28-06-2022
gewijzigd 04-07-2022

schaal 1:50
formaat A3
werk 17584

BE-09 Kruipluik berging / BE-13 Loopdeur in kanteldeur

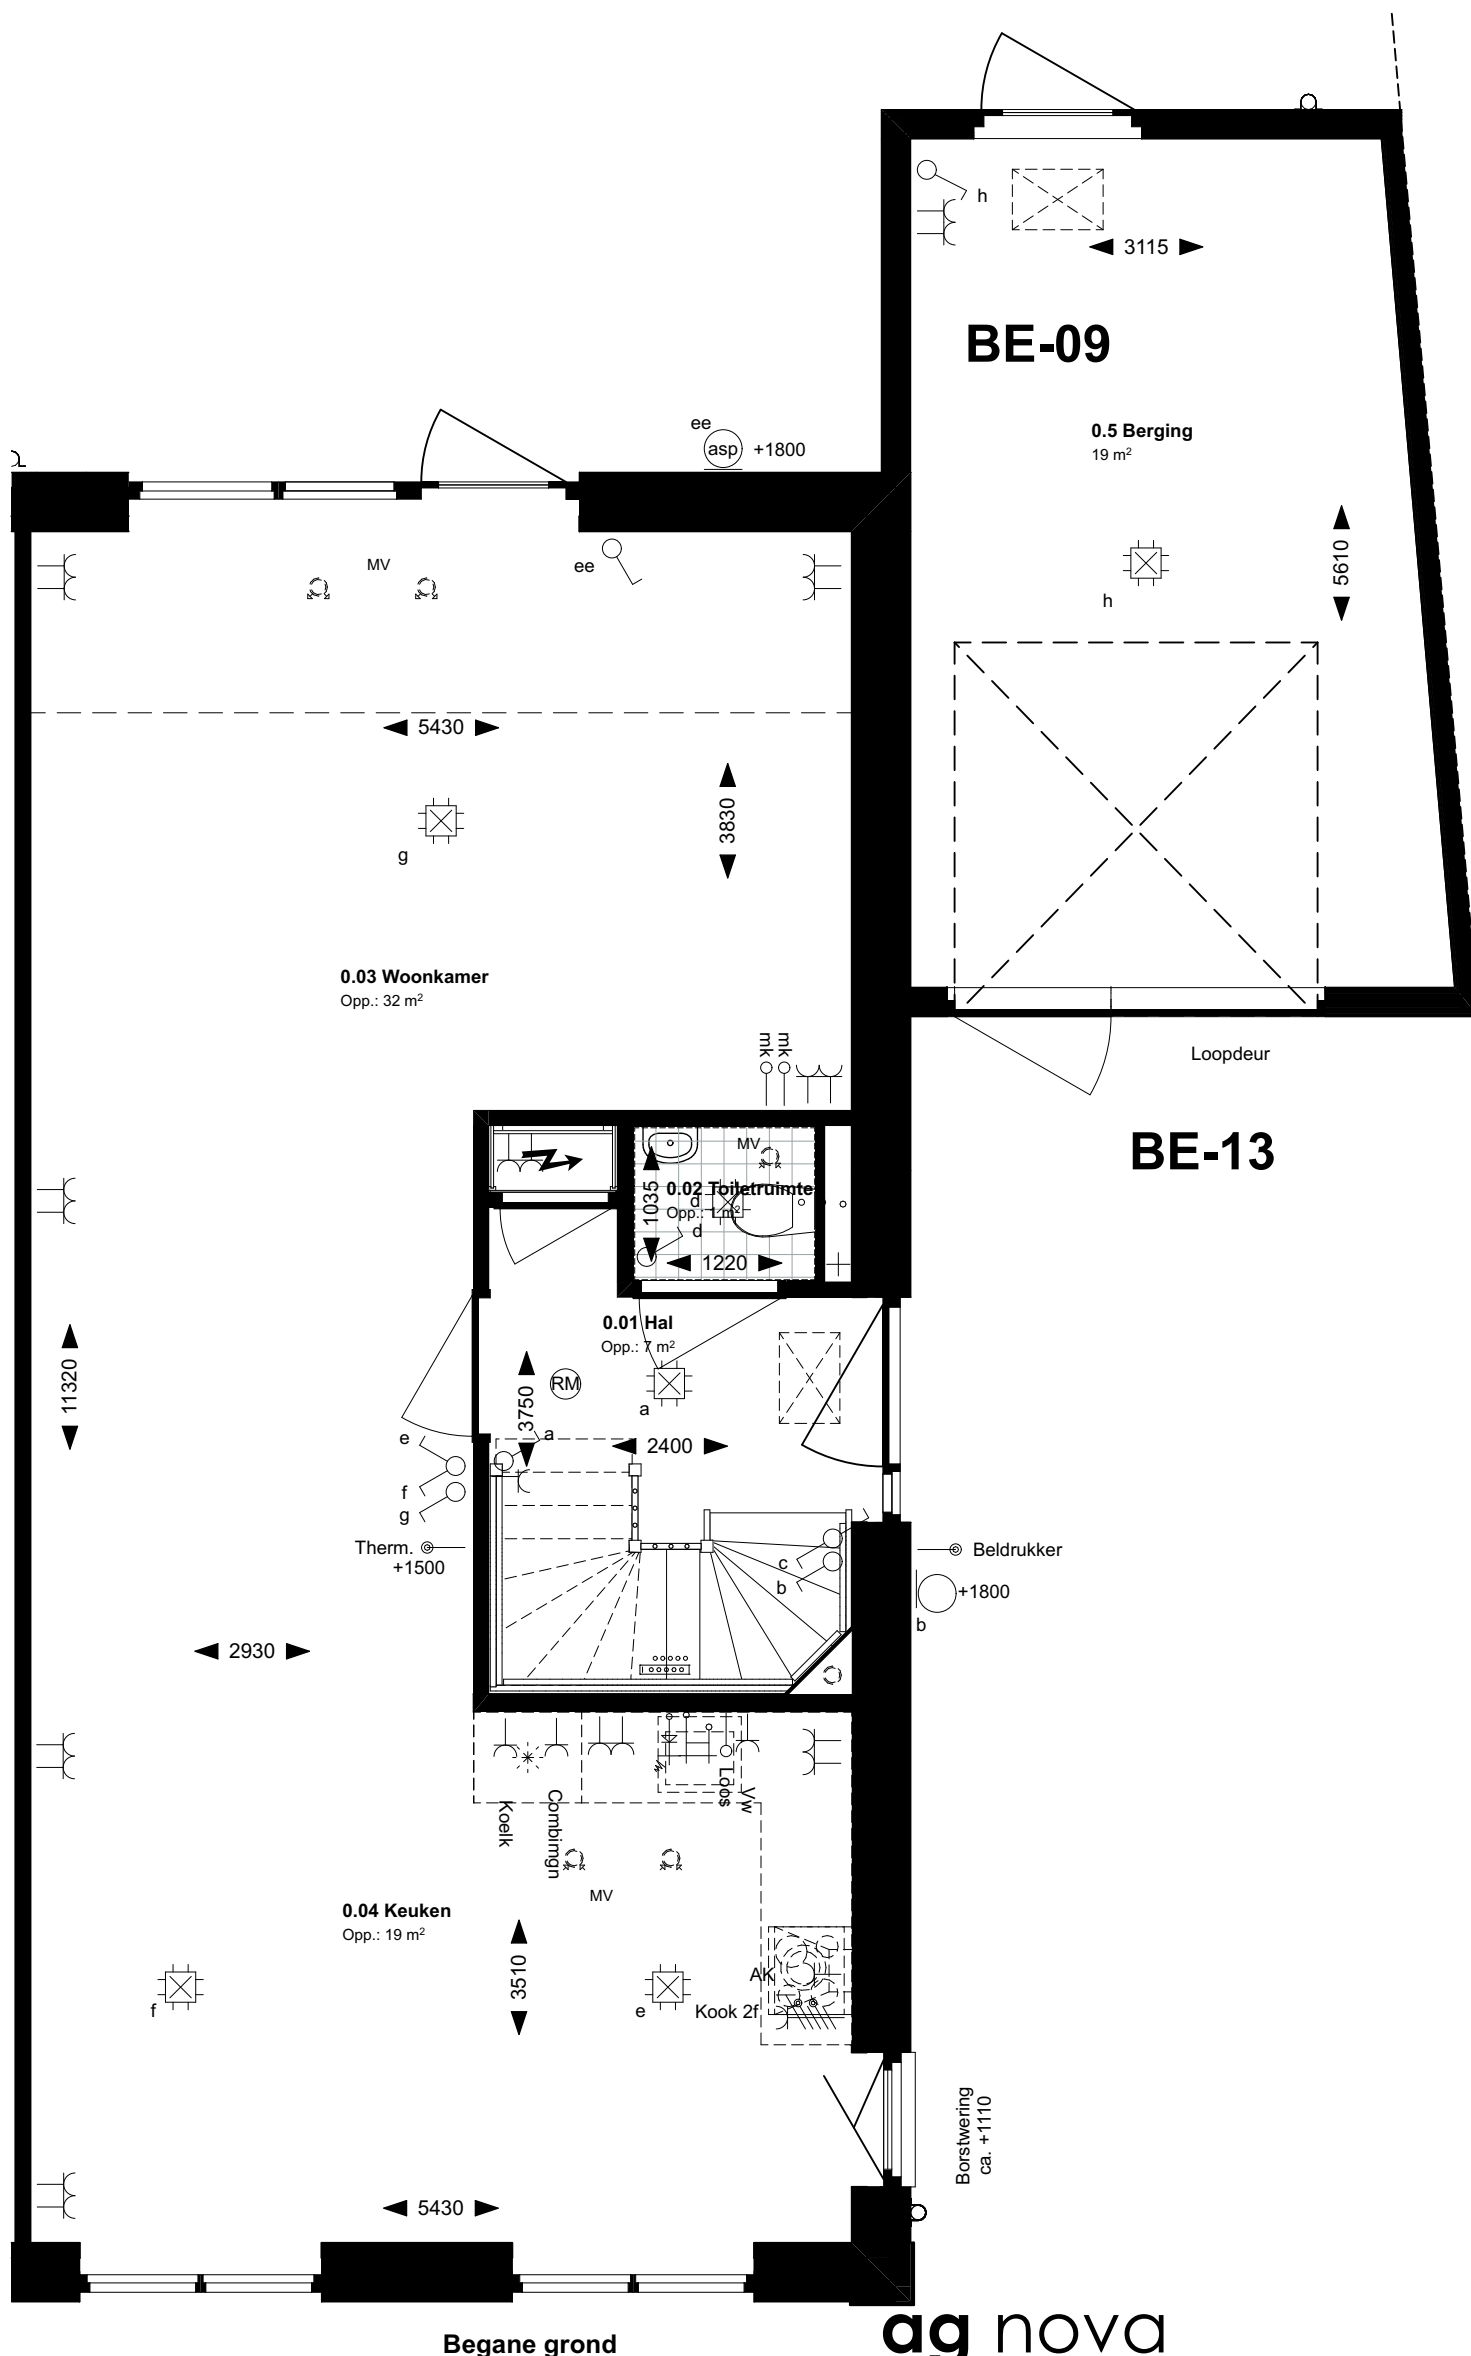

Renvooi electra conform NEN 1010

Elektra

- Bel
- Wandlichtpunt
- Aansluitpunt armatuur
- Plafondlichtpunt
- Plafondlichtpunt (LED)
- enkelpolige schakelaar
- dubbelpolige schakelaar
- enkele wandcontactdoos geaard
- dubbele wandcontactdoos geaard
- brandmelder
- PV-omvormer
- aardingsmatje
- centraal aardpunt

Symbolen ventilatie

- MV Mechanische ventilatie aanvoer
- MV Mechanische ventilatie afvoer

Aansluitpunten keuken/techniek

- Kookgroep 2f
- aansluiting combimagnetron
- aansluiting koelkast
- aansluiting vaatwasser
- aansluiting wasmachine
- aansluiting afzuigkap
- aansluiting droger
- aansluiting wasmachine
- thermostaataansluiting
- Tappunt incl. wasmachinekraan
- Loze aansluiting warmtepomp
- Loze aansluiting (tot aan meterkast)

Symbolen sanitair/gas/water

- Afvoer/douche drain
- Vloerverwarmingsverdeler
- el. rad. elektrische radiator
- Aansluiting warmtepomp
- Boilervat

ag nova
ARCHITECTEN

AGNOVA Architecten
Paulus Borstraat 43
3812 TA Amersfoort
033 455 4004
www.agnova.nl



VanWonen vastgoedontwikkeling
Willemsvaart 21
8019 AB Zwolle
038 303 3600
www.vanwonen.com

Bnrs: 140

project Drachtstervaart, Drachten
getekend 28-06-2022
gewijzigd 04-07-2022

schaal 1:50
formaat A3
werk 17584