

Twee-onder-een-kapwoning

Fase 3C optietekeningen

Bnrs: 141

K-Tekeningenlijst opties bnr 141

<u>Document</u>	<u>Omschrijving</u>	<u>Formaat</u>	<u>Getekend</u>	<u>Schaal</u>	<u>Gewijzigd</u>
K.101	RB-04 uitbouw 1,2m / KE-01 keukenopstelling verplaatsen		28-06-2022	1:50	04-07-2022
K.102	RB-05 uitbouw 2,4m		28-06-2022	1:50	04-07-2022
K.103	RB-07 schuifpui achtergevel		28-06-2022	1:50	04-07-2022
K.104	RB-09 tuindeuren achtergevel		28-06-2022	1:50	04-07-2022
K.105	RB-15 indeling zolder		28-06-2022	1:50	04-07-2022
K.106	RB-23 dakraam (78 x 118 cm)		28-06-2022	1:50	04-07-2022
K.107	RB-52 Opstelplaats wasmachine in de berging		28-06-2022	1:50	04-07-2022


project Drachstervaart - in de Luwte, Drachten
 opdrachtg. vanWonen
 onderdeel Twee-onder-een-kapwoning Fase 3C optietekeningen Bnrs: 141

formaat A3
 werk 17584
 blad K.100

28-06-2022
 1:0,67
 getekend
 schaal

gewijzigd 04-07-2022

RB-04 uitbouw 1,2m / KE-01 keukenopstelling verplaatsen

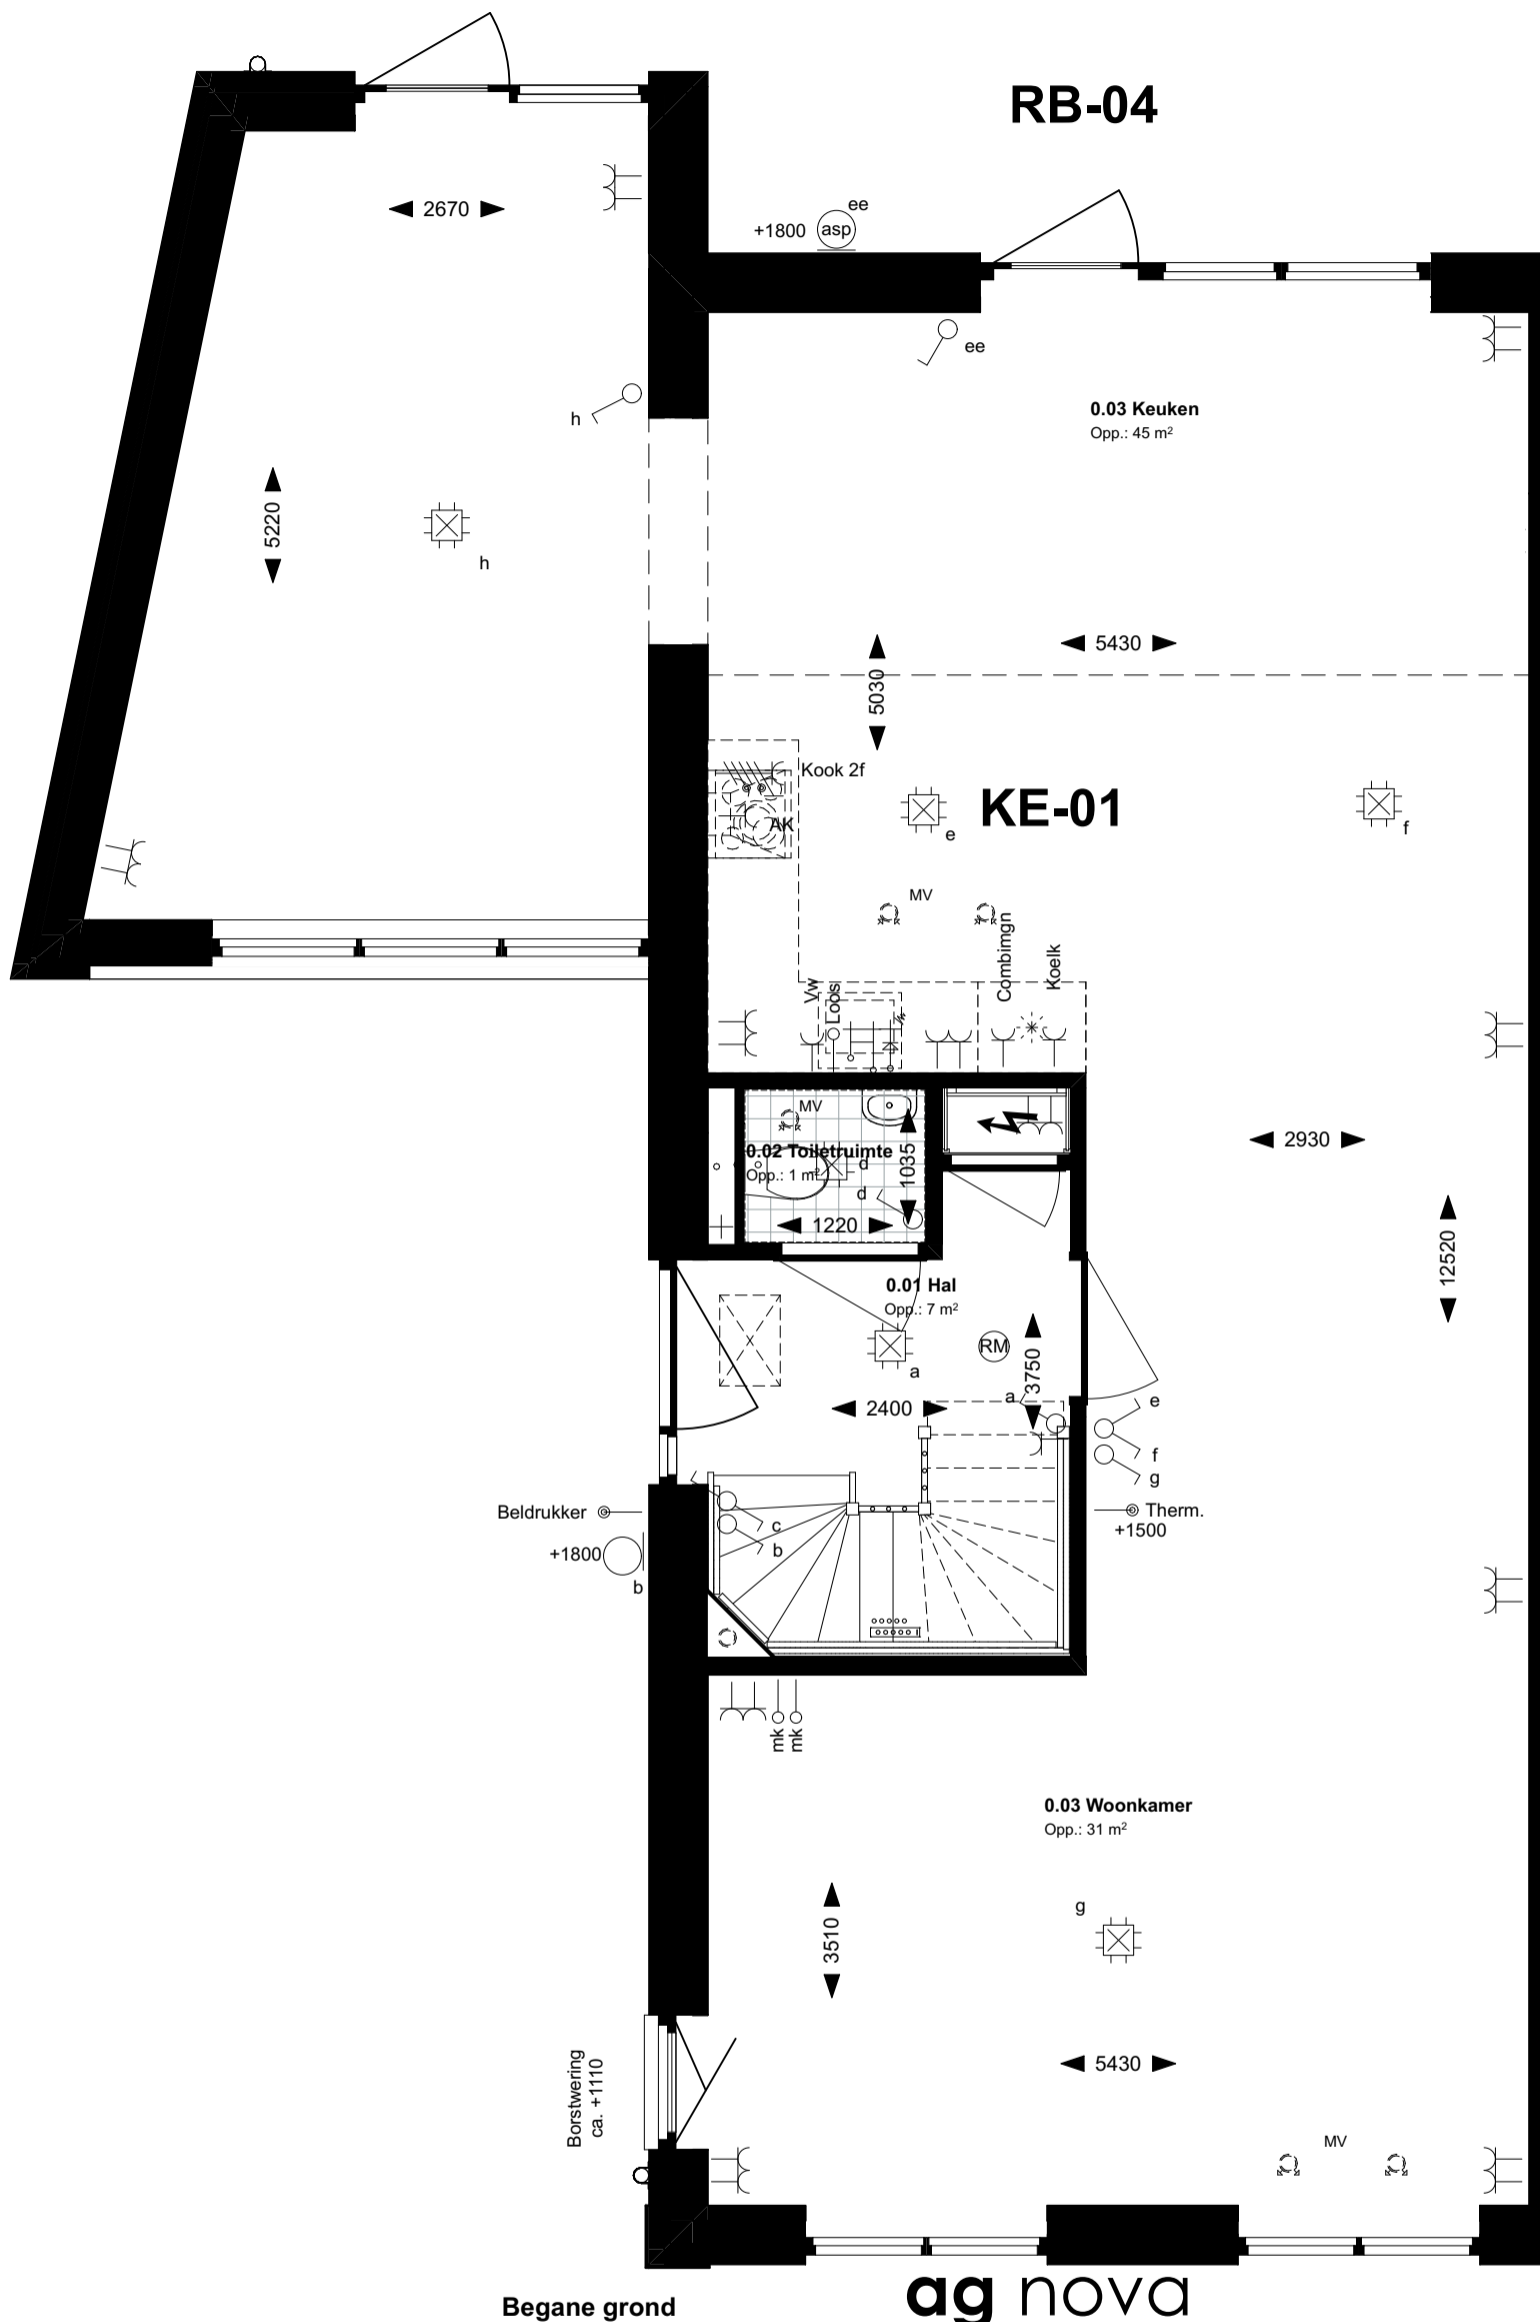

Renvooi electra conform NEN 1010

Elektra

- Bel
- Wandlichtpunt
- Ansluitpunt armatuur
- Plafondlichtpunt
- Plafondlichtpunt (LED)
- enkelpolige schakelaar
- wisselschakelaar
- dubbelpolige schakelaar
- enkele wandcontactdoos geaard
- dubbele wandcontactdoos geaard
- brandmelder
- PV-omvormer
- aardingsmatje
- centraal aardpunt

Symbolen ventilatie

- MV Mechanische ventilatie aanvoer
- MV Mechanische ventilatie afvoer

Aansluitpunten keuken/techniek

- Kookgroep 2f
- aansluiting combimagnetron
- aansluiting koelkast
- aansluiting vaatwasser
- aansluiting wasmachine
- aansluiting afzuigkap
- aansluiting droger
- aansluiting wasmachine
- thermostaataansluiting
- Tappunt incl. wasmachinekraan
- Loze aansluiting warmtepomp
- Loze aansluiting (tot aan meterkast)

Symbolen sanitair/gas/water

- Afvoer/douche drain
- Vloerverwarmingsverdeler
- elektrische radiator
- Aansluiting warmtepomp
- Boilervat

ag nova
ARCHITECTEN



Bnrs: 141


AGNOVA Architecten
Paulus Borstraat 43
3812 TA Amersfoort
033 455 4004
www.agnova.nl

VanWonen vastgoedontwikkeling
Willemsvaart 21
8019 AB Zwolle
038 303 3600
www.vanwonen.com

project Drachtstervaart, Drachten
getekend 28-06-2022
gewijzigd 04-07-2022

schaal 1:50
formaat A3
werk 17584

RB-05 uitbouw 2,4m

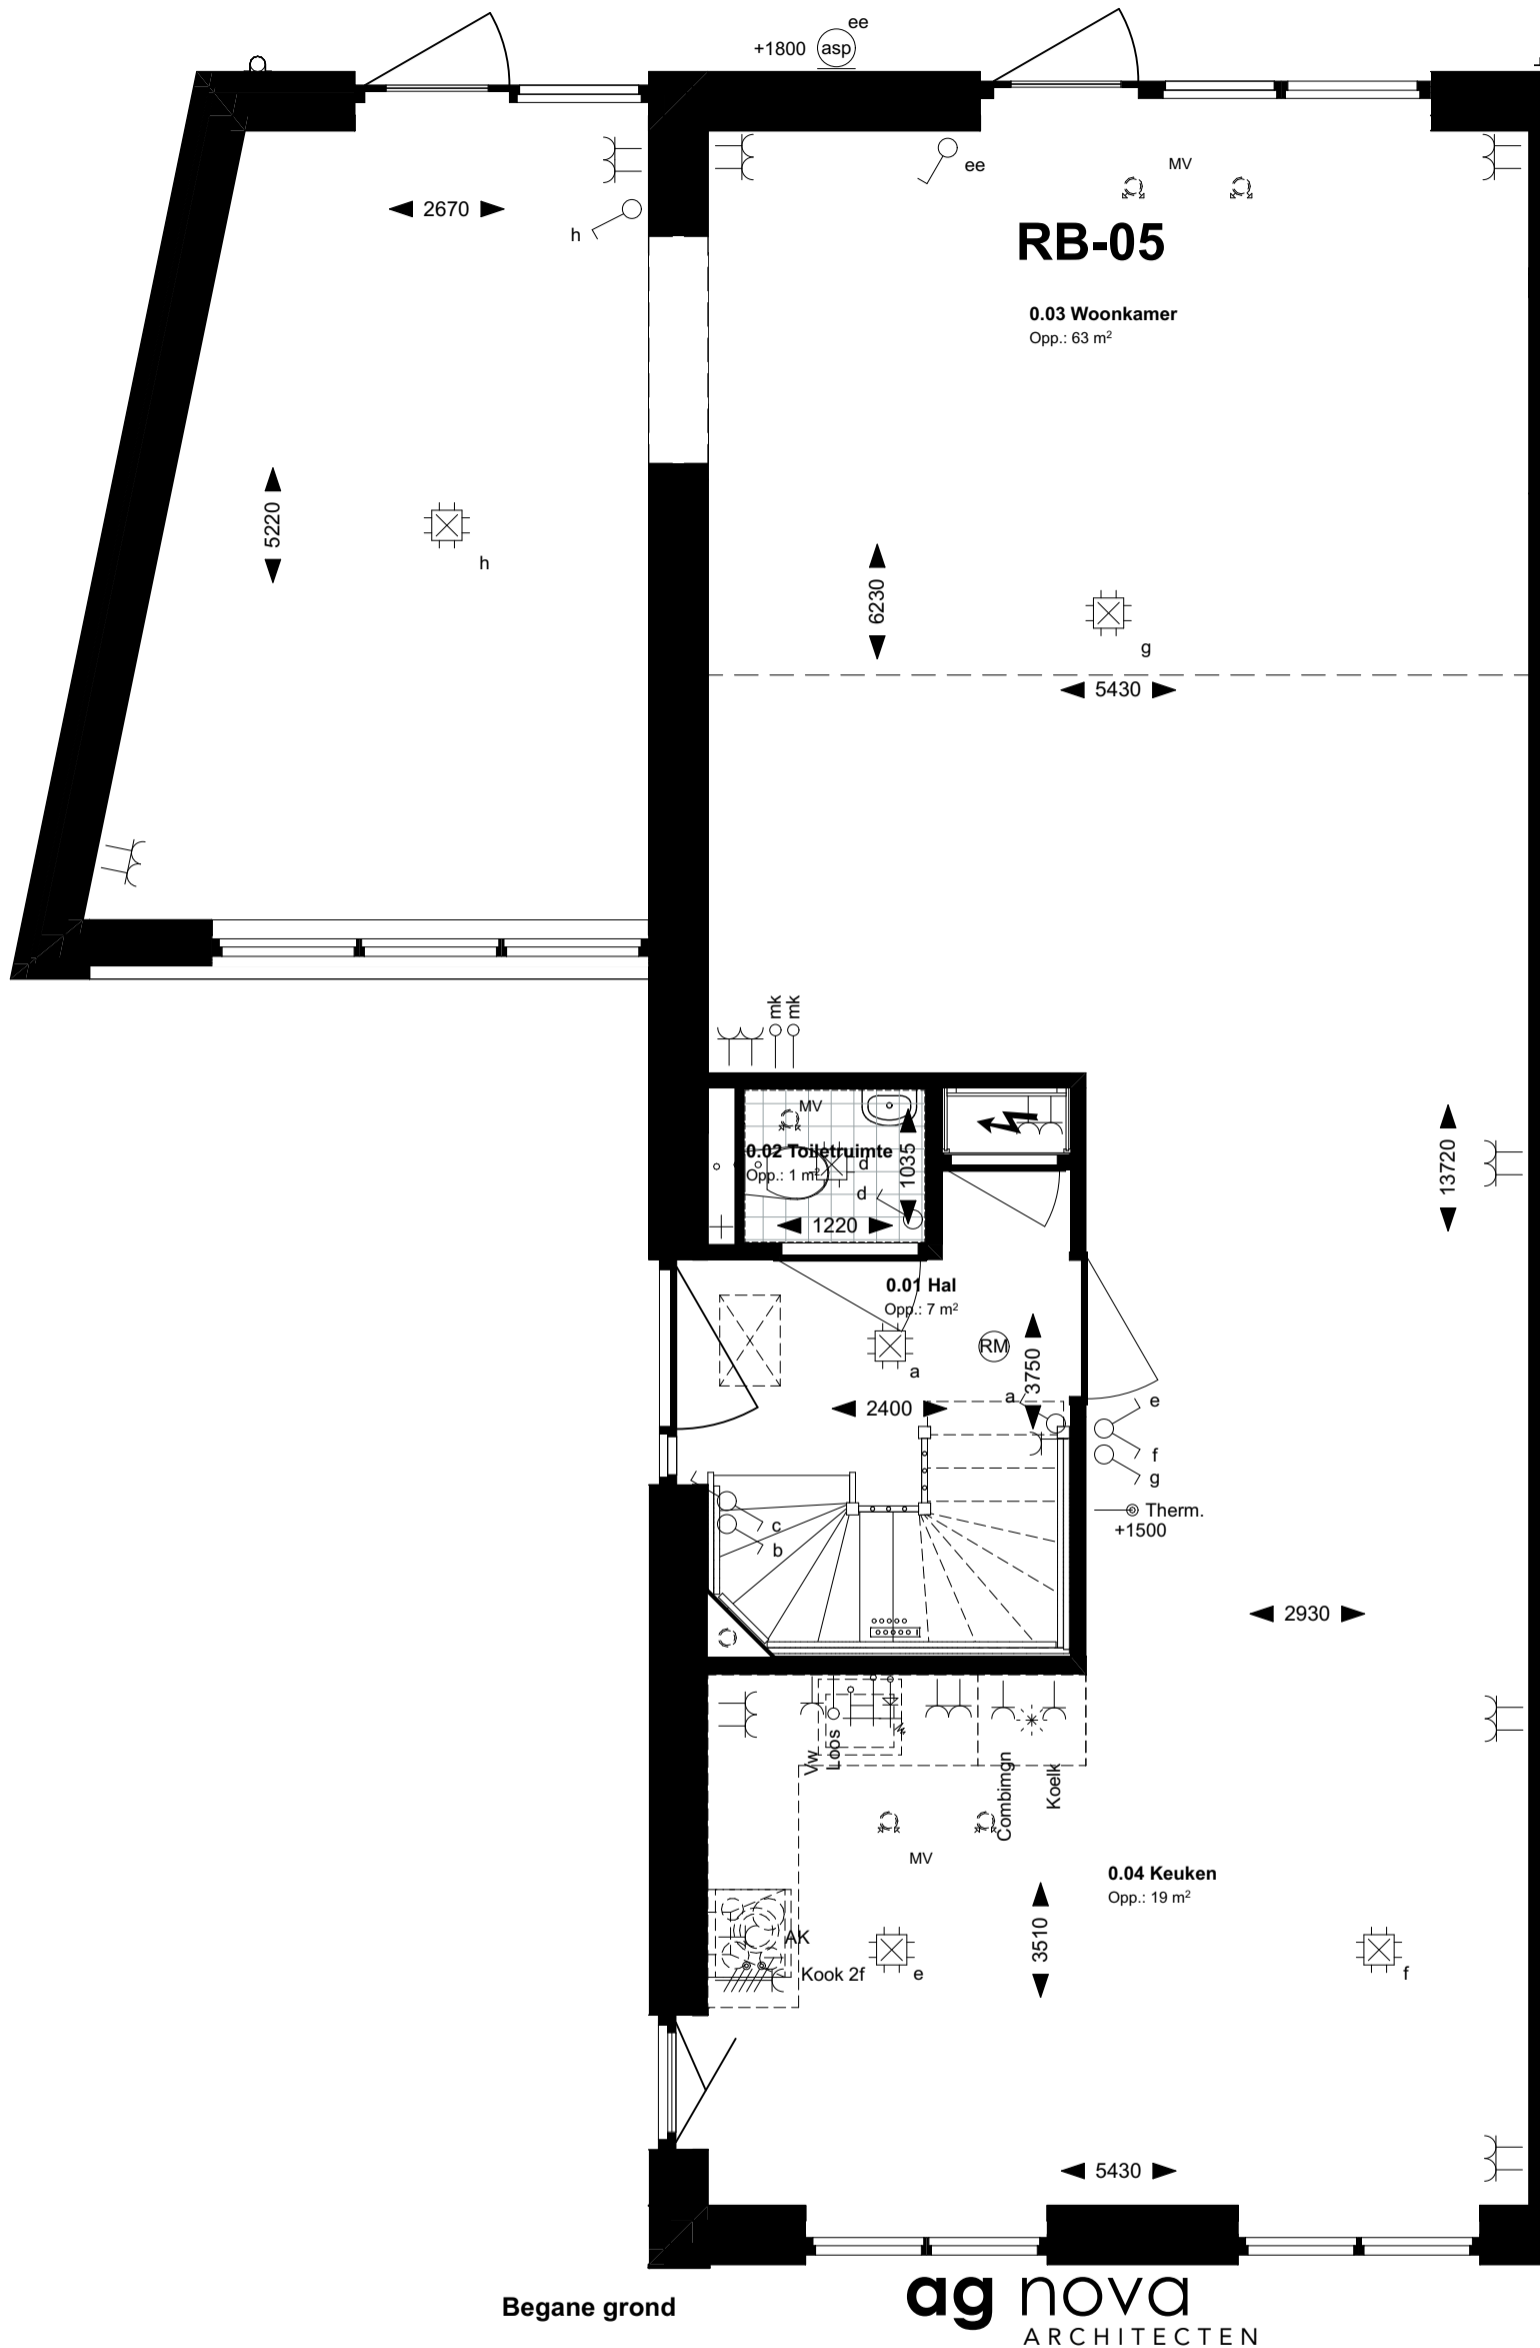

Renvooi electra conform NEN 1010

Elektra

- Bel
- Wandlichtpunt
- Aansluitpunt armatuur
- Plafondlichtpunt
- Plafondlichtpunt (LED)
- enkelpolige schakelaar
- wisselschakelaar
- dubbelpolige schakelaar
- enkele wandcontactdoos geaard
- dubbele wandcontactdoos geaard
- brandmelder
- PV-omvormer
- aardingsmatje
- centraal aardpunt

Symbolen ventilatie

- MV Mechanische ventilatie aanvoer
- MV Mechanische ventilatie afvoer

Aansluitpunten keuken/techniek

- Kookgroep 2f
- aansluiting combimagnetron
- aansluiting koelkast
- aansluiting vaatwasser
- aansluiting wasmachine
- aansluiting afzuigkap
- aansluiting droger
- aansluiting wasmachine
- thermostaataansluiting
- Tappunt incl. wasmachinekraan
- Loze aansluiting warmtepomp
- Loze aansluiting (tot aan meterkast)

Symbolen sanitair/gas/water

- Afvoer/douche drain
- Vloerverwarmingsverdeler
- elektrische radiator
- Aansluiting warmtepomp
- Boilervat

Begane grond

ag nova
ARCHITECTEN



Bnrs: 141


AGNOVA Architecten
Paulus Borstraat 43
3812 TA Amersfoort
033 455 4004
www.agnova.nl

VanWonen vastgoedontwikkeling
Willemsvaart 21
8019 AB Zwolle
038 303 3600
www.vanwonen.com

project Drachtstervaart, Drachten
getekend 28-06-2022
gewijzigd 04-07-2022

schaal 1:50
formaat A3
werk 17584

RB-07 schuifpui achtergevel

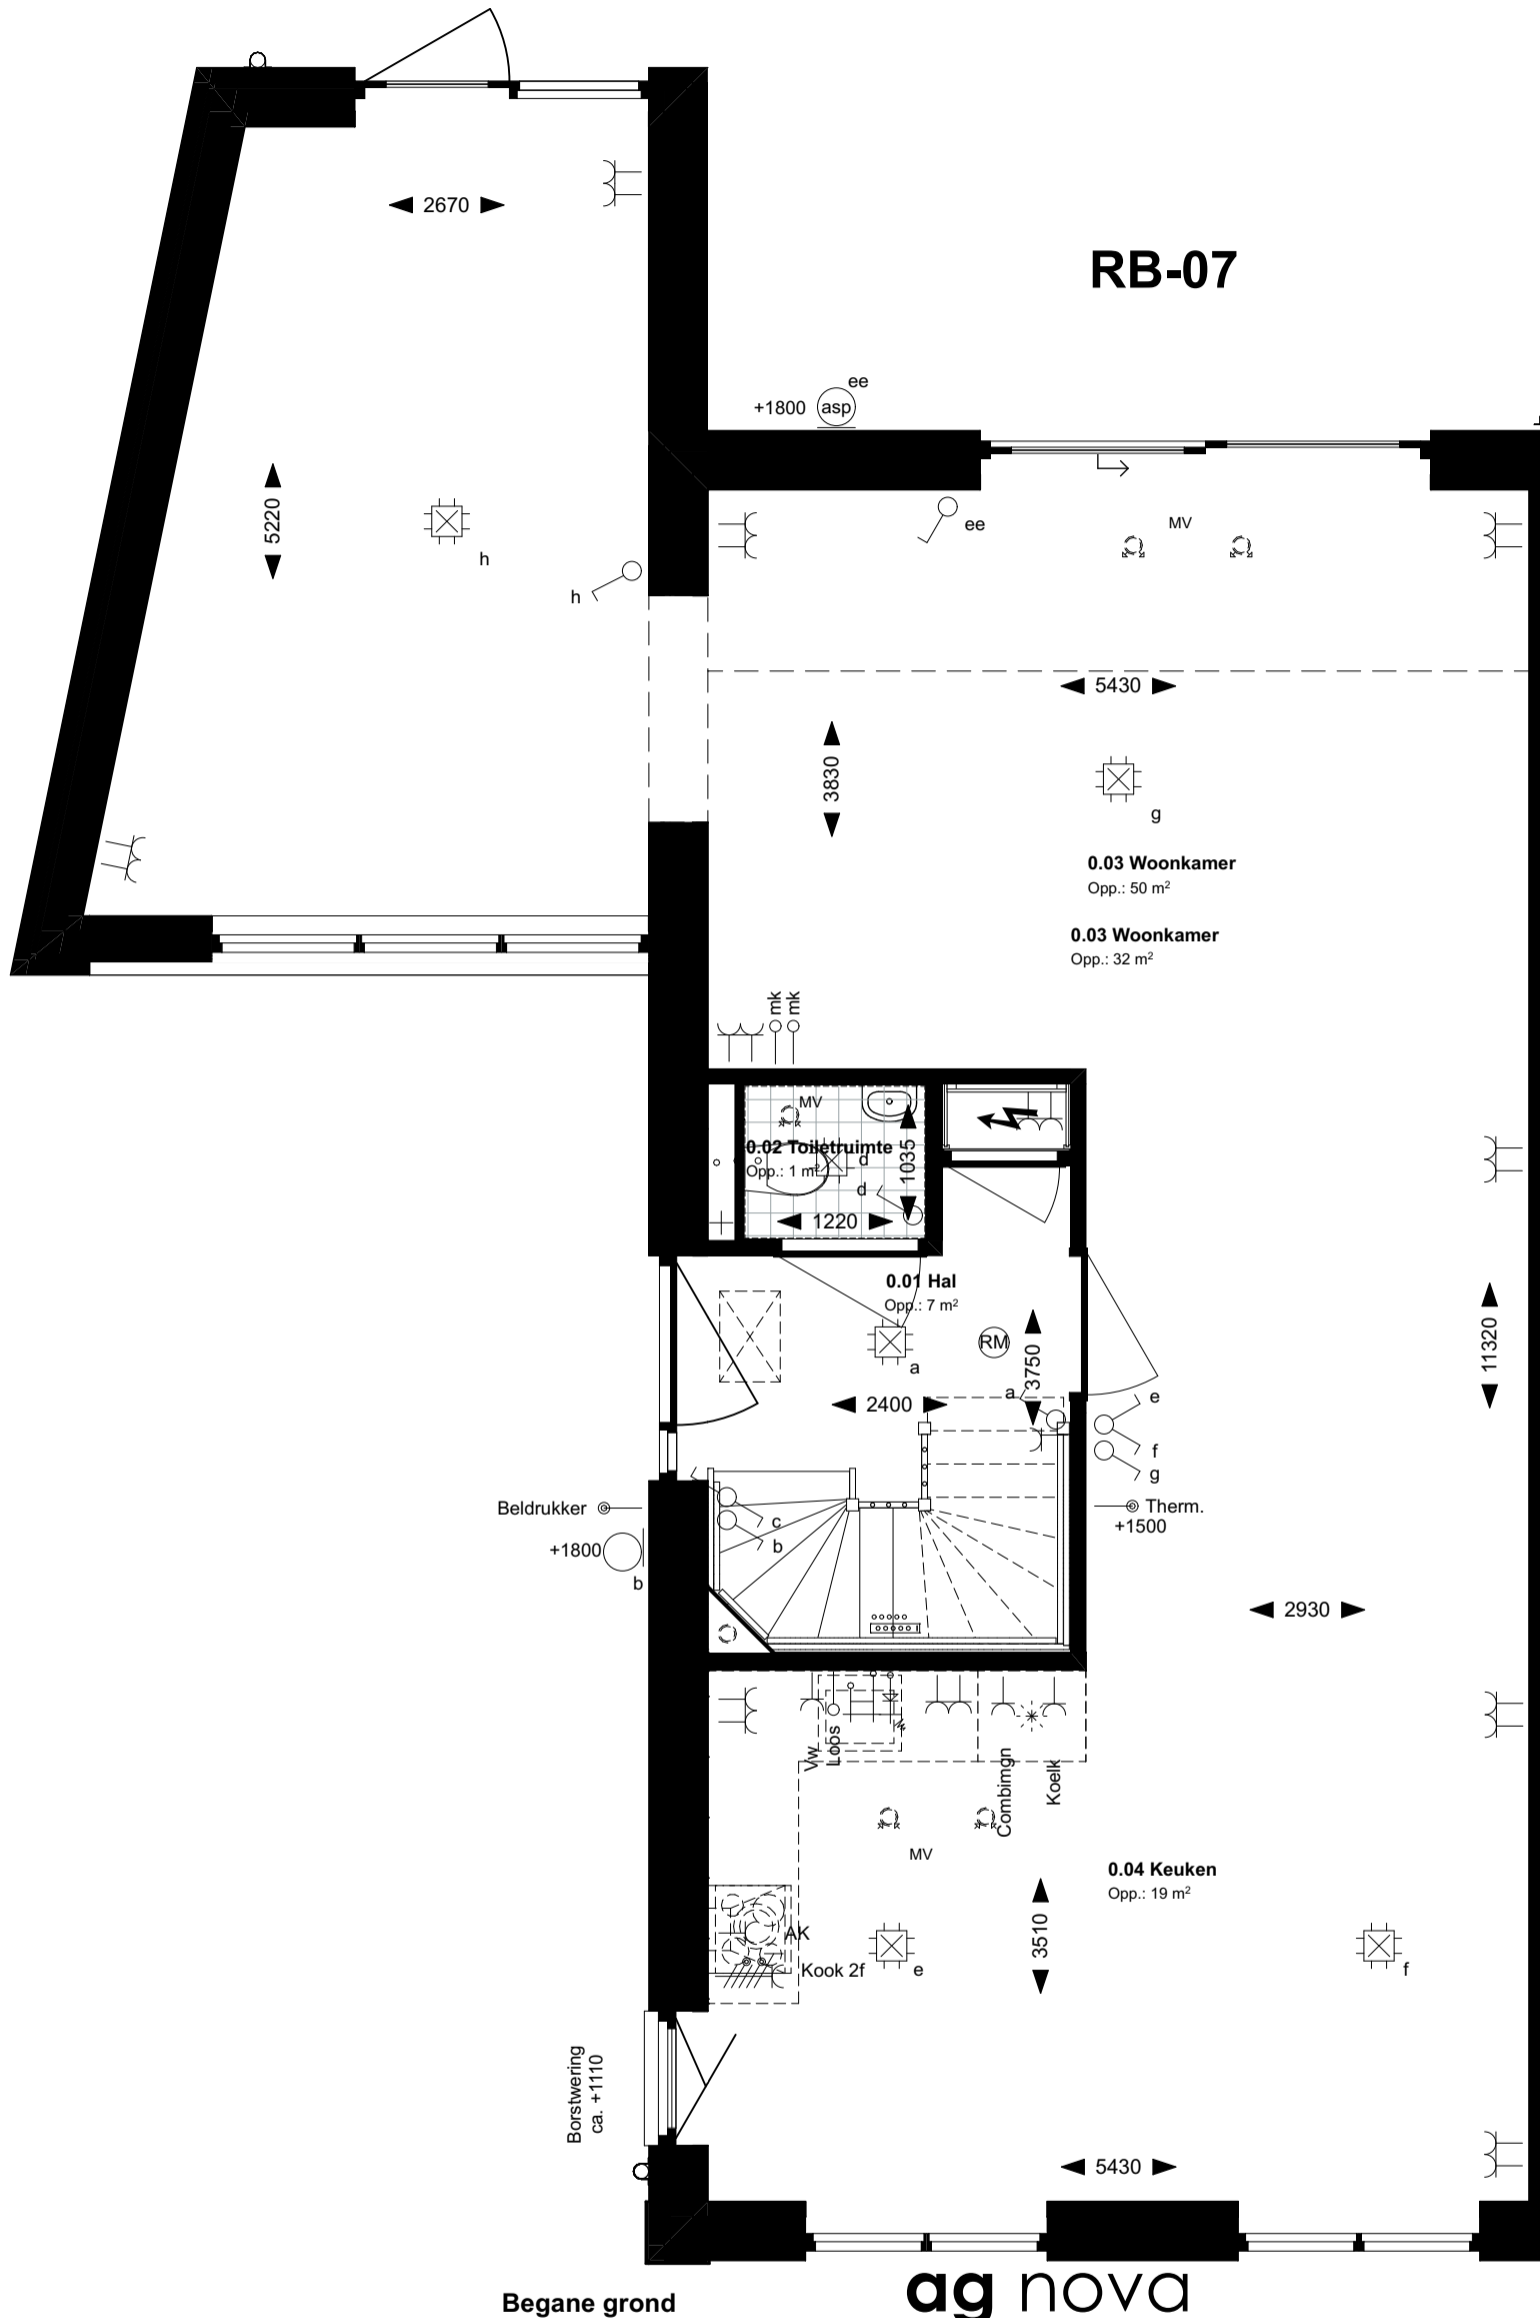

Renvooi electra conform NEN 1010

Elektra

- Bel
- Wandlichtpunt
- Aansluitpunt armatuur
- Plafondlichtpunt
- Plafondlichtpunt (LED)
- enkelpolige schakelaar
- dubbelpolige schakelaar
- enkele wandcontactdoos geaard
- dubbele wandcontactdoos geaard
- brandmelder
- PV-omvormer
- aardingsmatje
- centraal aardpunt

Symbolen ventilatie

- MV Mechanische ventilatie aanvoer
- MV Mechanische ventilatie afvoer

Aansluitpunten keuken/techniek

- Kookgroep 2f
- aansluiting combimagnetron
- aansluiting koelkast
- aansluiting vaatwasser
- aansluiting wasmachine
- aansluiting afzuigkap
- aansluiting droger
- aansluiting wasmachine
- thermostaataansluiting
- Tappunt incl. wasmachinekraan
- Loze aansluiting warmtepomp
- Loze aansluiting (tot aan meterkast)

Symbolen sanitair/gas/water

- Afvoer/douche drain
- Vloerverwarmingsverdeler
- elektrische radiator
- Aansluiting warmtepomp
- Boilervat

Begane grond

ag nova
ARCHITECTEN



Bnrs: 141


AGNOVA Architecten
Paulus Borstraat 43
3812 TA Amersfoort
033 455 4004
www.agnova.nl

VanWonen vastgoedontwikkeling
Willemsvaart 21
8019 AB Zwolle
038 303 3600
www.vanwonen.com

project Drachtstervaart, Drachten
getekend 28-06-2022
gewijzigd 04-07-2022

schaal 1:50
formaat A3
werk 17584

RB-09 tuindeuren achtergevel

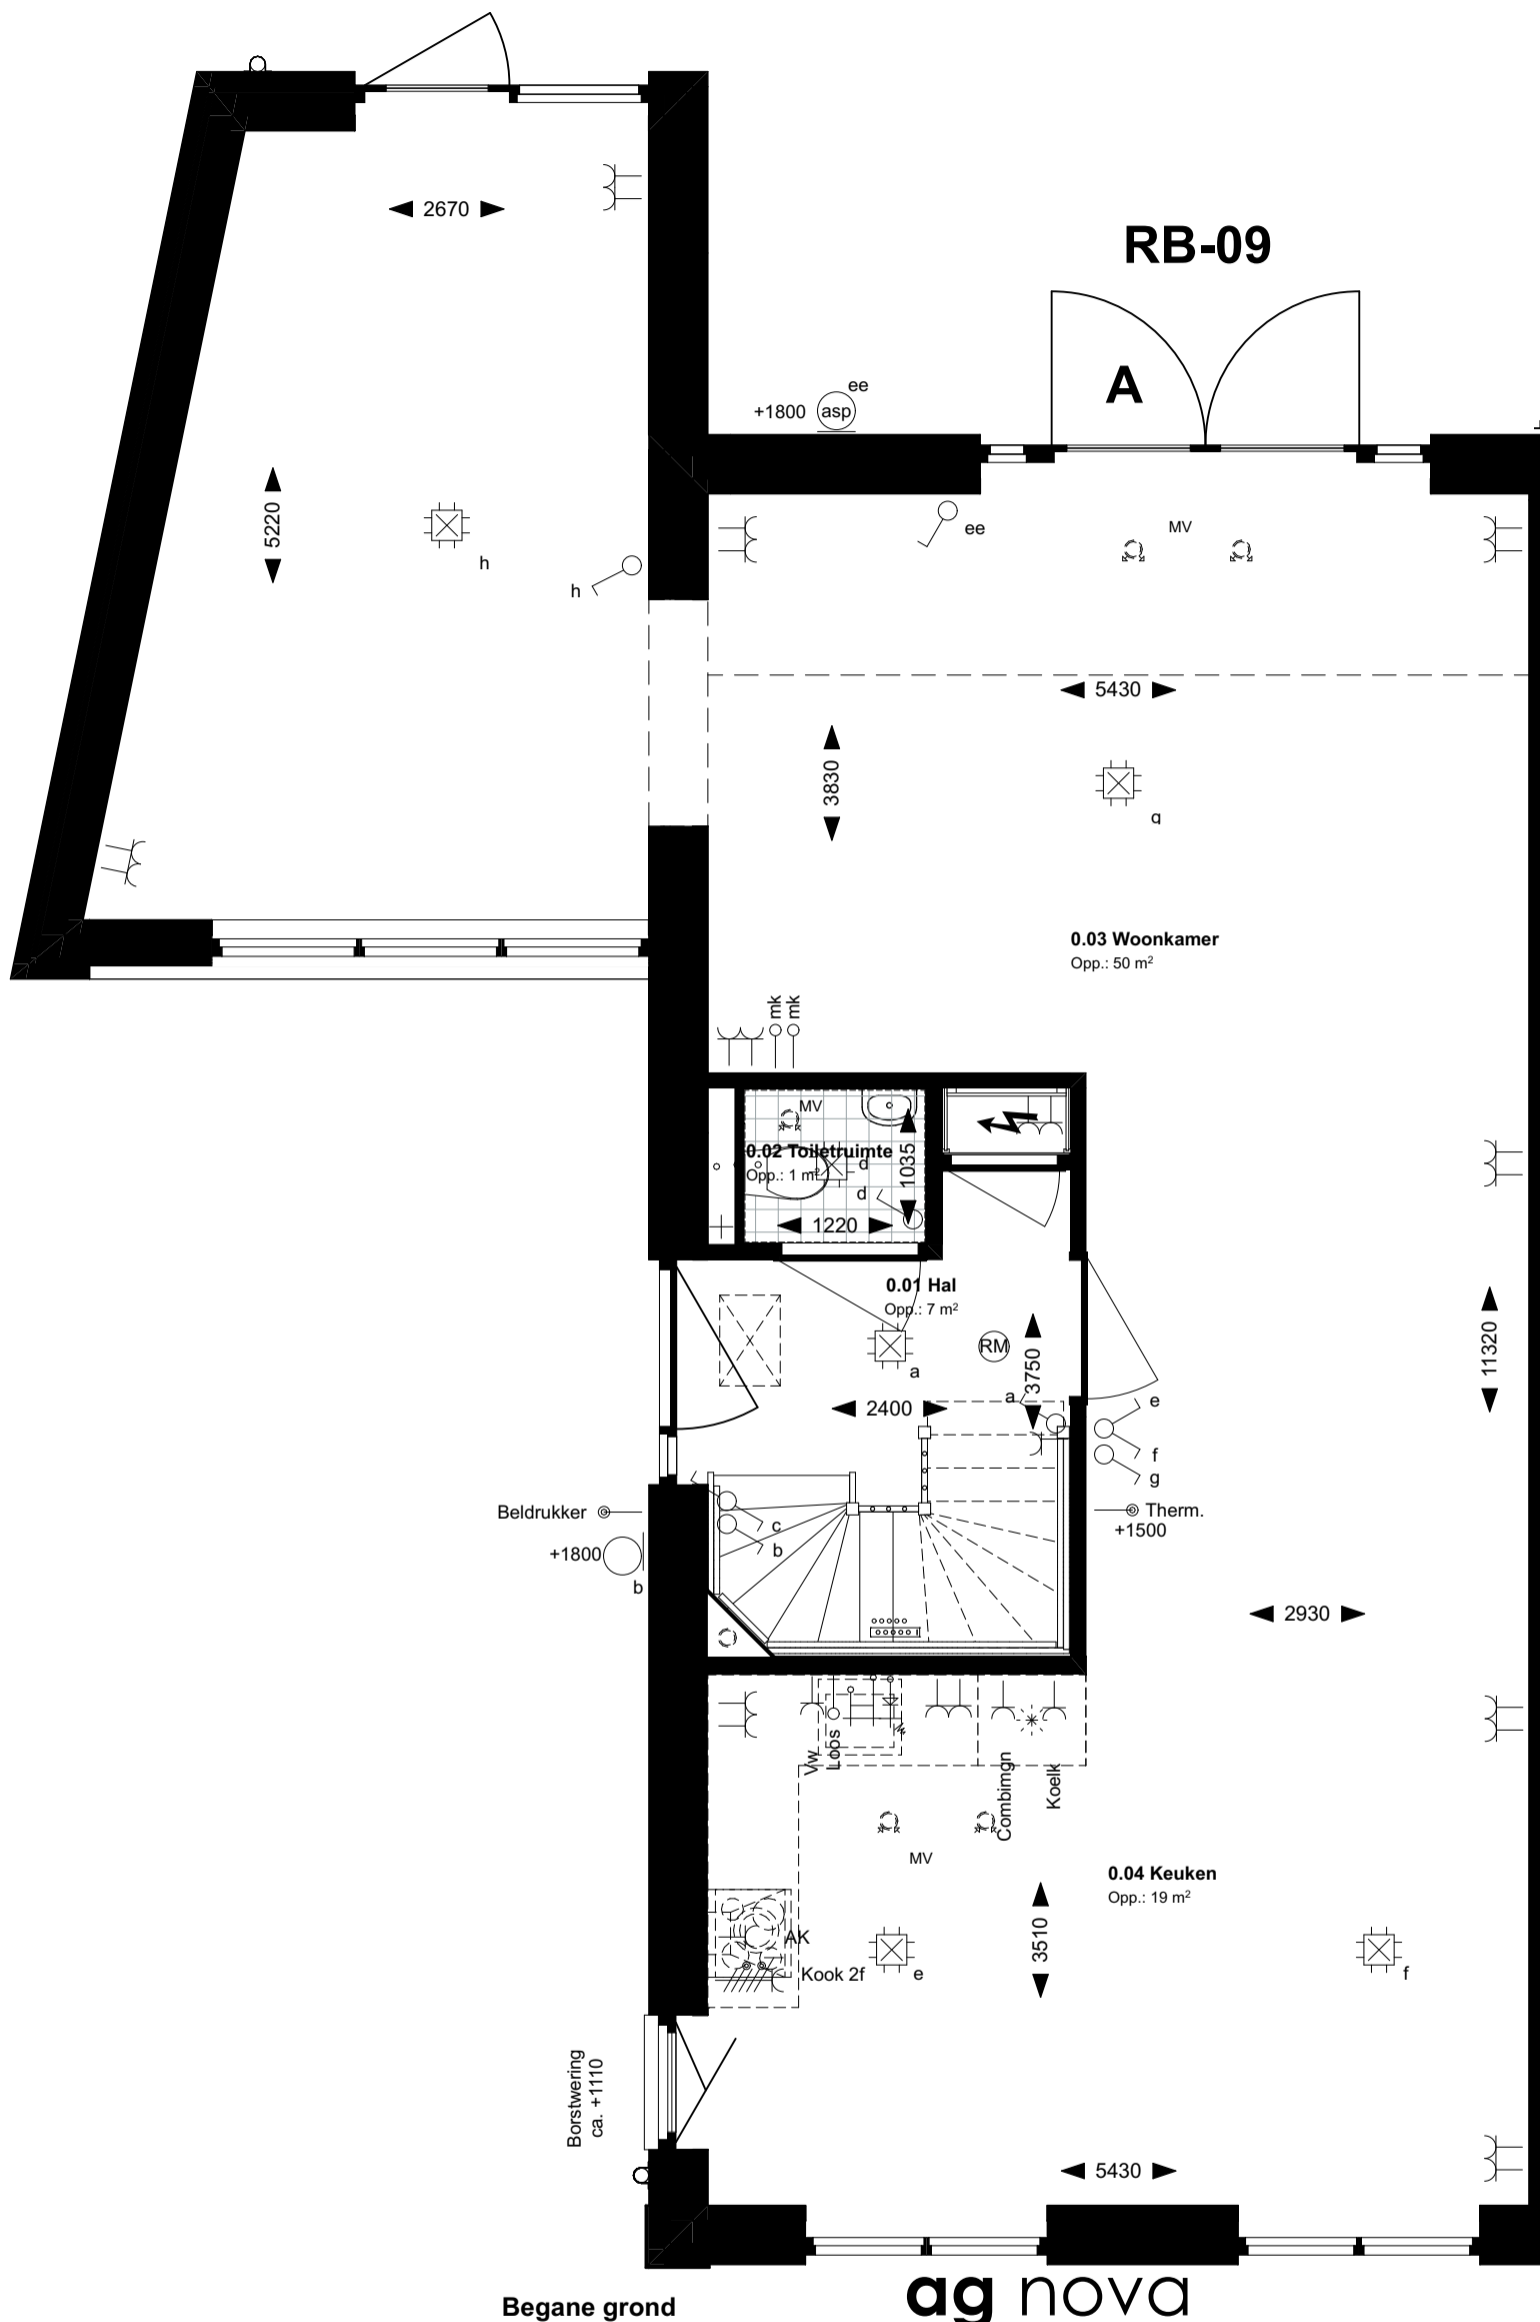

Renvooi electra conform NEN 1010

Elektra

- Bel
- Wandlichtpunt
- Aansluitpunt armatuur
- Plafondlichtpunt
- Plafondlichtpunt (LED)
- enkelpolige schakelaar
- wisselschakelaar
- dubbelpolige schakelaar
- enkele wandcontactdoos geaard
- dubbele wandcontactdoos geaard
- brandmelder
- PV-omvormer
- aardingsmatje
- centraal aardpunt

Symbolen ventilatie

- MV Mechanische ventilatie aanvoer
- MV Mechanische ventilatie afvoer

Aansluitpunten keuken/techniek

- Kookgroep 2f
- aansluiting combimagnetron
- aansluiting koelkast
- aansluiting vaatwasser
- aansluiting wasmachine
- aansluiting afzuigkap
- aansluiting droger
- aansluiting wasmachine
- thermostaataansluiting
- Tappunt incl. wasmachinekraan
- Loze aansluiting warmtepomp
- Loze aansluiting (tot aan meterkast)

Symbolen sanitair/gas/water

- Afvoer/douche drain
- Vloerverwarmingsverdeler
- el. rad. elektrische radiator
- Aansluiting warmtepomp
- Boilervat

Begane grond

ag nova
ARCHITECTEN



Bnrs: 141


AGNOVA Architecten
Paulus Borstraat 43
3812 TA Amersfoort
033 455 4004
www.agnova.nl

VanWonen vastgoedontwikkeling
Willemsvaart 21
8019 AB Zwolle
038 303 3600
www.vanwonen.com

project Drachtstervaart, Drachten
getekend 28-06-2022
gewijzigd 04-07-2022

schaal 1:50
formaat A3
werk 17584


 


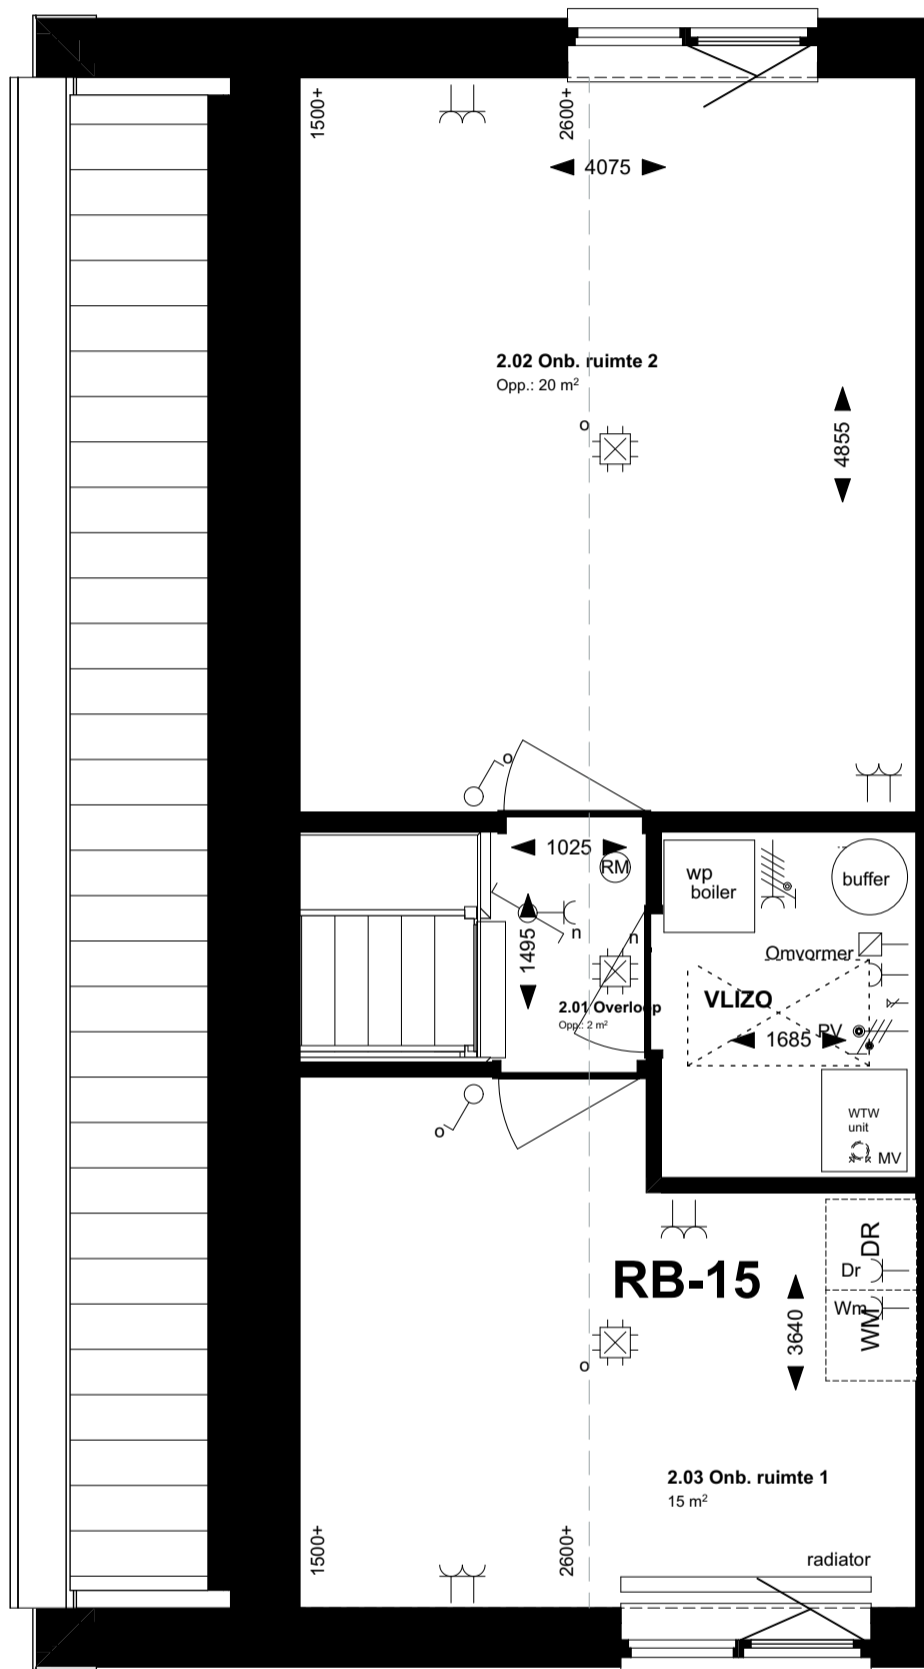









RB-15 indeling zolder





 2e verdieping

Renvooi electra conform NEN 1010


Elektra

-  Bel
-  Wandlichtpunt
-  Aansluitpunt armatuur
-  Plafondlichtpunt
-  Plafondlichtpunt (LED)
-  enkelpolige schakelaar
-  wisselschakelaar
-  dubbelpolige schakelaar
-  enkele wandcontactdoos geaard
-  dubbele wandcontactdoos geaard
-  brandmelder
-  PV-omvormer
-  aardingsmatje
-  centraal aardpunt




 

Symbolen ventilatie

-  MV Mechanische ventilatie aanvoer
-  MV Mechanische ventilatie afvoer

Aansluitpunten keuken/techniek

-  Kookgroep 2f
-  aansluiting combimagnetron
-  aansluiting koelkast
-  aansluiting vaatwasser
-  aansluiting wasmachine
-  aansluiting afzuigkap
-  aansluiting droger
-  aansluiting wasmachine
-  thermostaataansluiting
-  Tappunt incl. wasmachinekraan
-  Loze aansluiting warmtepomp
-  Loze aansluiting (tot aan meterkast)

Symbolen sanitair/gas/water

-  Afvoer/douche drain
-  Vloerverwarmingsverdeler
-  el. rad. elektrische radiator
-  Aansluiting warmtepomp
-  boiler Boilervat

ag nova
ARCHITECTEN

AGNOVA Architecten
Paulus Borstraat 43
3812 TA Amersfoort
033 455 4004
www.agnova.nl




VanWonen vastgoedontwikkeling
Willemsvaart 21
8019 AB Zwolle
038 303 3600
www.vanwonen.com

Bnrs: 141

project Drachtstervaart, Drachten
getekend 28-06-2022
gewijzigd 04-07-2022

schaal 1:50
formaat A3
werk 17584

RB-23 dakraam (78 x 118 cm)

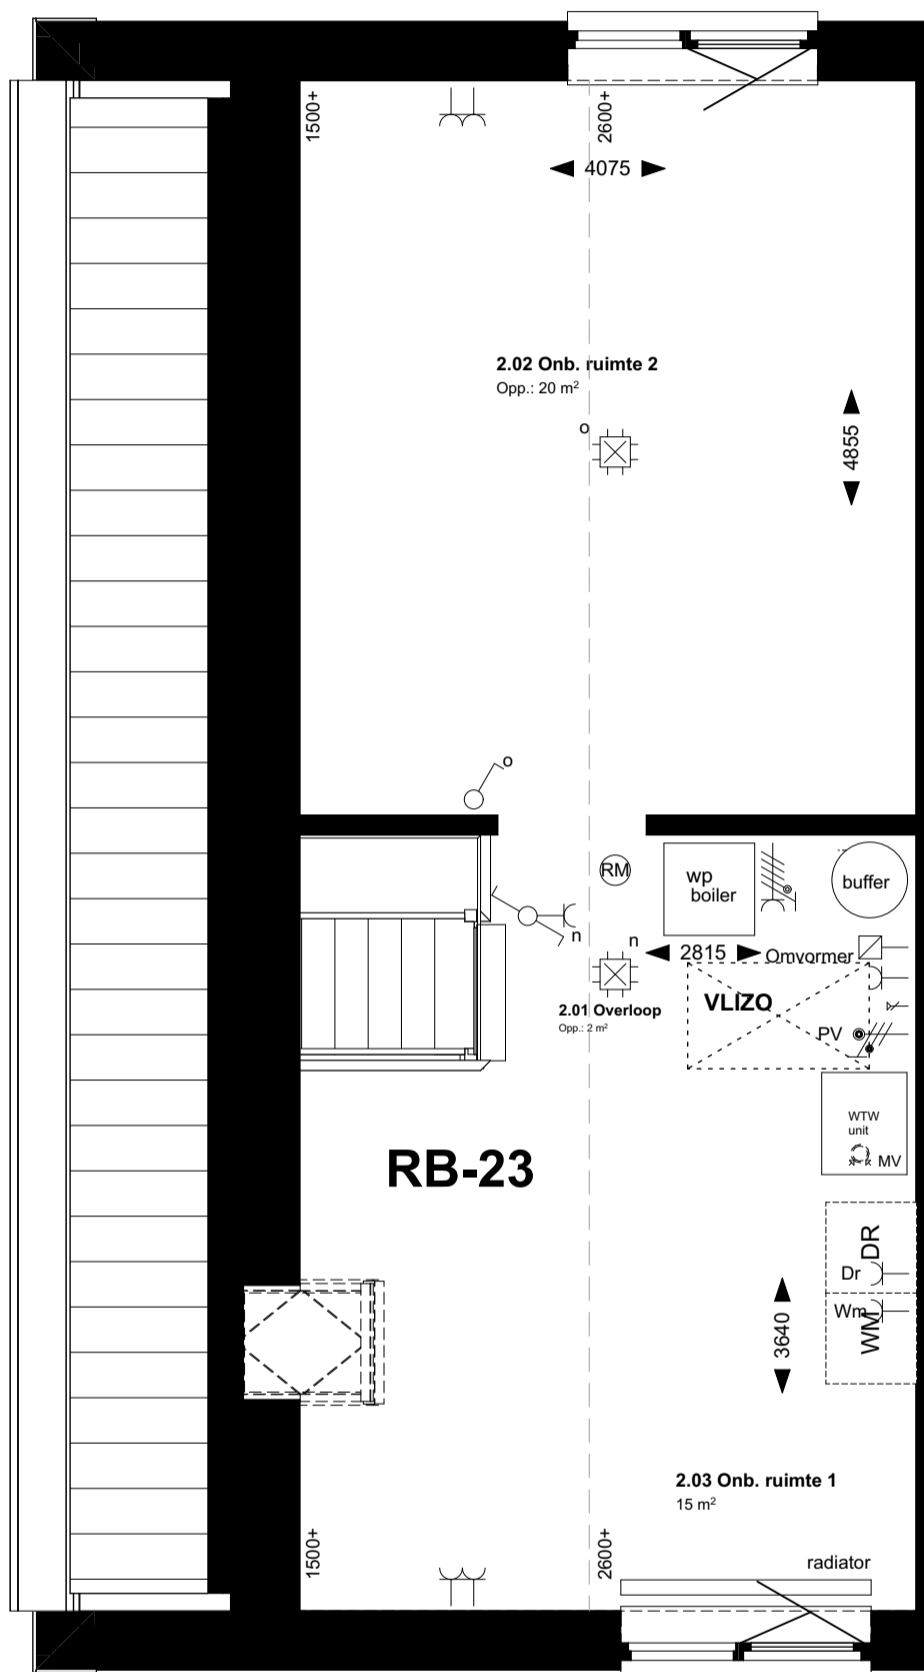

2e verdieping

Renvooi electra conform NEN 1010

Elektra

- Bel
- Wandlichtpunt
- Aansluitpunt armatuur
- Plafondlichtpunt
- Plafondlichtpunt (LED)
- enkelpolige schakelaar
- dubbelpolige schakelaar
- enkele wandcontactdoos geaard
- dubbele wandcontactdoos geaard
- brandmelder
- PV-omvormer
- aardingsmatje
- centraal aardpunt

Symbolen ventilatie

- MV Mechanische ventilatie aanvoer
- MV Mechanische ventilatie afvoer

Aansluitpunten keuken/techniek

- Kookgroep 2f
- aansluiting combimagnetron
- aansluiting koelkast
- aansluiting vaatwasser
- aansluiting wasmachine
- aansluiting afzuigkap
- aansluiting droger
- aansluiting wasmachine
- thermostaataansluiting
- Tappunt incl. wasmachinekraan
- Loze aansluiting warmtepomp
- Loze aansluiting (tot aan meterkast)

Symbolen sanitair/gas/water

- Afvoer/douche drain
- Vloerverwarmingsverdeler
- el. rad. elektrische radiator
- Aansluiting warmtepomp
- Boilervat

ag nova
ARCHITECTEN

AGNOVA Architecten
Paulus Borstraat 43
3812 TA Amersfoort
033 455 4004
www.agnova.nl



VanWonen vastgoedontwikkeling
Willemsvaart 21
8019 AB Zwolle
038 303 3600
www.vanwonen.com

Bnrs: 141















project Drachtstervaart, Drachten
getekend 28-06-2022
gewijzigd 04-07-2022

schaal 1:50
formaat A3
werk 17584



  RB-52 Opstelplaats wasmachine in de berging

Renvooi electra conform NEN 1010

Elektra

-  Bel
-  Wandlichtpunt
-  Aansluitpunt armatuur
-  Plafondlichtpunt
-  Plafondlichtpunt (LED)
-  enkelpolige schakelaar
-  wisselschakelaar
-  dubbelpolige schakelaar
-  enkele wandcontactdoos geaard
-  dubbele wandcontactdoos geaard
-  brandmelder
-  PV-omvormer
-  aardingsmatje
-  centraal aardpunt







Symbolen ventilatie


-  MV Mechanische ventilatie aanvoer
-  MV Mechanische ventilatie afvoer

Aansluitpunten keuken/techniek

-  Kookgroep 2f
-  aansluiting combimagnetron
-  aansluiting koelkast
-  aansluiting vaatwasser
-  aansluiting wasmachine
-  aansluiting afzuigkap
-  aansluiting droger
-  aansluiting wasmachine
-  thermostaataansluiting
-  Tappunt incl. wasmachinekraan
-  Loze aansluiting warmtepomp
-  Loze aansluiting (tot aan meterkast)

Symbolen sanitair/gas/water

-  Afvoer/douche drain
-  Vloerverwarmingsverdeler
-  el. rad. elektrische radiator
-  Aansluiting warmtepomp
-  boiler
-  Boilervat

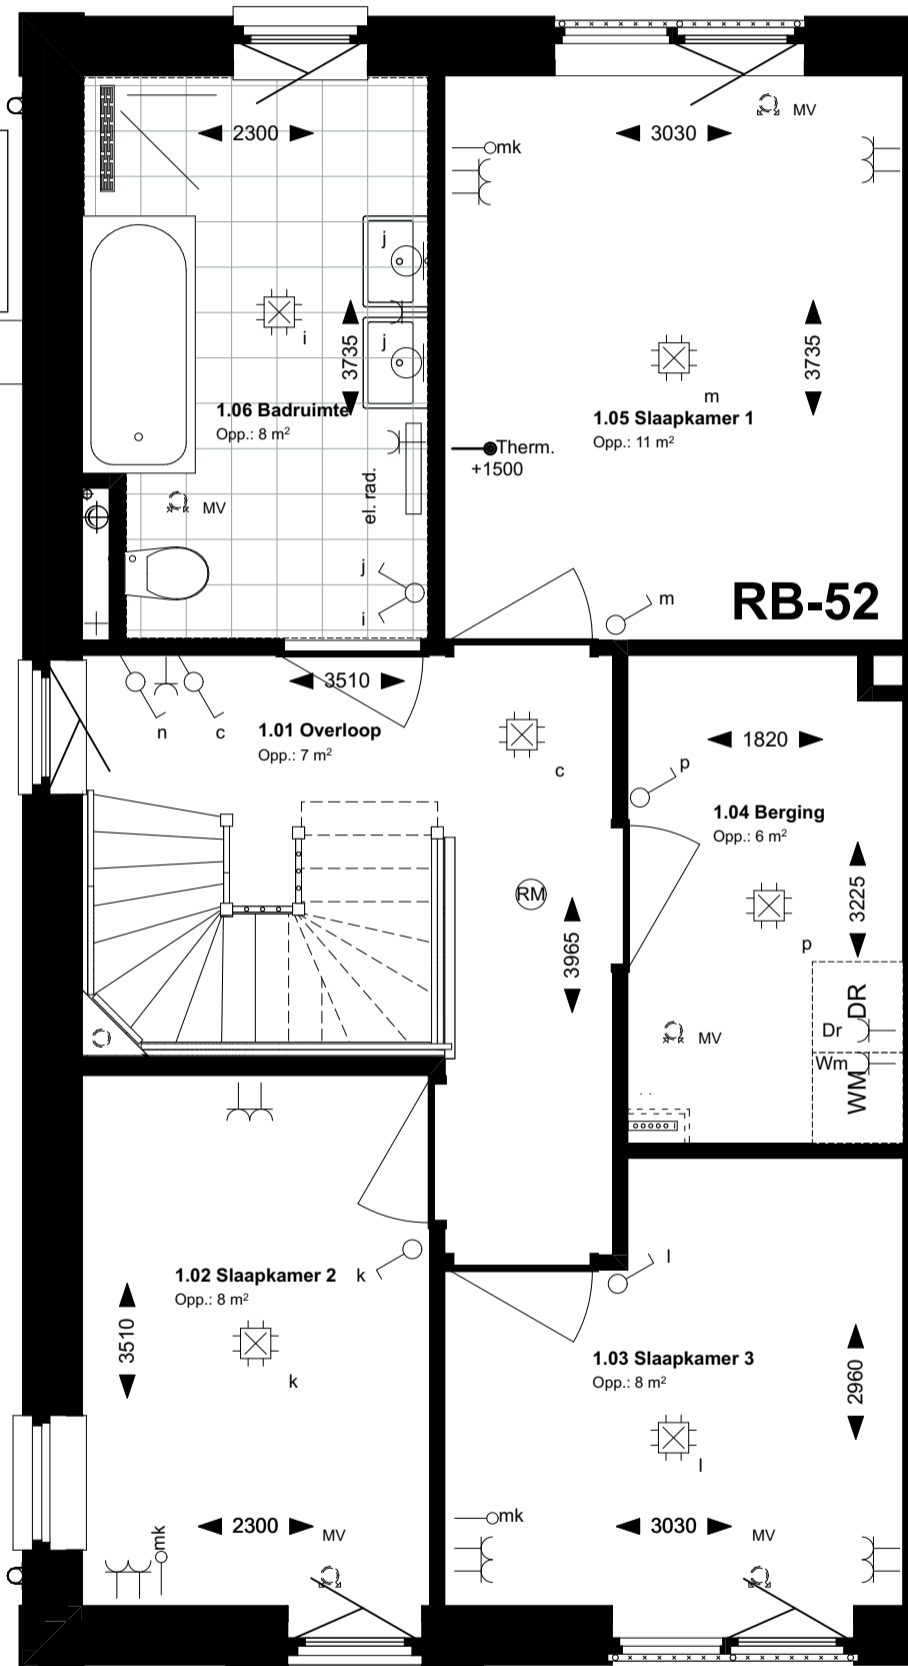

1e verdieping

Bnrs: 141

ag nova
ARCHITECTEN

AGNOVA Architecten
Paulus Borstraat 43
3812 TA Amersfoort
033 455 4004
www.agnova.nl

VANWONEN

IN DE LUWTE
DRACHTSTERVAART

VanWonen vastgoedontwikkeling
Willemsvaart 21
8019 AB Zwolle
038 303 3600
www.vanwonen.com

project Drachtstervaart, Drachten
getekend 28-06-2022
gewijzigd 04-07-2022

schaal 1:50
formaat A3
werk 17584